

馬克機電設計

台北微風廣場-SALVATORE餐廳
(配電盤單線圖)

108.12.03

Phone / 0989-180-762

Email / kuanhsueh@gmail.com





Line ID / Hung.K.H



Line



Blog

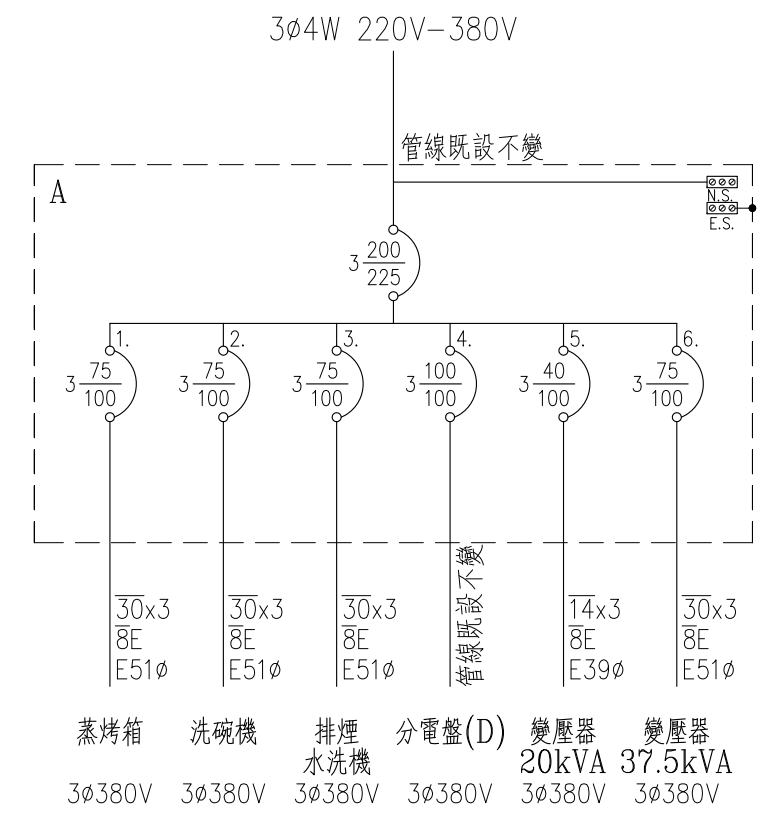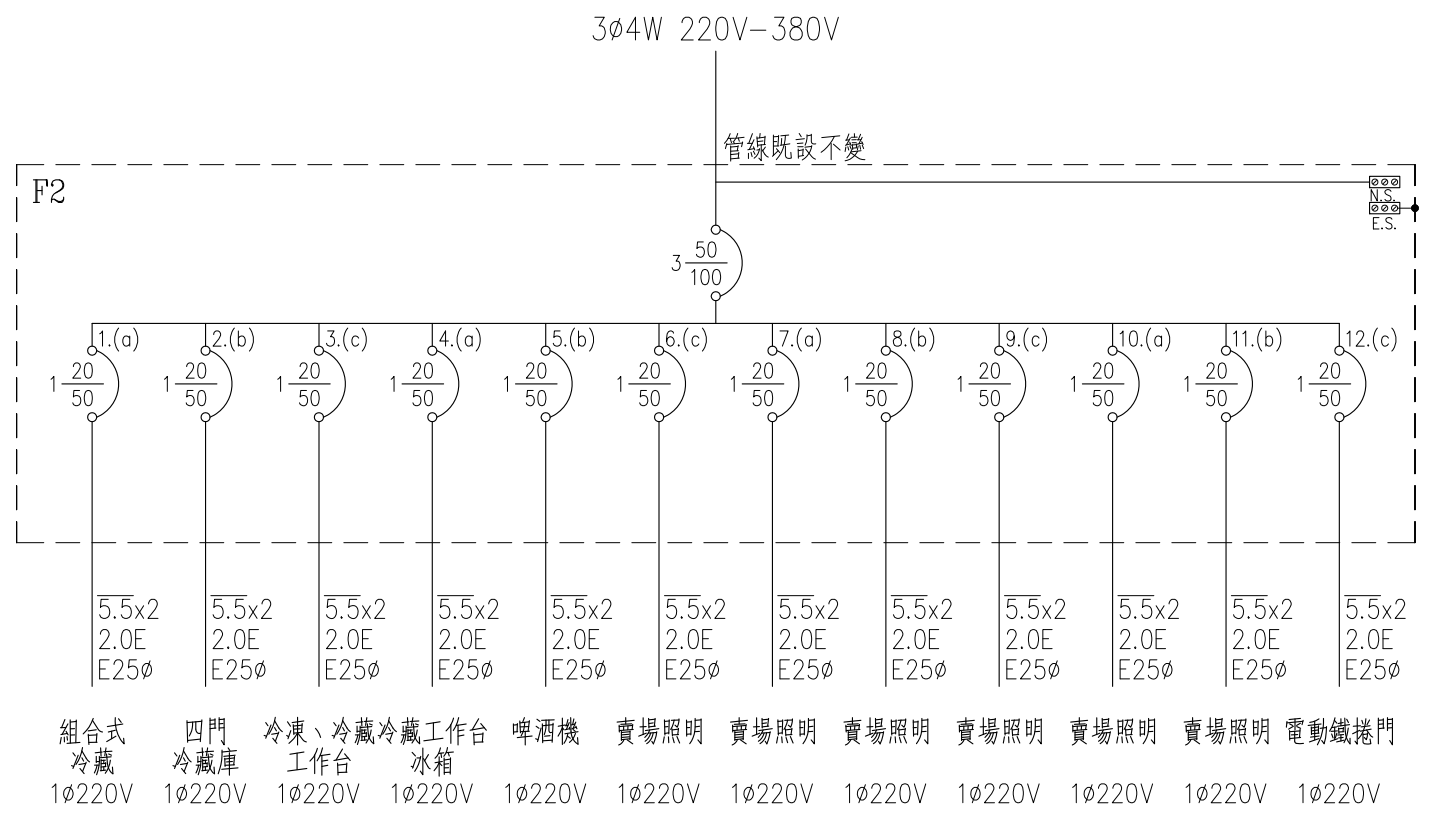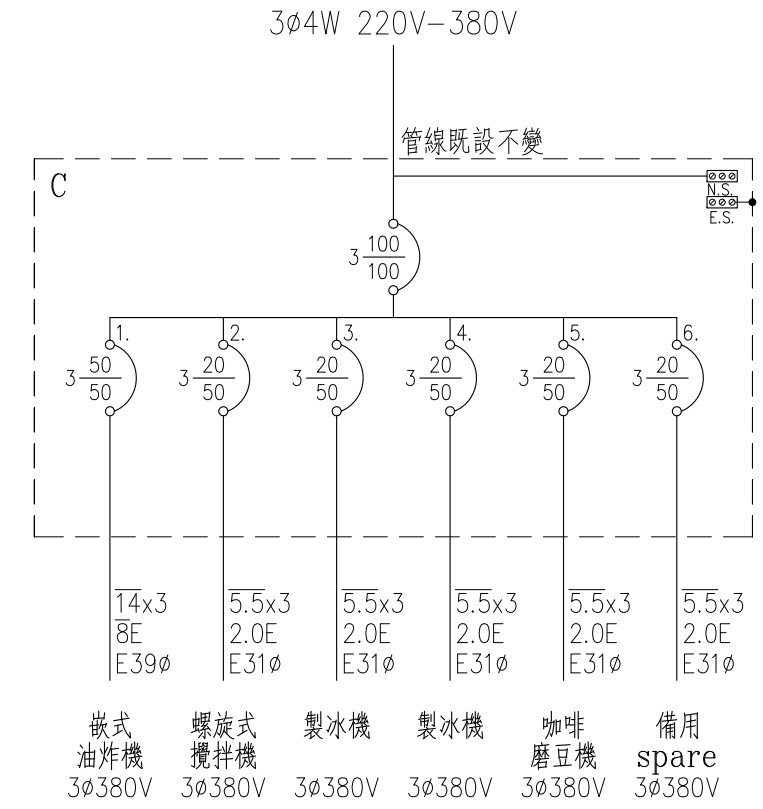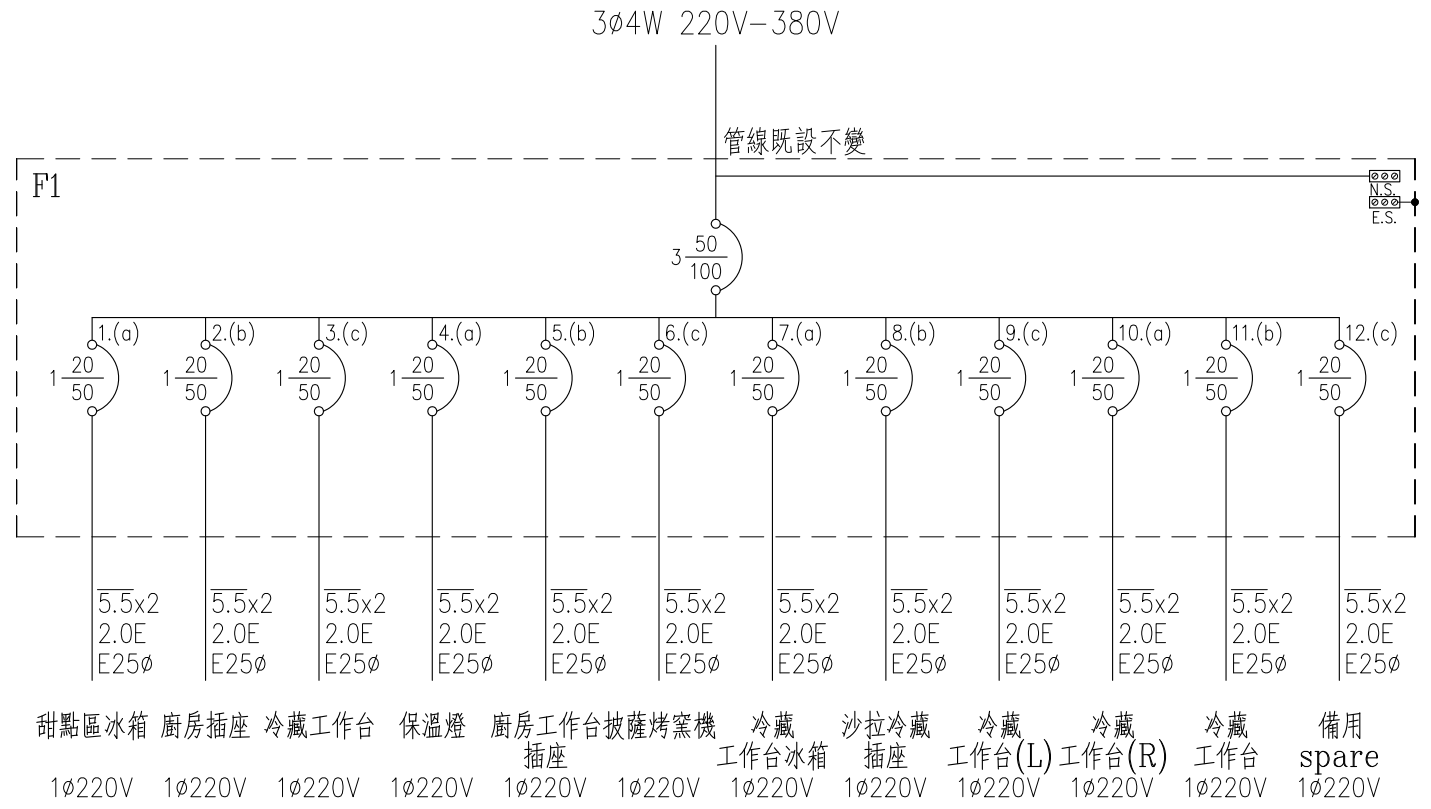

圖號 DRAWING NO E-01	業務號 JOB NO	圖號 SHEET NO 01/03	工程名稱 project no. 台北微風廣場-SALVATORE餐廳配電盤單線圖	圖名 Title 單線圖#1
--------------------------	---------------	-------------------------	---	----------------------


馬克機電設計

TEL: (0989)180-762
LINE ID: Hung.K.H
E-mail: kuanhsueh@gmail.com

繪圖 DRAWN BY	設計 DESIGN BY Mark	校對 CHECKED BY	審核 PROJECT BY	修正 REVISION
----------------	-------------------------	------------------	------------------	----------------

3φ4W 220V-380V

管線既設不變

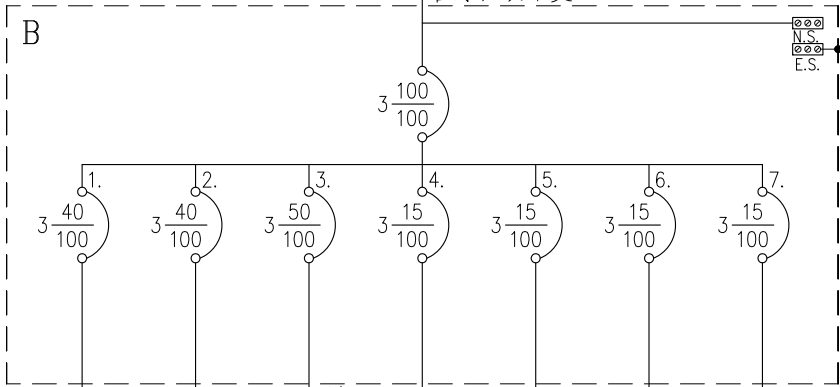


14x3 8E E39φ
 14x3 8E E39φ
 管線既設不變
 5.5x3 2.0E E31φ
 5.5x3 2.0E E31φ
 5.5x3 2.0E E31φ
 5.5x3 2.0E E31φ

變壓器 10kVA 3φ380V
 備用 spare 3φ380V
 分電盤(F) 3φ380V
 備用 spare 3φ380V
 排煙 3φ380V
 水洗機 3φ380V
 備用 spare 3φ380V
 備用 spare 3φ380V

3φ4W 110V-208V

管線既設不變

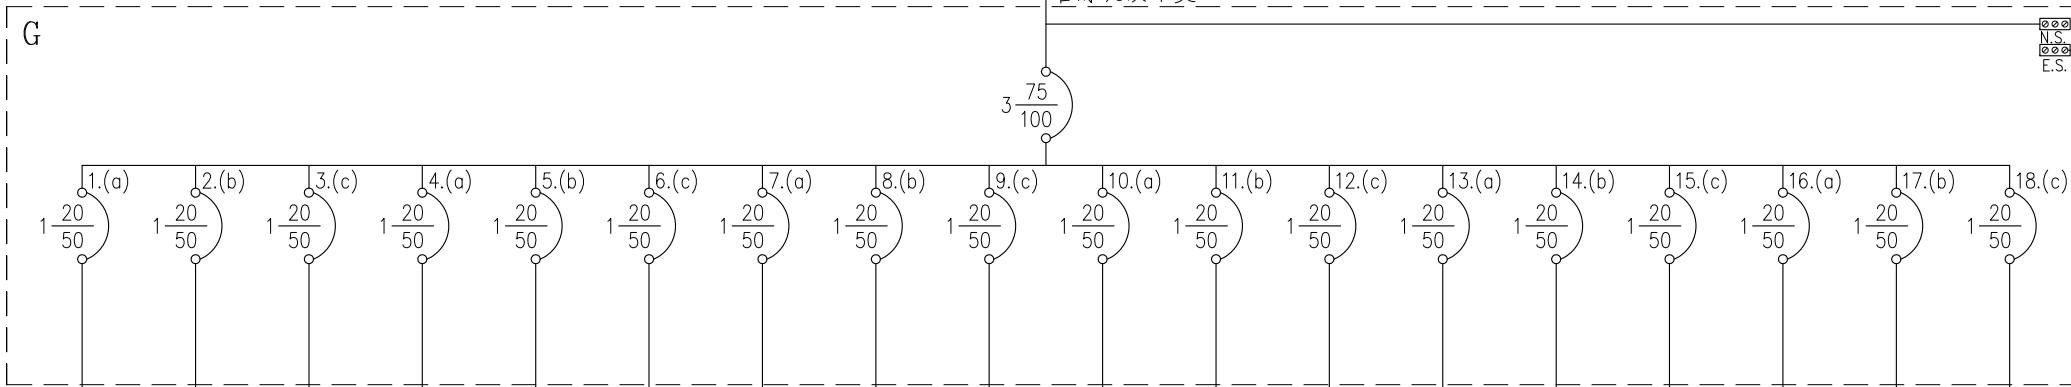


5.5x2 2.0E E25φ
 5.5x2 2.0E E25φ
披薩吧台 插座(外) 1φ110V
 廚房工作 台內插座 1φ110V
 廚房 備用插座 1φ110V
 廚房 備用插座 1φ110V
 保全專用 1φ110V
 廚房工作 台內插座 1φ110V
 廚房 備用插座 1φ110V
 點餐機 1φ110V
 披薩爐 備用插座 1φ110V
 廚房 備用插座 1φ110V
 備用 spare 1φ110V
 披薩吧台 插座(內) 1φ110V
 備用 spare 1φ110V
 披薩吧台 插座(內) 1φ110V
 清潔用 插座 1φ110V
 披薩吧台 插座(內) 1φ110V
 披薩吧台 插座(內) 1φ110V
 披薩吧台 插座(內) 1φ110V

圖號 DRAWING NO E-02	業務號 JOB NO	張號 SHEET NO 02/03	工程名稱 project no. 台北微風廣場-SALVATORE餐廳配電盤單線圖	馬克機電設計	TEL: (0989)180-762 LINE ID: Hung.K.H E-mail: kuanhsueh@gmail.com	繪圖 DRAWN BY	承辦 PROJECT BY	修正 REVISION
			圖名 Title 單線圖#2			設計 DESIGN BY Mark	校對 CHECKED BY	

3ø4W 110V-208V


管線既設不變

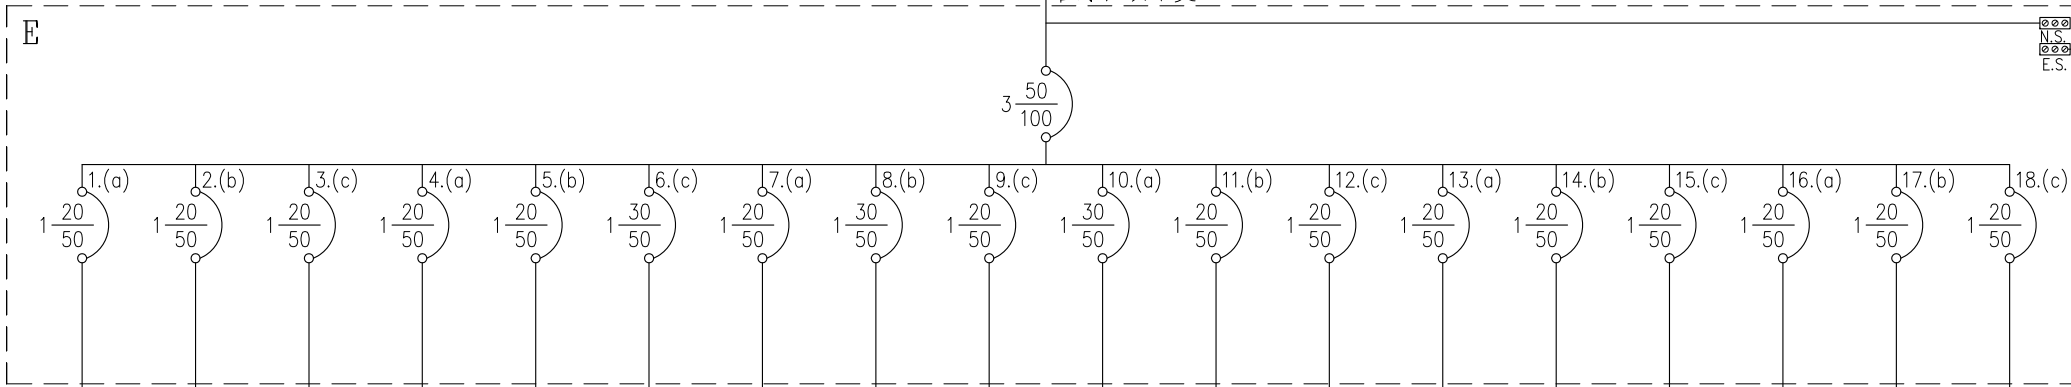

5.5x2 2.0E E25ø	5.5x2 2.0E E25ø	5.5x2 2.0E E25ø	5.5x2 2.0E E25ø	5.5x2 2.0E E25ø	8x2 2.0E E31ø	5.5x2 2.0E E25ø	8x2 2.0E E31ø	5.5x2 2.0E E25ø	8x2 2.0E E31ø	5.5x2 2.0E E25ø	5.5x2 2.0E E25ø	5.5x2 2.0E E25ø	5.5x2 2.0E E25ø	5.5x2 2.0E E25ø	5.5x2 2.0E E25ø	5.5x2 2.0E E25ø	5.5x2 2.0E E25ø
冷藏 拼裝庫 1ø110V	真空 包裝機 1ø110V	調飲料器 1ø110V	清潔用 插座 1ø110V	資訊 機櫃插座 1ø110V	紅酒 吧台插座 1ø110V	清潔用 插座 1ø110V	紅酒 吧台插座 1ø110V	布幕、 清潔插座 1ø110V	紅酒 吧台插座 1ø110V	工作台 插座 1ø110V	收銀台 插座 1ø110V	廚房 備用插座 1ø110V	廚房 備用插座 1ø110V	紅酒 吧台插座 1ø110V	服務台 插座 1ø110V	瓦斯偵測 1ø110V	服務台 插座 1ø110V

3ø4W 220V-380V

管線既設不變

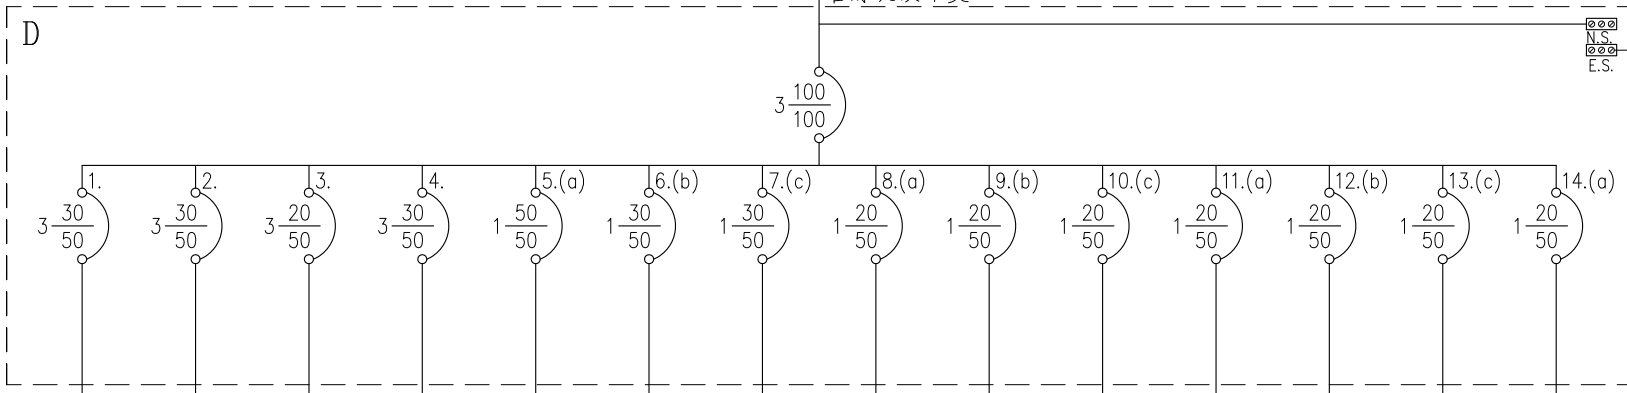

8x3 2.0E E39ø	8x3 2.0E E39ø	5.5x3 2.0E E31ø	8x3 2.0E E39ø	14x2 5.5E E39ø	8x2 2.0E E31ø	8x2 2.0E E31ø	5.5x2 2.0E E25ø	5.5x2 2.0E E25ø	5.5x2 2.0E E25ø	5.5x2 2.0E E25ø	5.5x2 2.0E E25ø	5.5x2 2.0E E25ø	5.5x2 2.0E E25ø
洗杯機 3ø380V	50G 熱水器 3ø380V	備用 spare 3ø380V	50G 熱水器 3ø380V	義式 咖啡機 1ø220V	20G 熱水器 1ø220V	食器 保溫台 1ø220V	商用 微波爐 1ø220V	廚房 220V插座 1ø220V	冷氣 送風機 1ø220V	倉庫照明 1ø220V	招牌燈 1ø220V	備用 spare 1ø220V	紅酒吧台 冰箱 1ø220V

圖號 DRAWING NO. E-03	業務號 JOB NO.	張數 SHEET NO. 03/03	工程名稱 project no. 台北微風廣場-SALVATORE餐廳配電盤單線圖	圖名 Title 單線圖#3
---------------------------	----------------	--------------------------	---	----------------------

馬克機電設計

TEL: (0989)180-762
LINE ID: Hung.K.H
E-mail: kuanhsueh@gmail.com

繪圖 DRAWN BY	承辦 PROJECT BY	修正 REVISION
設計 DESIGN BY Mark	校對 CHECKED BY	