


# 弱電設備



圖例	說明	備註
2CP	電視, 網路, 電信配線箱	
2T	電話雙連插座	
2C	網路雙連插座	
2TVC	電視插座	
BLS	數位電視天線	
	立管, 上行管, 下行管, 上下行管	
	電信設備配管線	
	電視設備配管線	
	對講機& 監控設備配管線	
2_IC	數位對講機	
2_RB	戶外門鈴	

圖號	內容
T-01	圖例, 索引表
T-02	壹層弱電設備平面圖
T-03	貳層弱電設備平面圖
T-04	貳層夾層弱電設備平面圖
T-05	屋頂層弱電設備平面圖

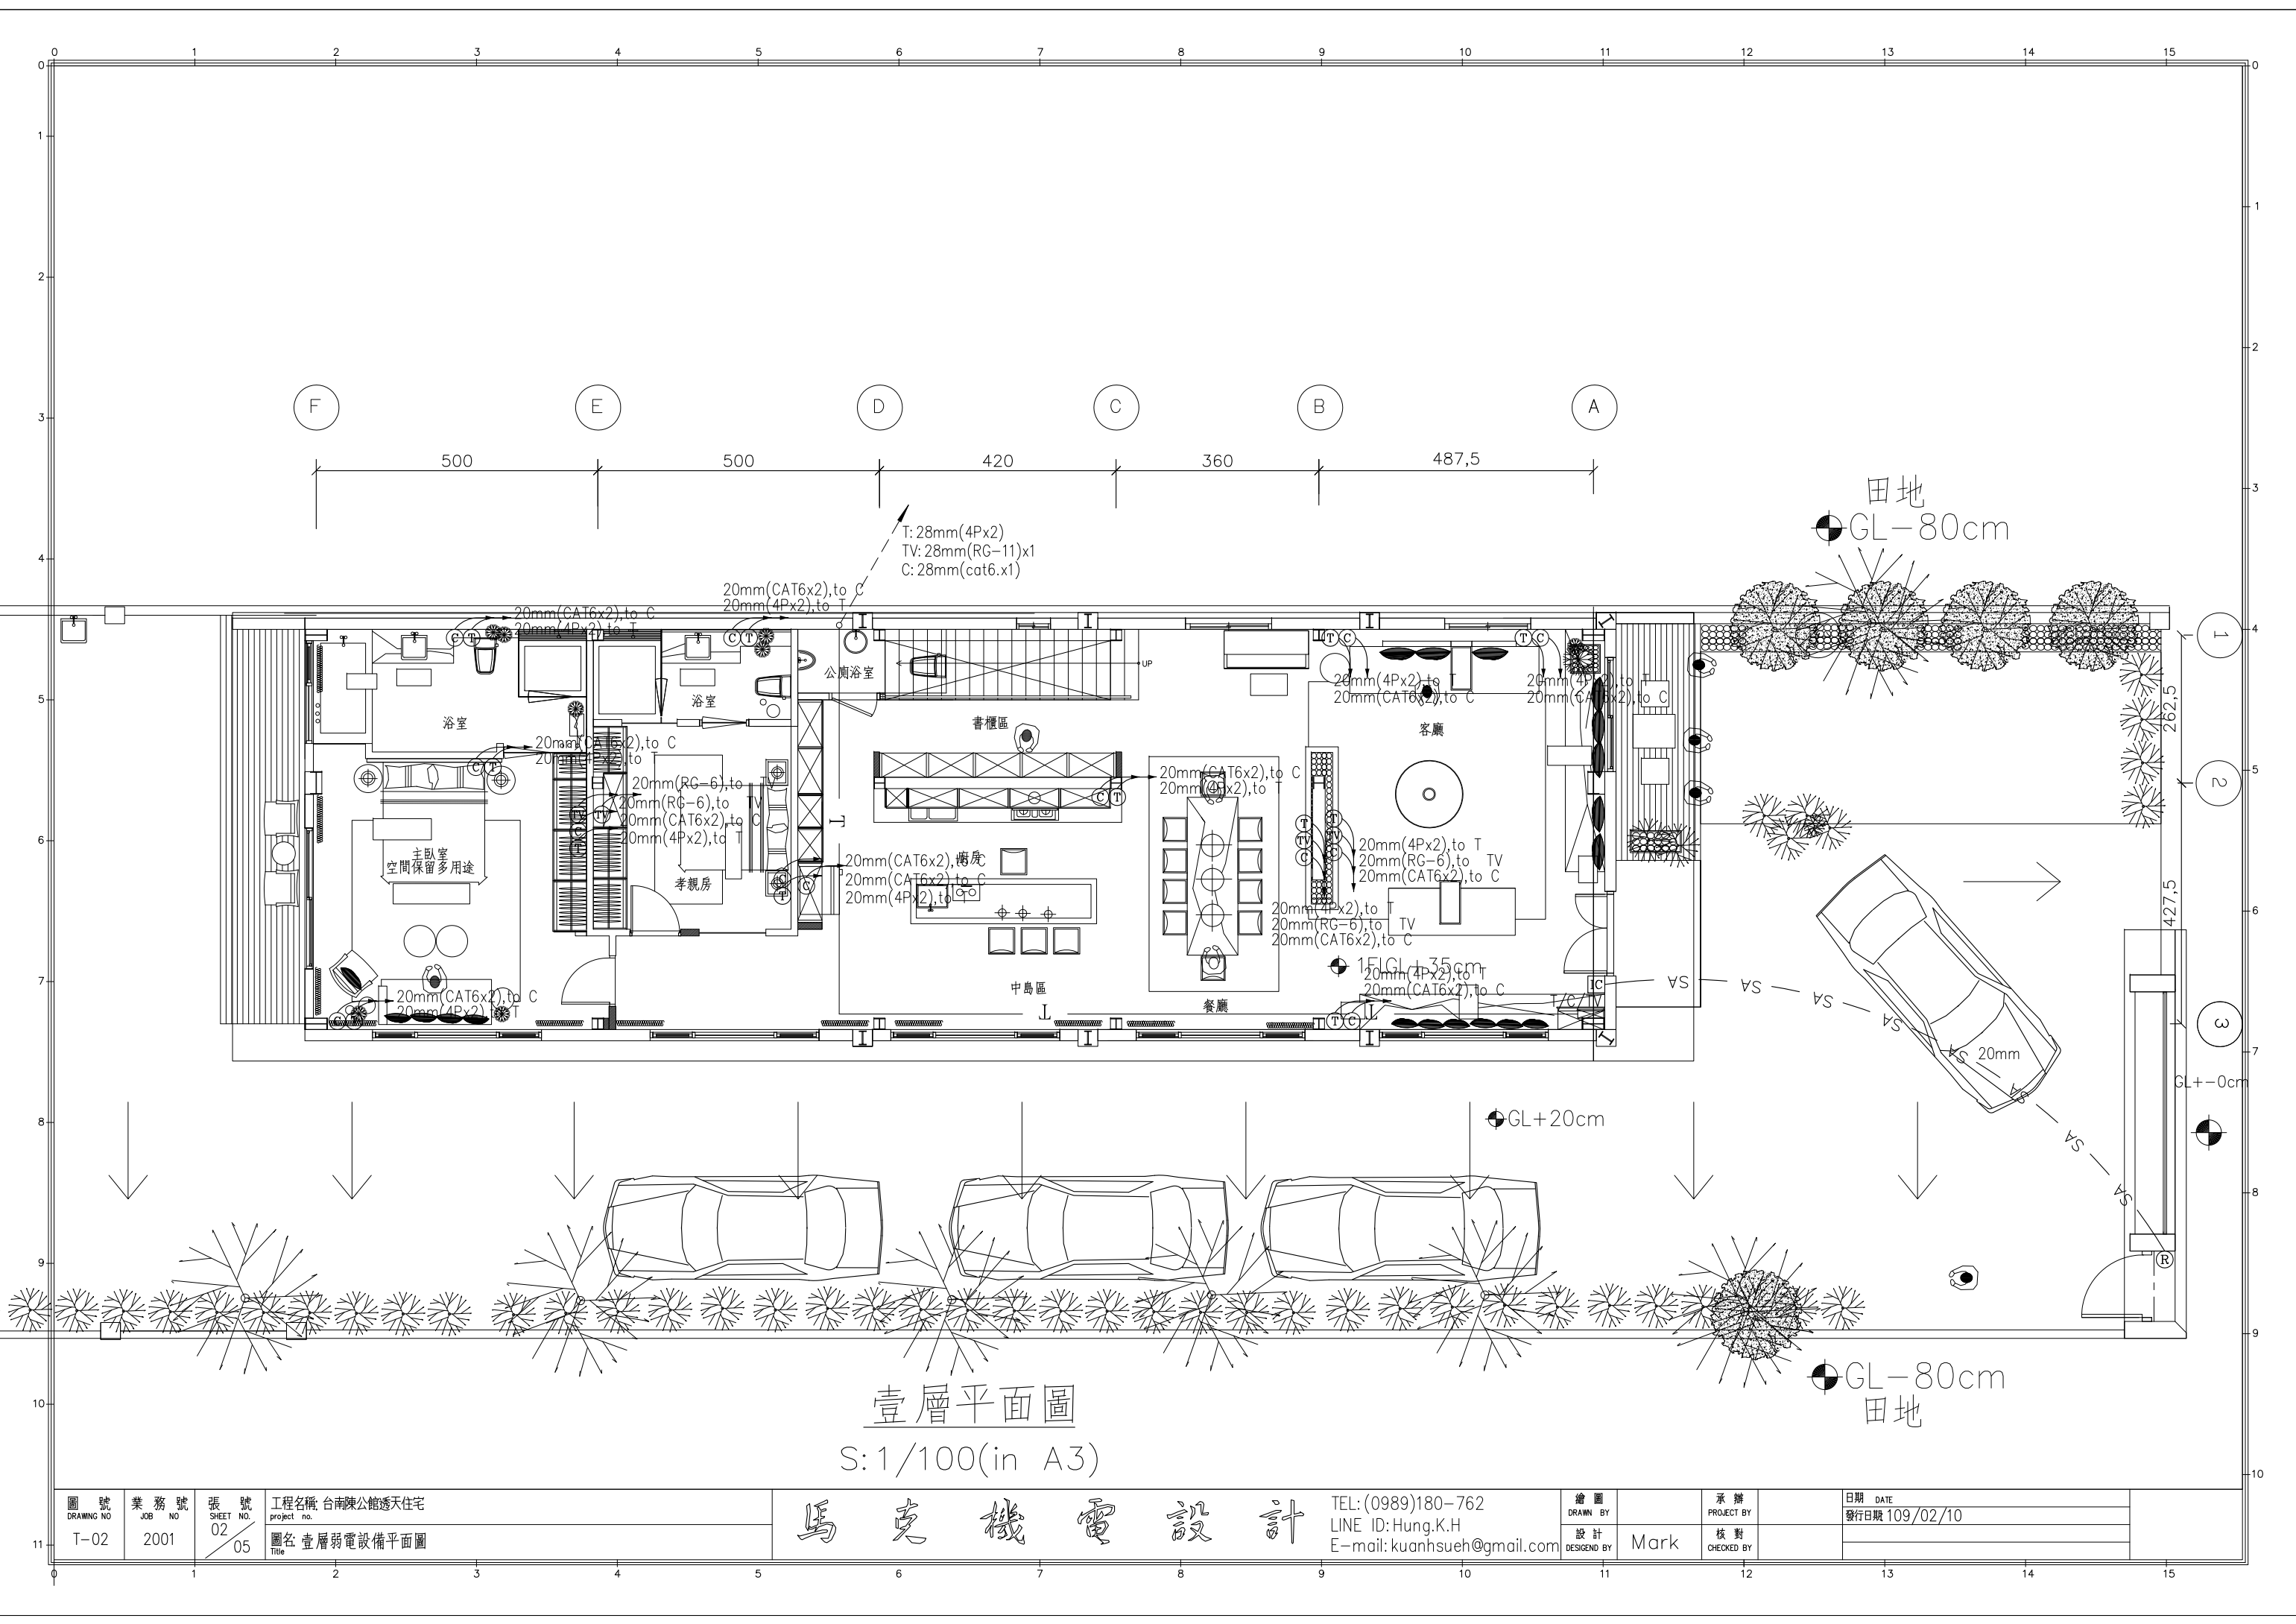


壹層平面圖  
S:1/100(in A3)

圖號 DRAWING NO T-02	業務號 JOB NO 2001	張號 SHEET NO. 02/05	工程名稱 project no. 台南陳公館透天住宅	馬克機電設計	TEL: (0989)180-762 LINE ID: Hung.K.H E-mail: kuanhsueh@gmail.com	繪圖 DRAWN BY	承辦 PROJECT BY	日期 DATE 發行日期 109/02/10
圖名 Title 壹層弱電設備平面圖			設計 DESIGNED BY Mark			核對 CHECKED BY		

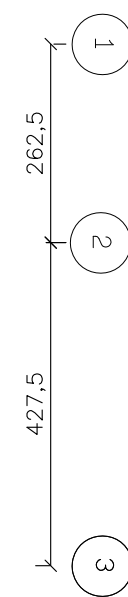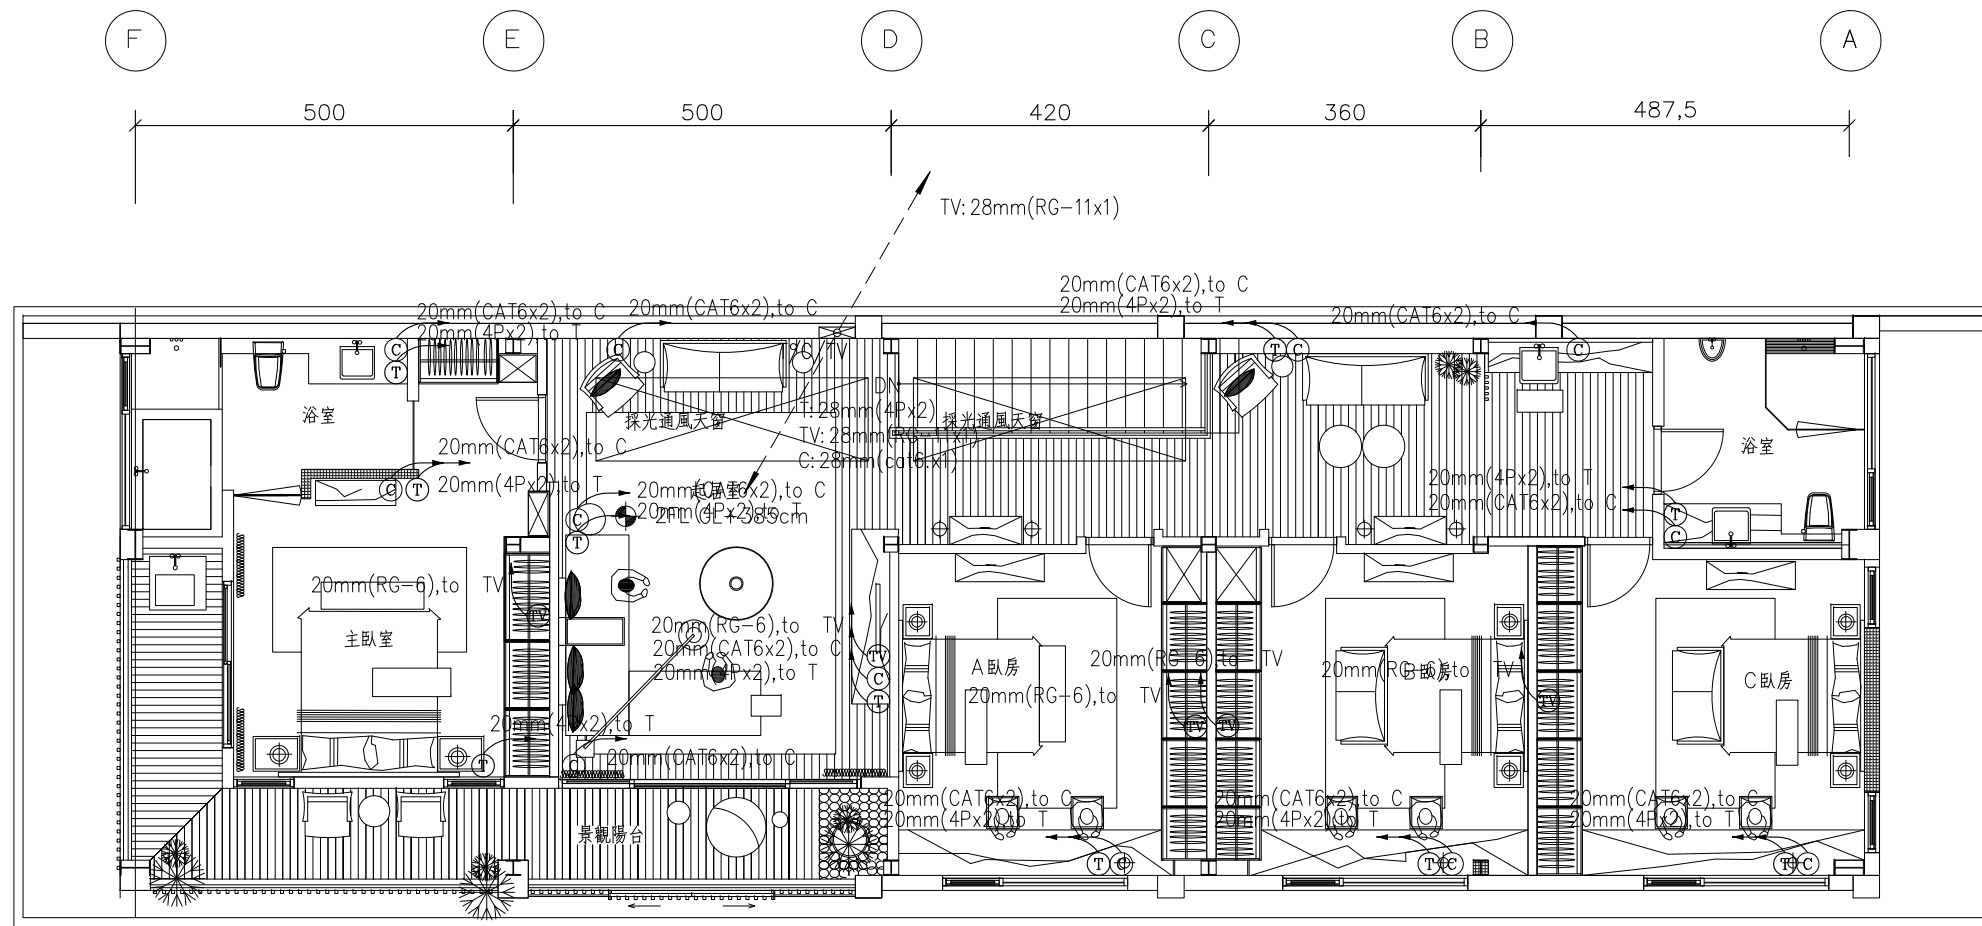

貳層平面圖  
S:1/100(in A3)

圖號 DRAWING NO T-03	業務號 JOB NO 2001	張號 SHEET NO. 03/05	工程名稱 project no. 台南陳公館透天住宅	馬克機電設計	TEL: (0989)180-762 LINE ID: Hung.K.H E-mail: kuanhsueh@gmail.com	繪圖 DRAWN BY	承辦 PROJECT BY	日期 DATE 發行日期 109/02/10
			圖名 Title 貳層弱電設備平面圖			設計 DESIGNED BY Mark	核對 CHECKED BY	

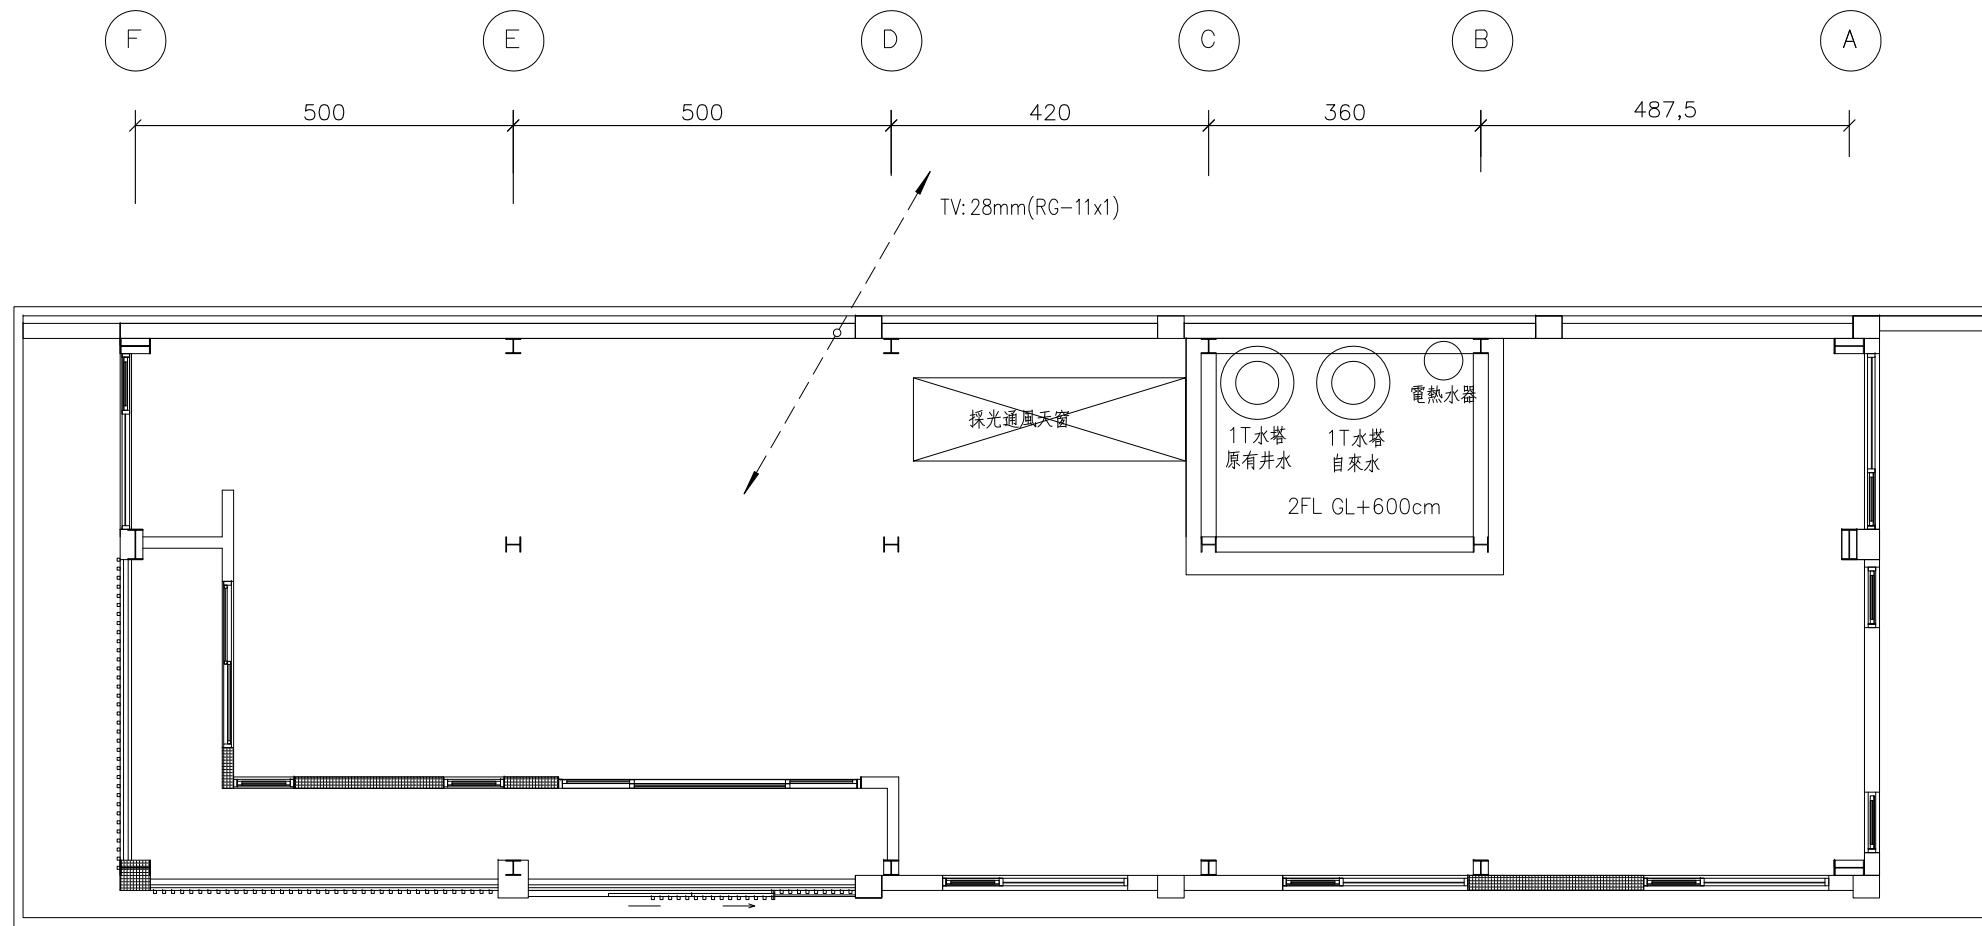

貳層夾層平面圖

S:1/100(in A3)

圖號 DRAWING NO T-04	業務號 JOB NO 2001	張號 SHEET NO. 04/05	工程名稱 project no. 台南陳公館透天住宅
			圖名 Title 貳層夾層弱電設備平面圖


馬克機電設計

TEL: (0989)180-762  
LINE ID: Hung.K.H  
E-mail: kuanhsueh@gmail.com

繪圖  
DRAWN BY  
設計  
DESIGNED BY  
Mark

承辦  
PROJECT BY  
核對  
CHECKED BY

日期  
DATE  
發行日期 109/02/10

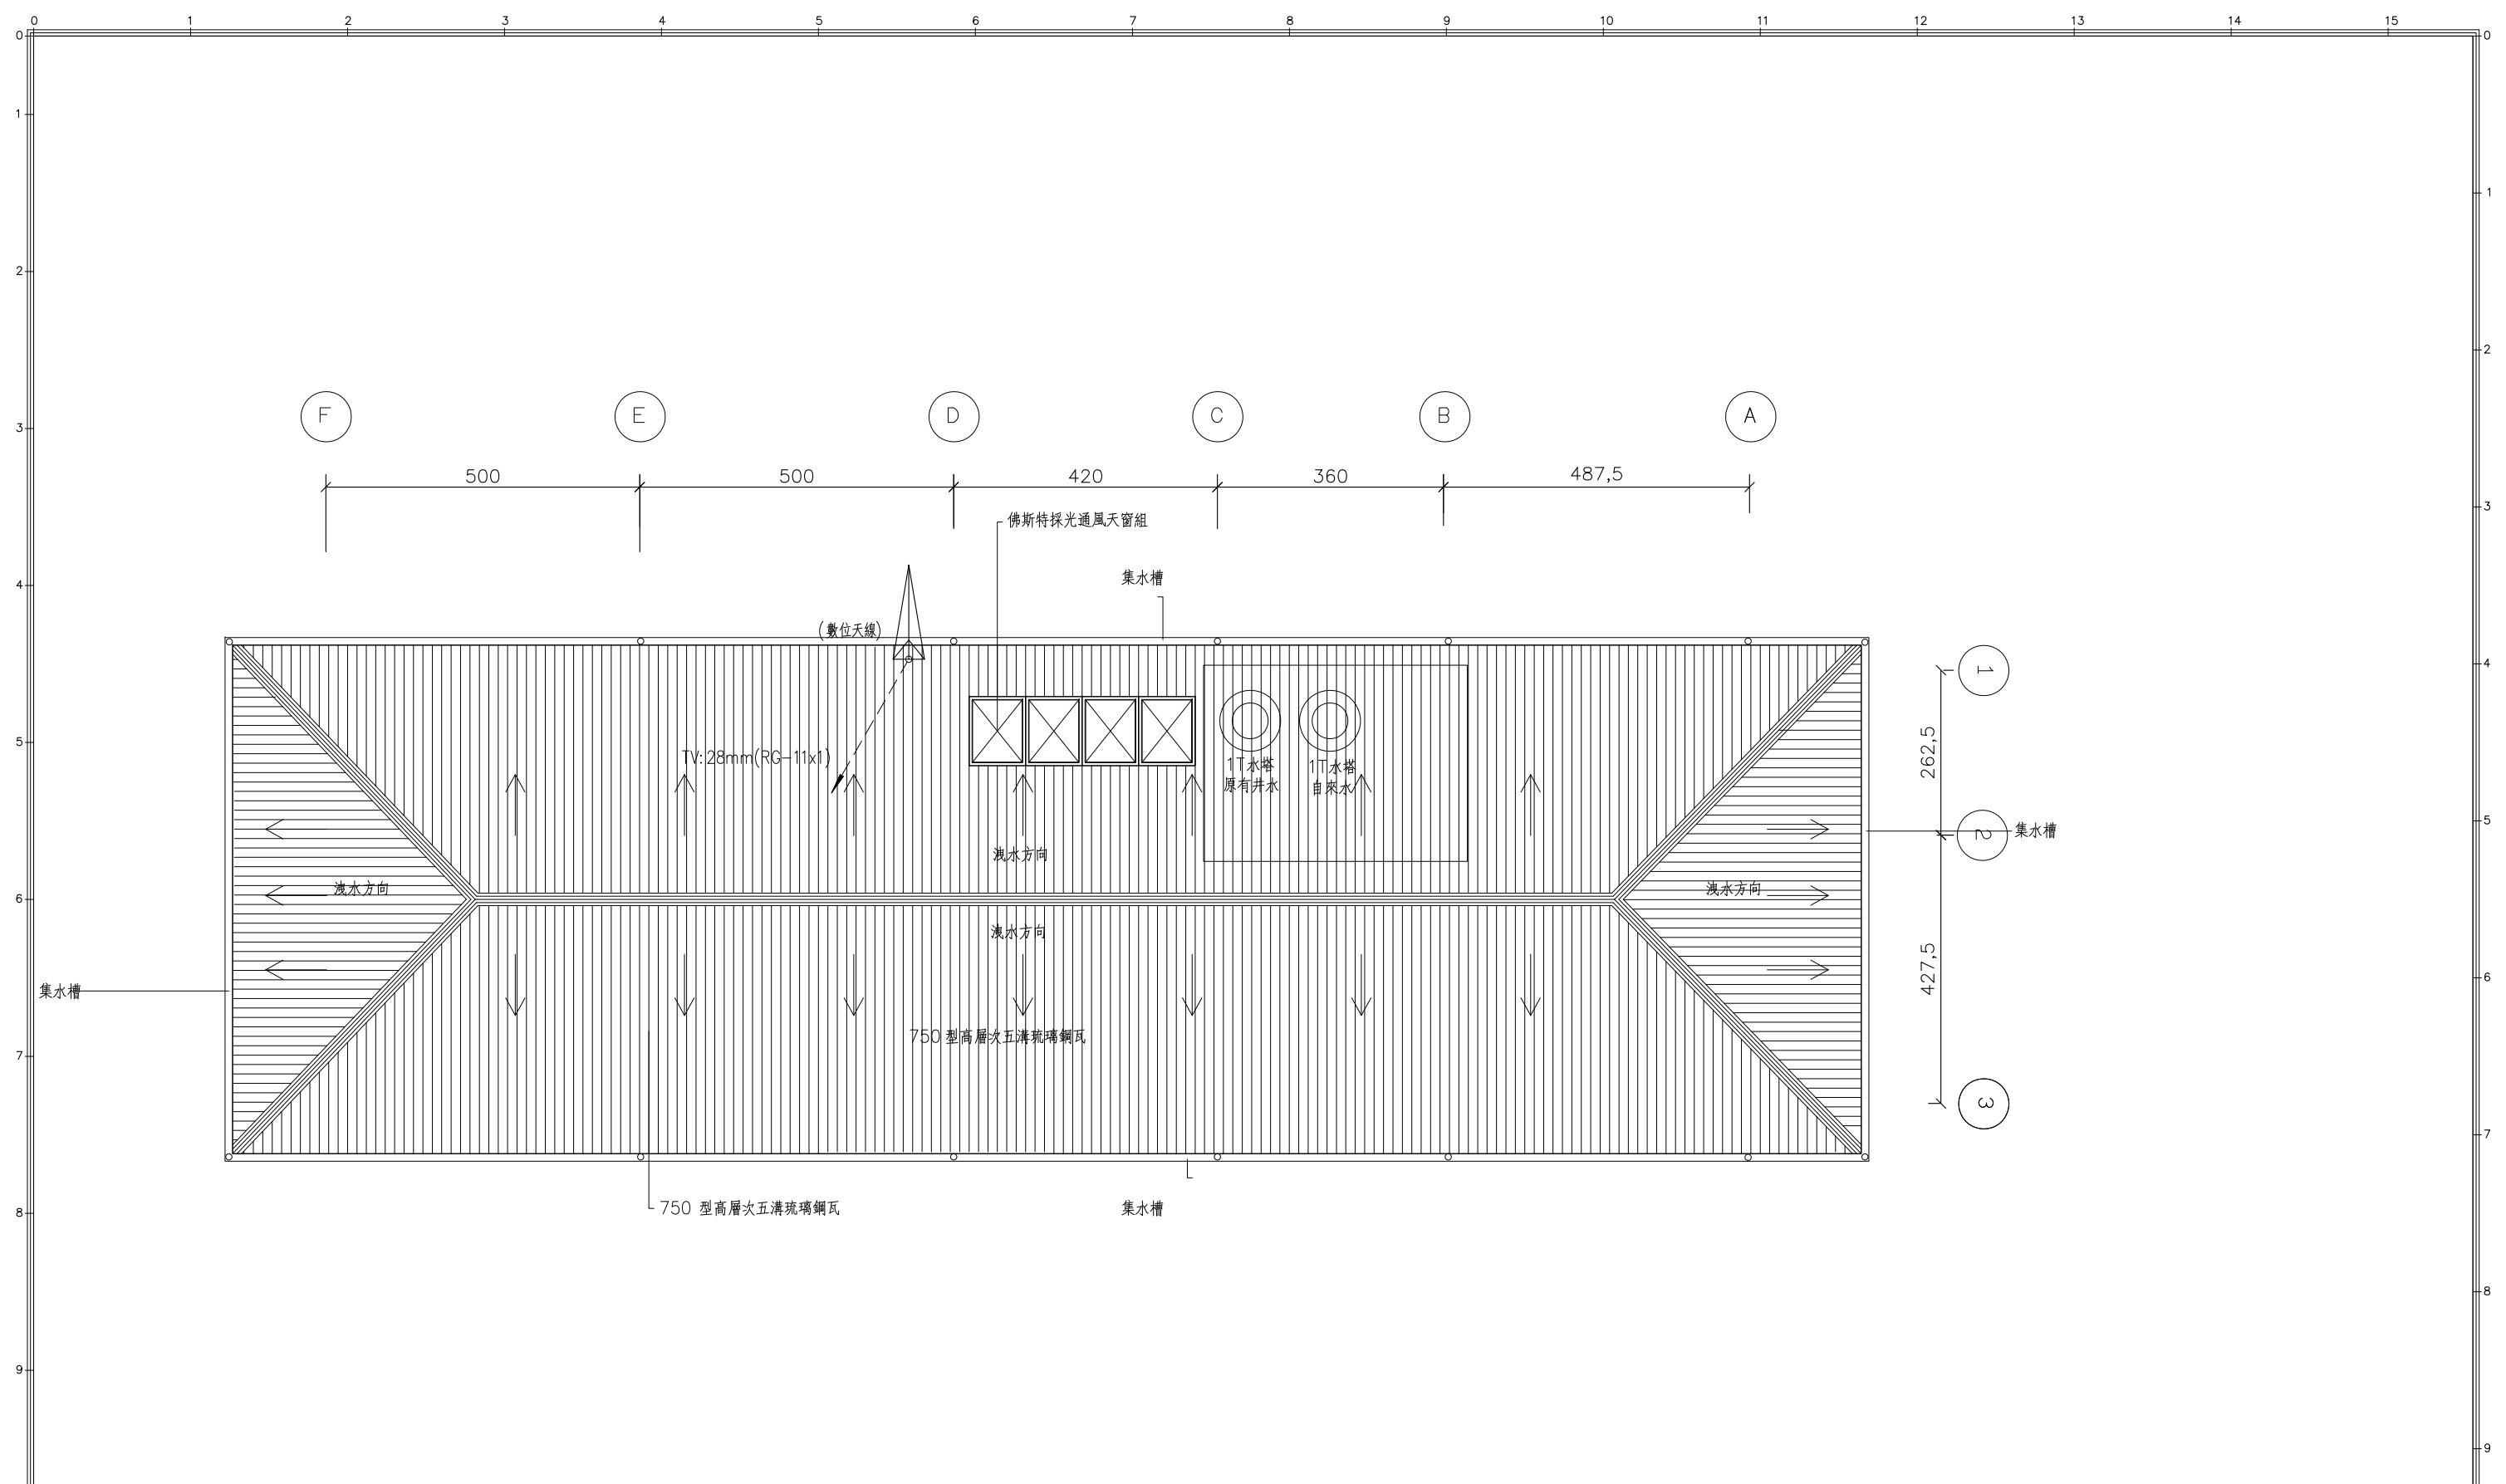

### 屋頂層平面圖

S: 1/100(in A3)

圖號 DRAWING NO T-05	業務號 JOB NO 2001	張號 SHEET NO. 05 / 05	工程名稱 project no. 台南陳公館透天住宅	馬克機電設計	TEL: (0989)180-762 LINE ID: Hung.K.H E-mail: kuanhsueh@gmail.com	繪圖 DRAWN BY	承辦 PROJECT BY	日期 DATE 發行日期 109/02/10
			圖名 Title 屋頂層電設備平面圖			設計 DESIGNED BY Mark	核對 CHECKED BY	