


# 污水設備

圖例	說明	備註
	合標準之污水管，(SP)包括浴廁, 廚房, 洗滌等污水	
	合標準之透氣管，(VP)	
	合標準之雨水管，(RP)包括陽台, 地板, 花台及冷氣機排水	
4FCO1	清除孔，(F.C.O)，室內加銅罩	
4FCO2	清除孔，(F.C.O)，室外加裝鑄鐵擋土座	
4CO	暗式清除孔，(C.O)	
4WC	抽水馬桶，(W.C)	
4LAV	洗臉盆，(L.A.V)	
4BAT	浴缸，(B.A.T)	
4KT	廚房洗槽，(K.T)	
4UR	小便斗，(U.R)	
4SFD	淋浴落水頭，(S)	
4FD1	防臭型地板落水頭，(F.D) D=2"	
4FD	地板落水頭，(F.D) D=浴廁採一般型	
4FD2	露台地板落水頭	
4LT	洗衣機落水頭，高於樓地板5cm, D=2"	
4VTR	屋頂通氣管出口 (VTR)	
4FLD	花台落水頭，D=2"	
UP	上行立管	
UPDN	上下行立管	
DN	下行立管	

圖號	內容
S-01	圖例, 索引表
S-02	壹層後院排水設備平面圖
S-03	壹層排水設備平面圖
S-04	貳層排水設備平面圖
S-05	貳層夾層排水設備平面圖
S-06	屋頂層排水設備平面圖


註: 空調排水請依空調圖留設。

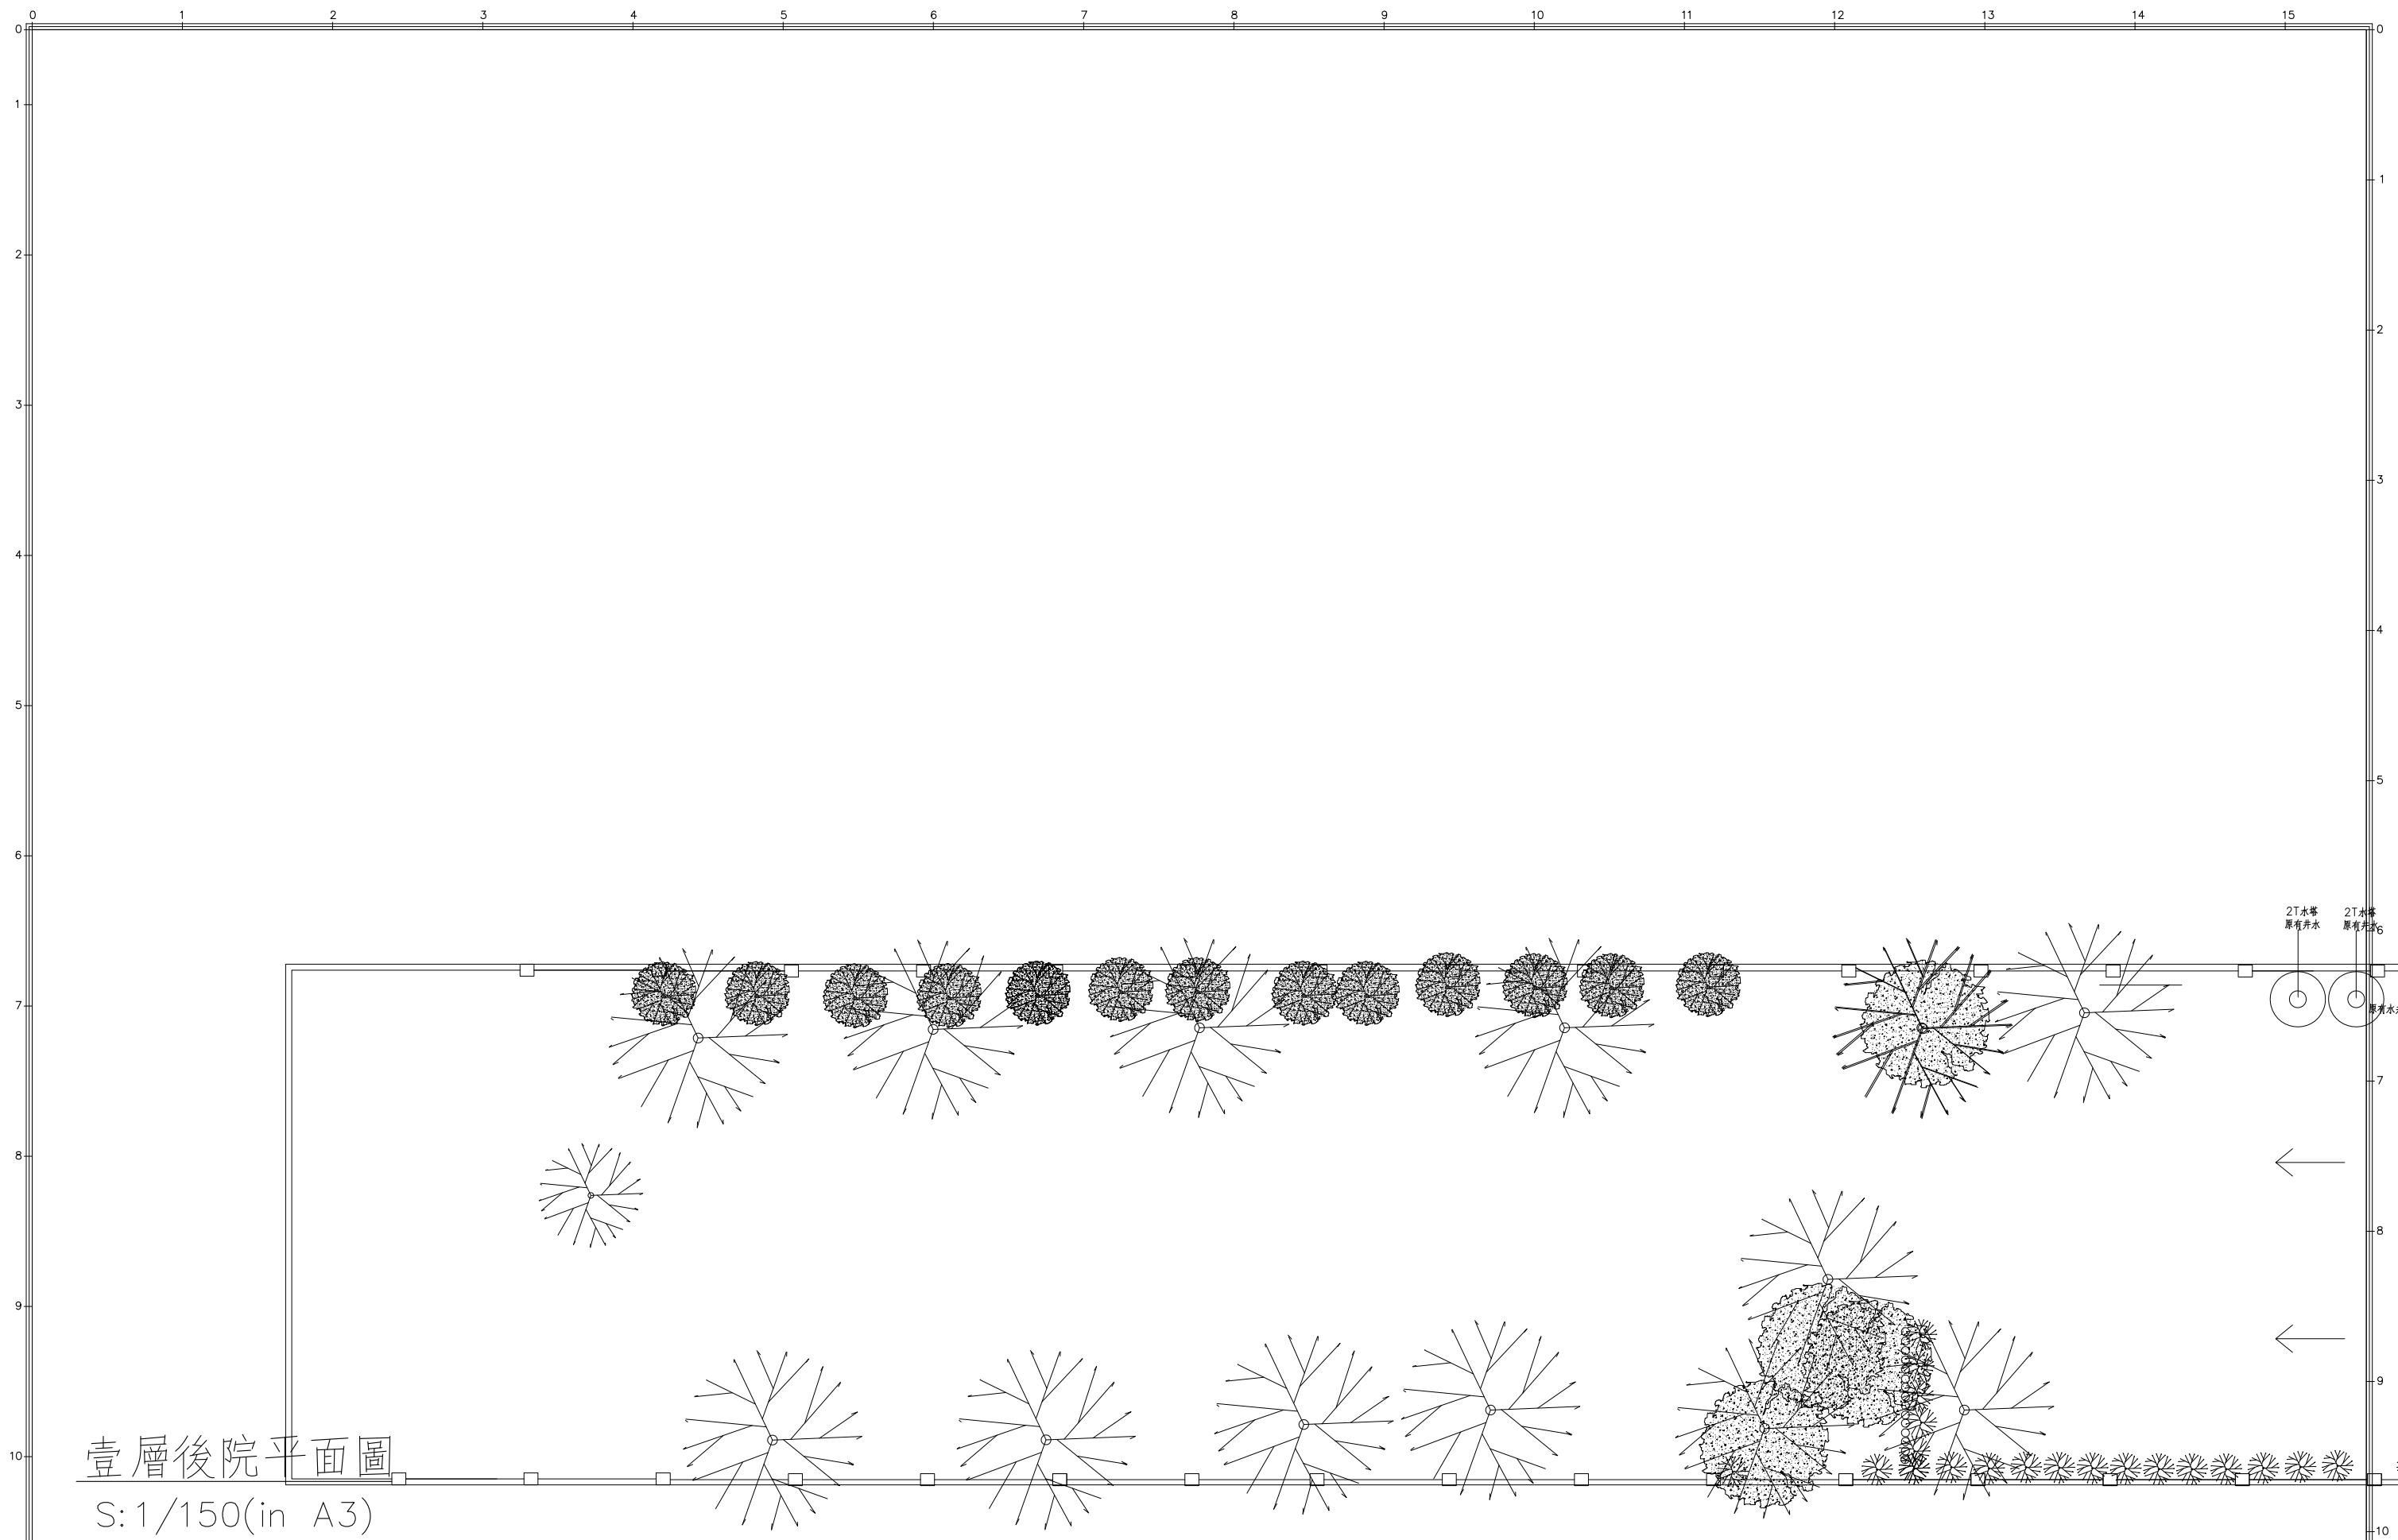

壹層後院平面圖

S: 1/150(in A3)


圖號 DRAWING NO S-02	業務號 JOB NO 2001	張號 SHEET NO. 02/06	工程名稱 project no. 台南陳公館透天住宅	馬克機電設計	TEL: (0989)180-762 LINE ID: Hung.K.H E-mail: kuanhsueh@gmail.com	繪圖 DRAWN BY	承辦 PROJECT BY	日期 DATE 發行日期 109/02/10
			設計 DESIGNED BY Mark			核對 CHECKED BY		

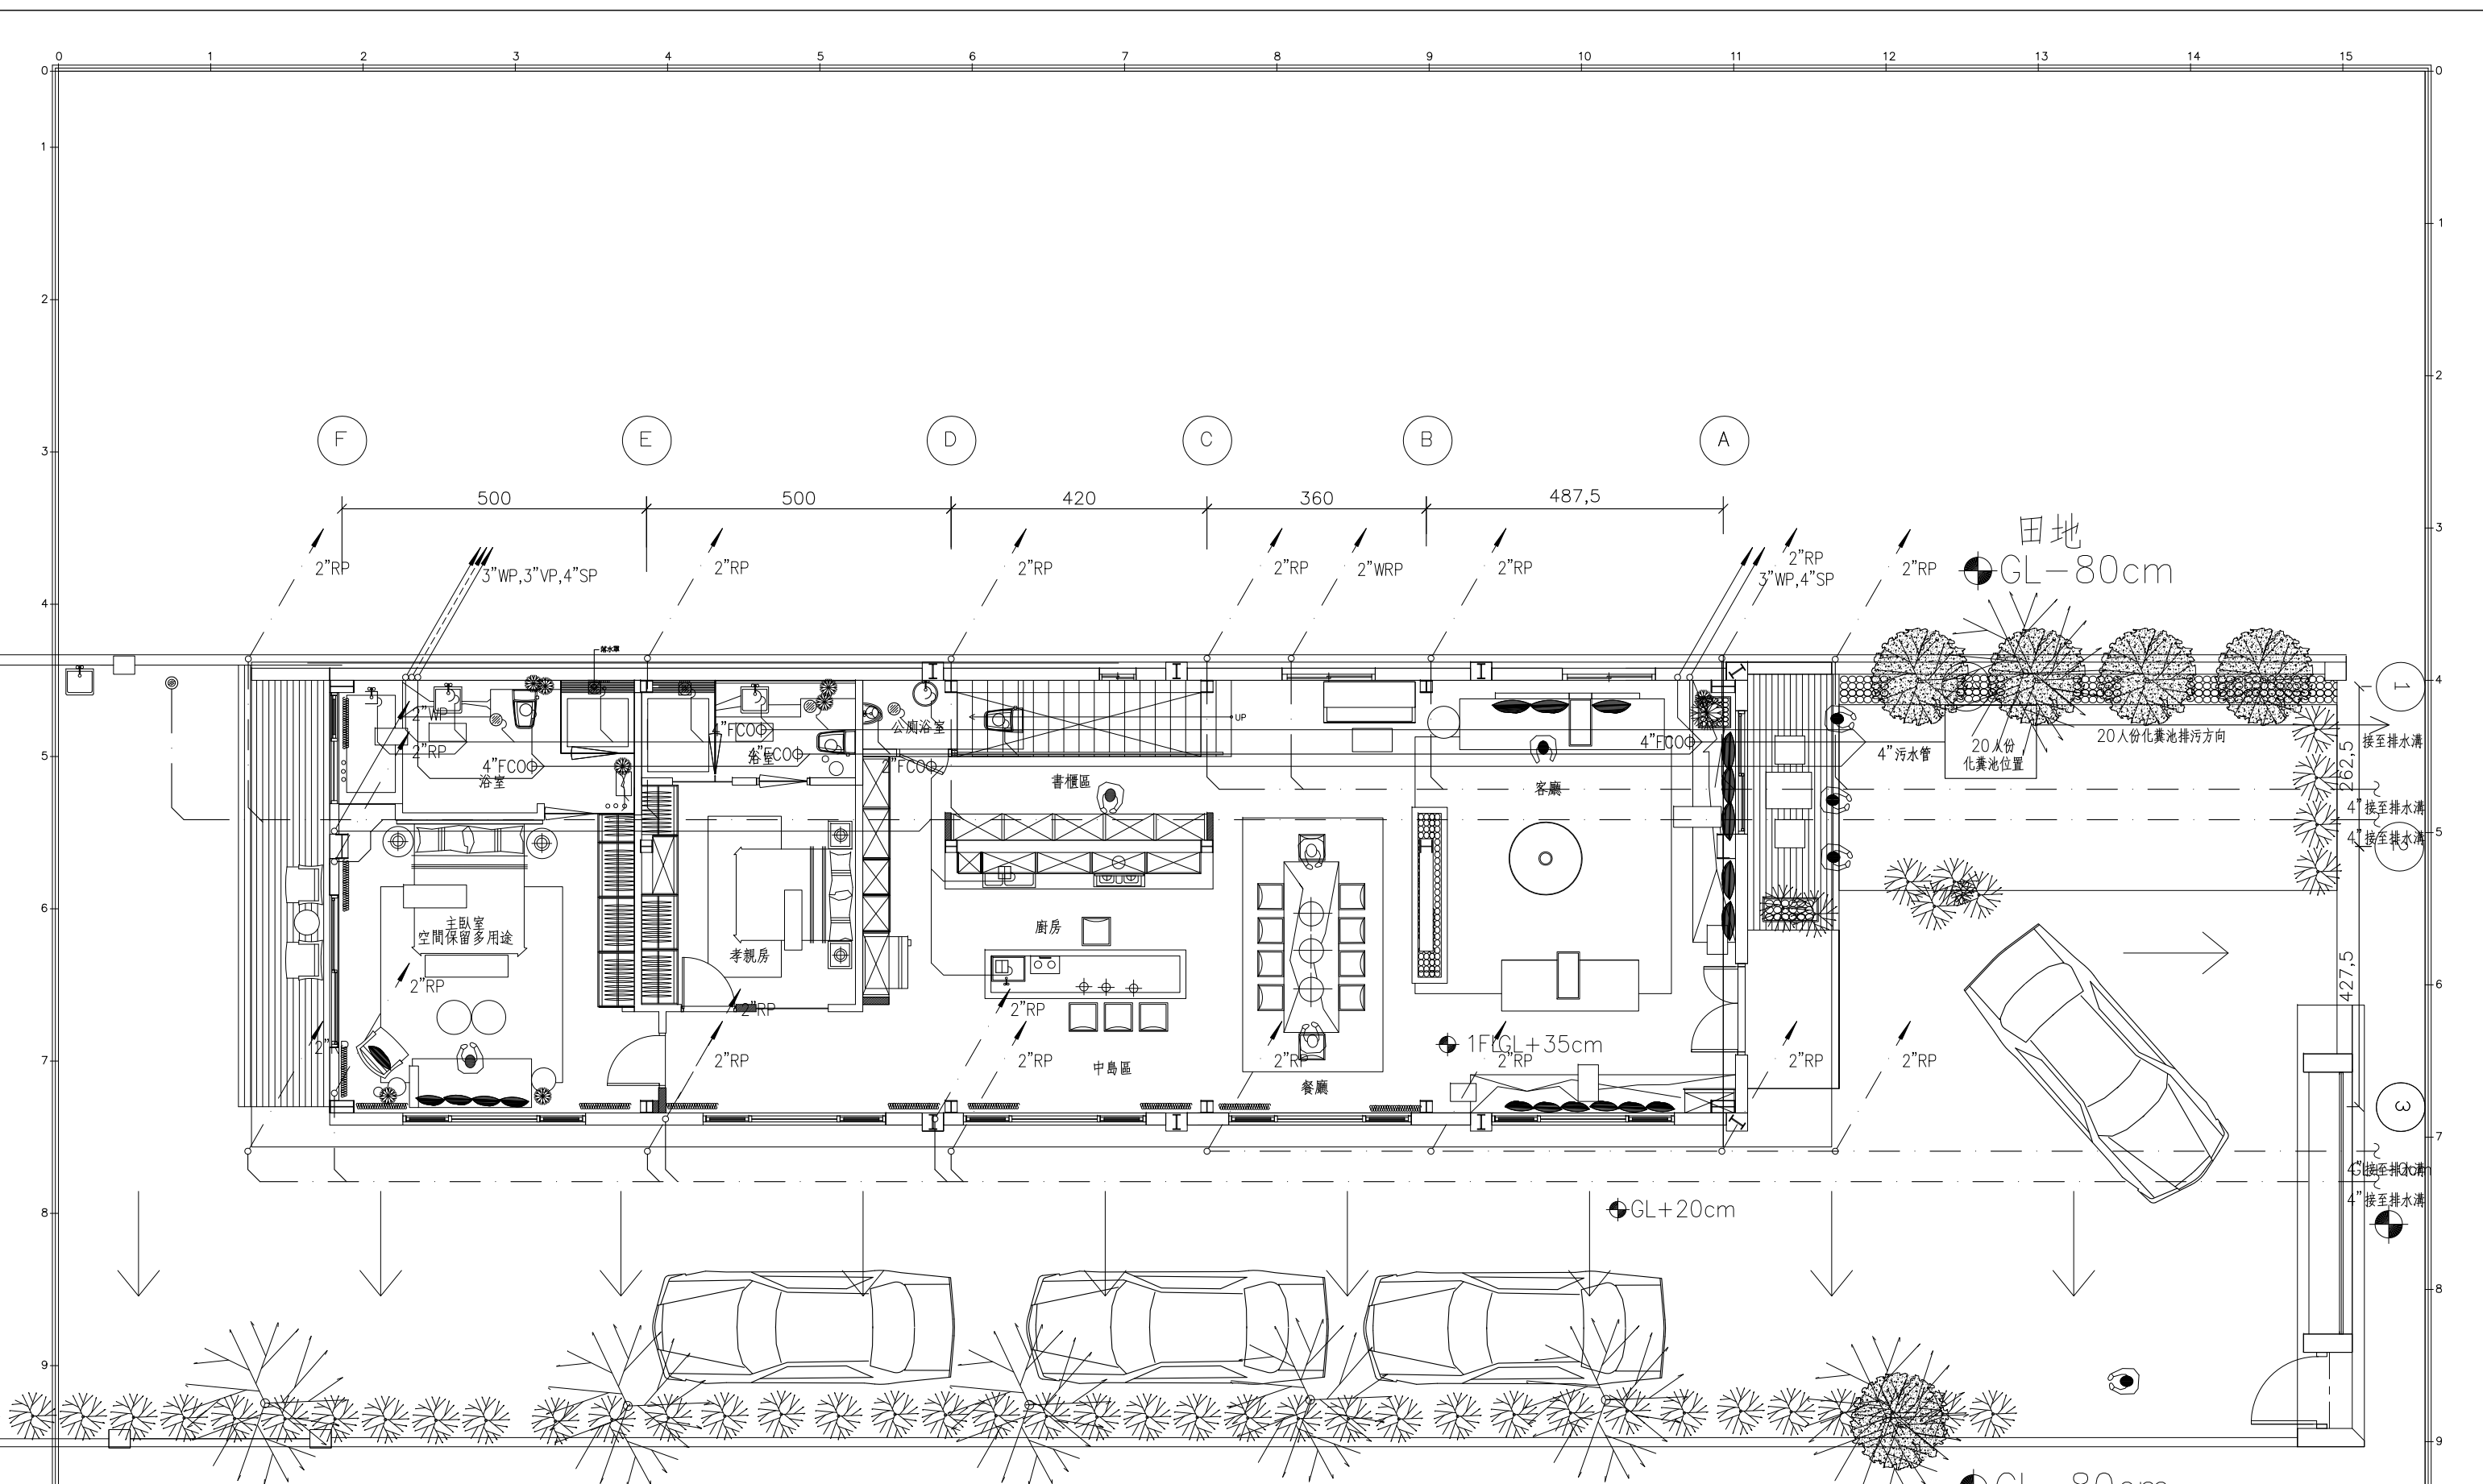

壹層平面圖


S:1/100(in A3)

圖號 DRAWING NO S-03	業務號 JOB NO 2001	張號 SHEET NO. 03 / 06	工程名稱 project no. 台南陳公館透天住宅	馬克機電設計	TEL: (0989)180-762 LINE ID: Hung.K.H E-mail: kuanhsueh@gmail.com	繪圖 DRAWN BY	承辦 PROJECT BY	日期 DATE 發行日期 109/02/10
圖名 Title 壹層排水設備平面圖			設計 DESIGNED BY Mark			核對 CHECKED BY		

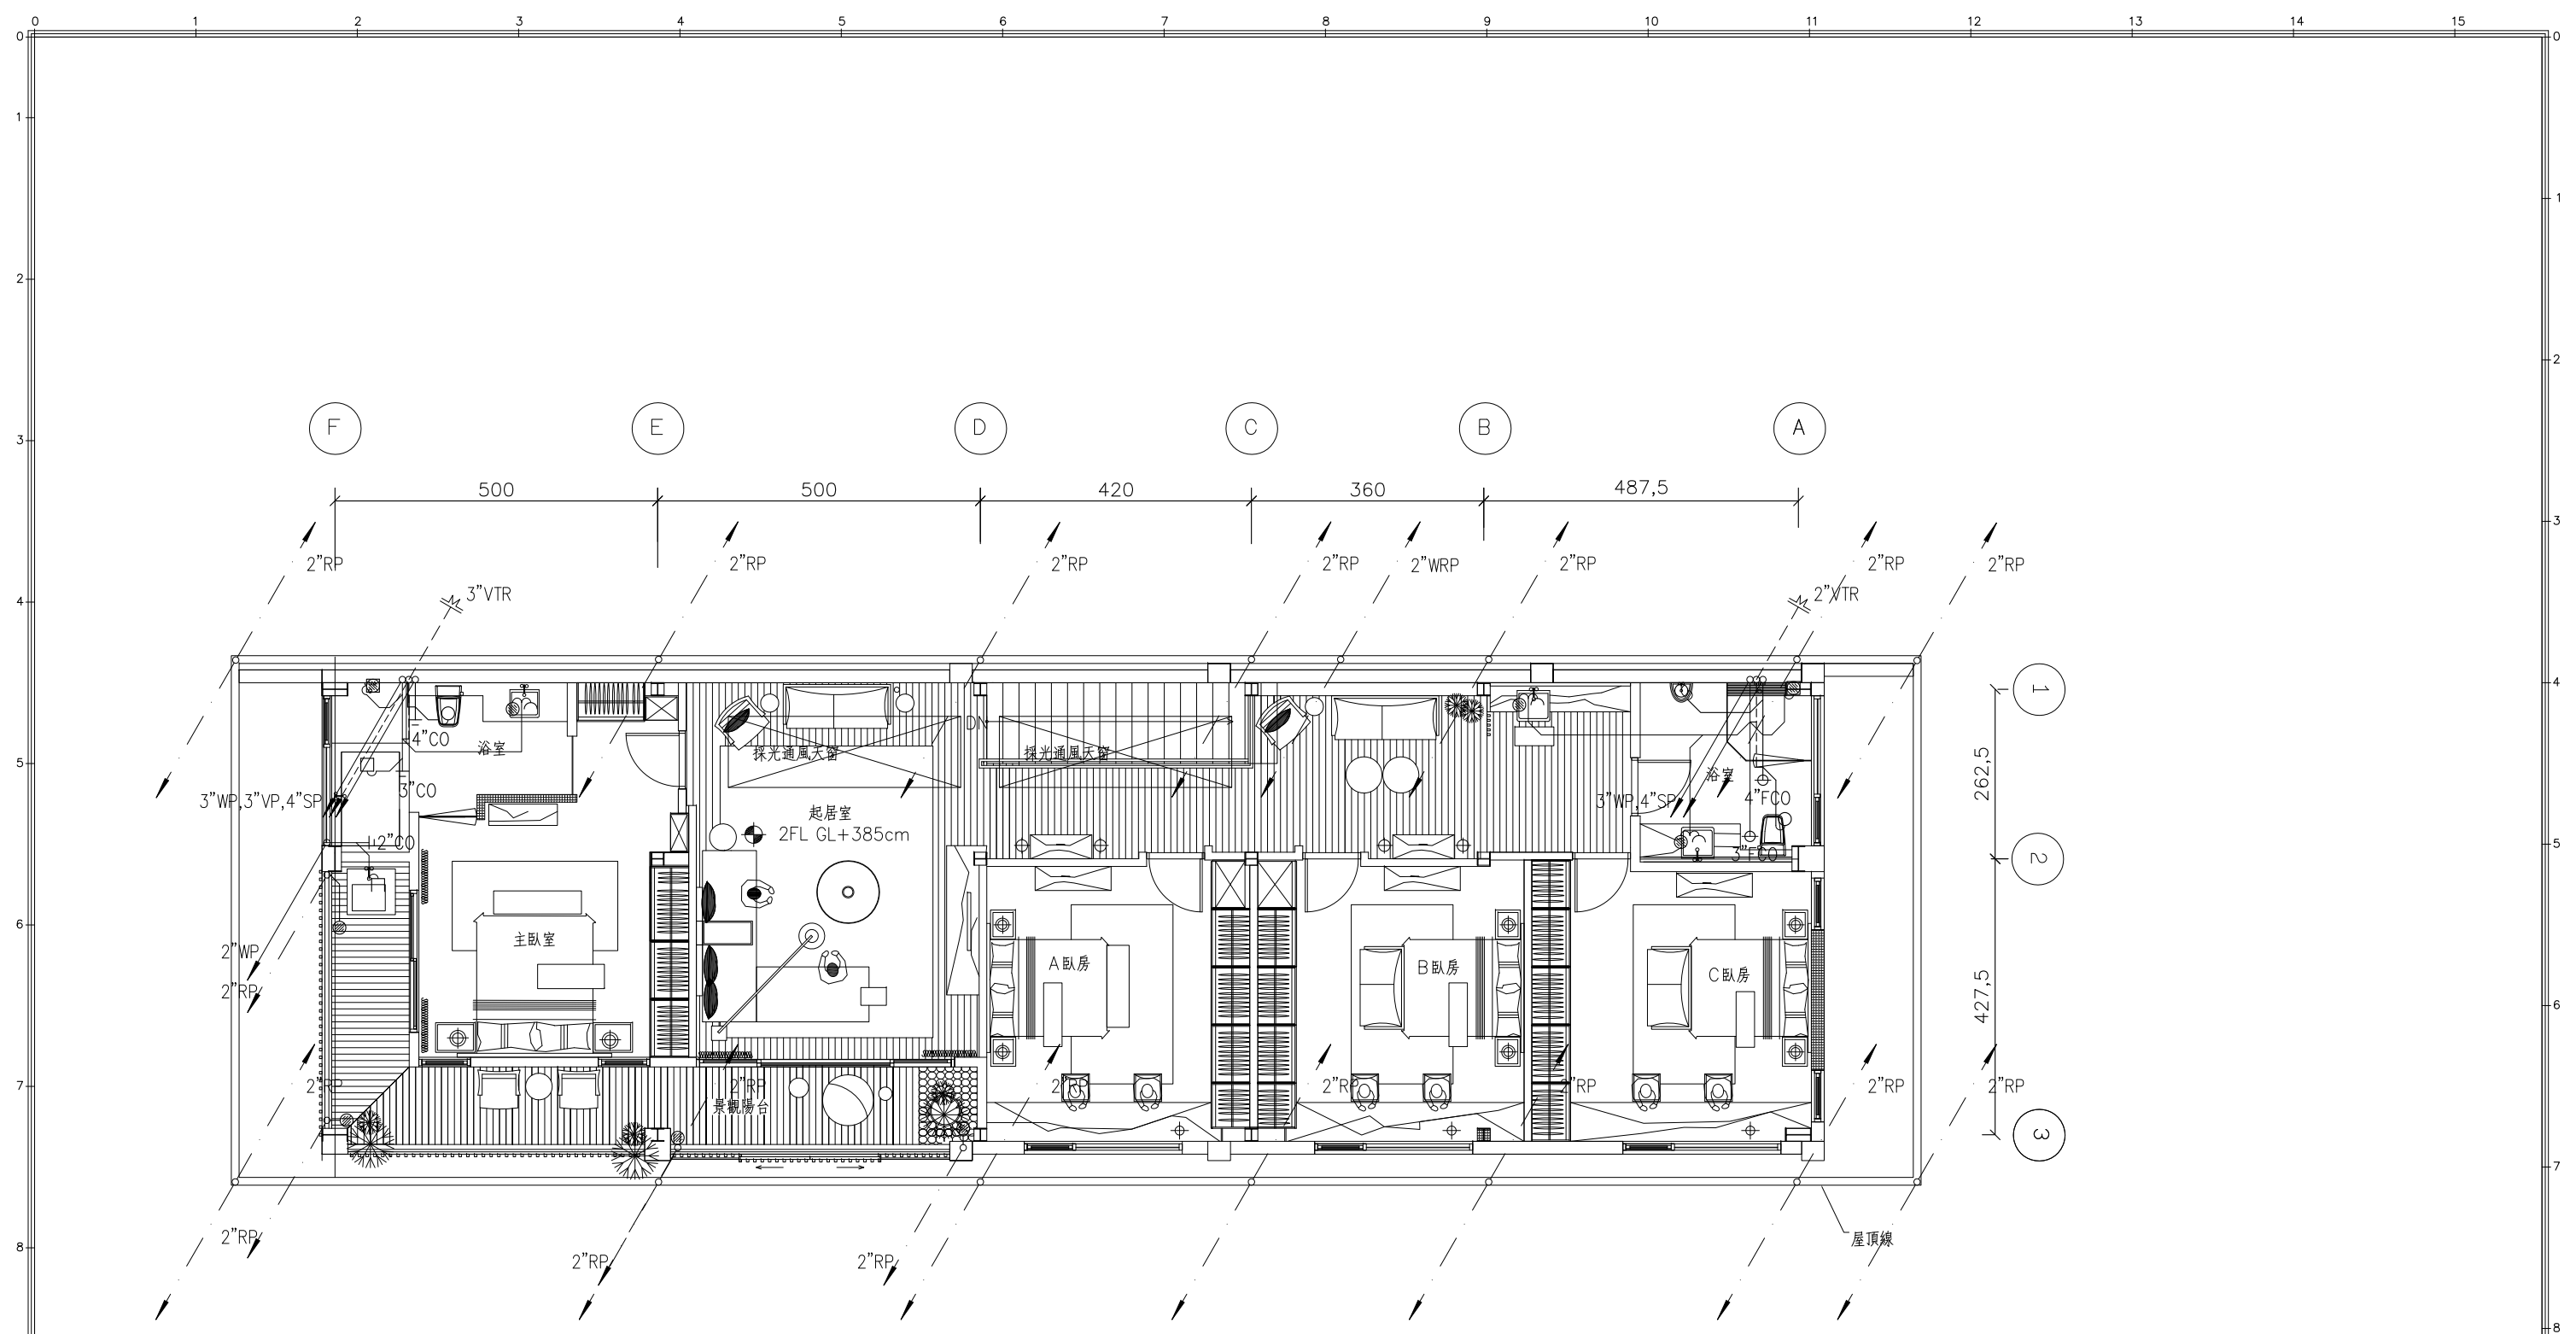


貳層平面圖  
S:1/100(in A3)

圖號 DRAWING NO S-04	業務號 JOB NO 2001	張號 SHEET NO. 04 06	工程名稱 project no. 台南陳公館透天住宅	馬克機電設計	TEL: (0989)180-762 LINE ID: Hung.K.H E-mail: kuanhsueh@gmail.com	繪圖 DRAWN BY	承辦 PROJECT BY	日期 DATE 發行日期 109/02/10
圖名 Title 貳層排水設備平面圖			設計 DESIGNED BY Mark			核對 CHECKED BY		

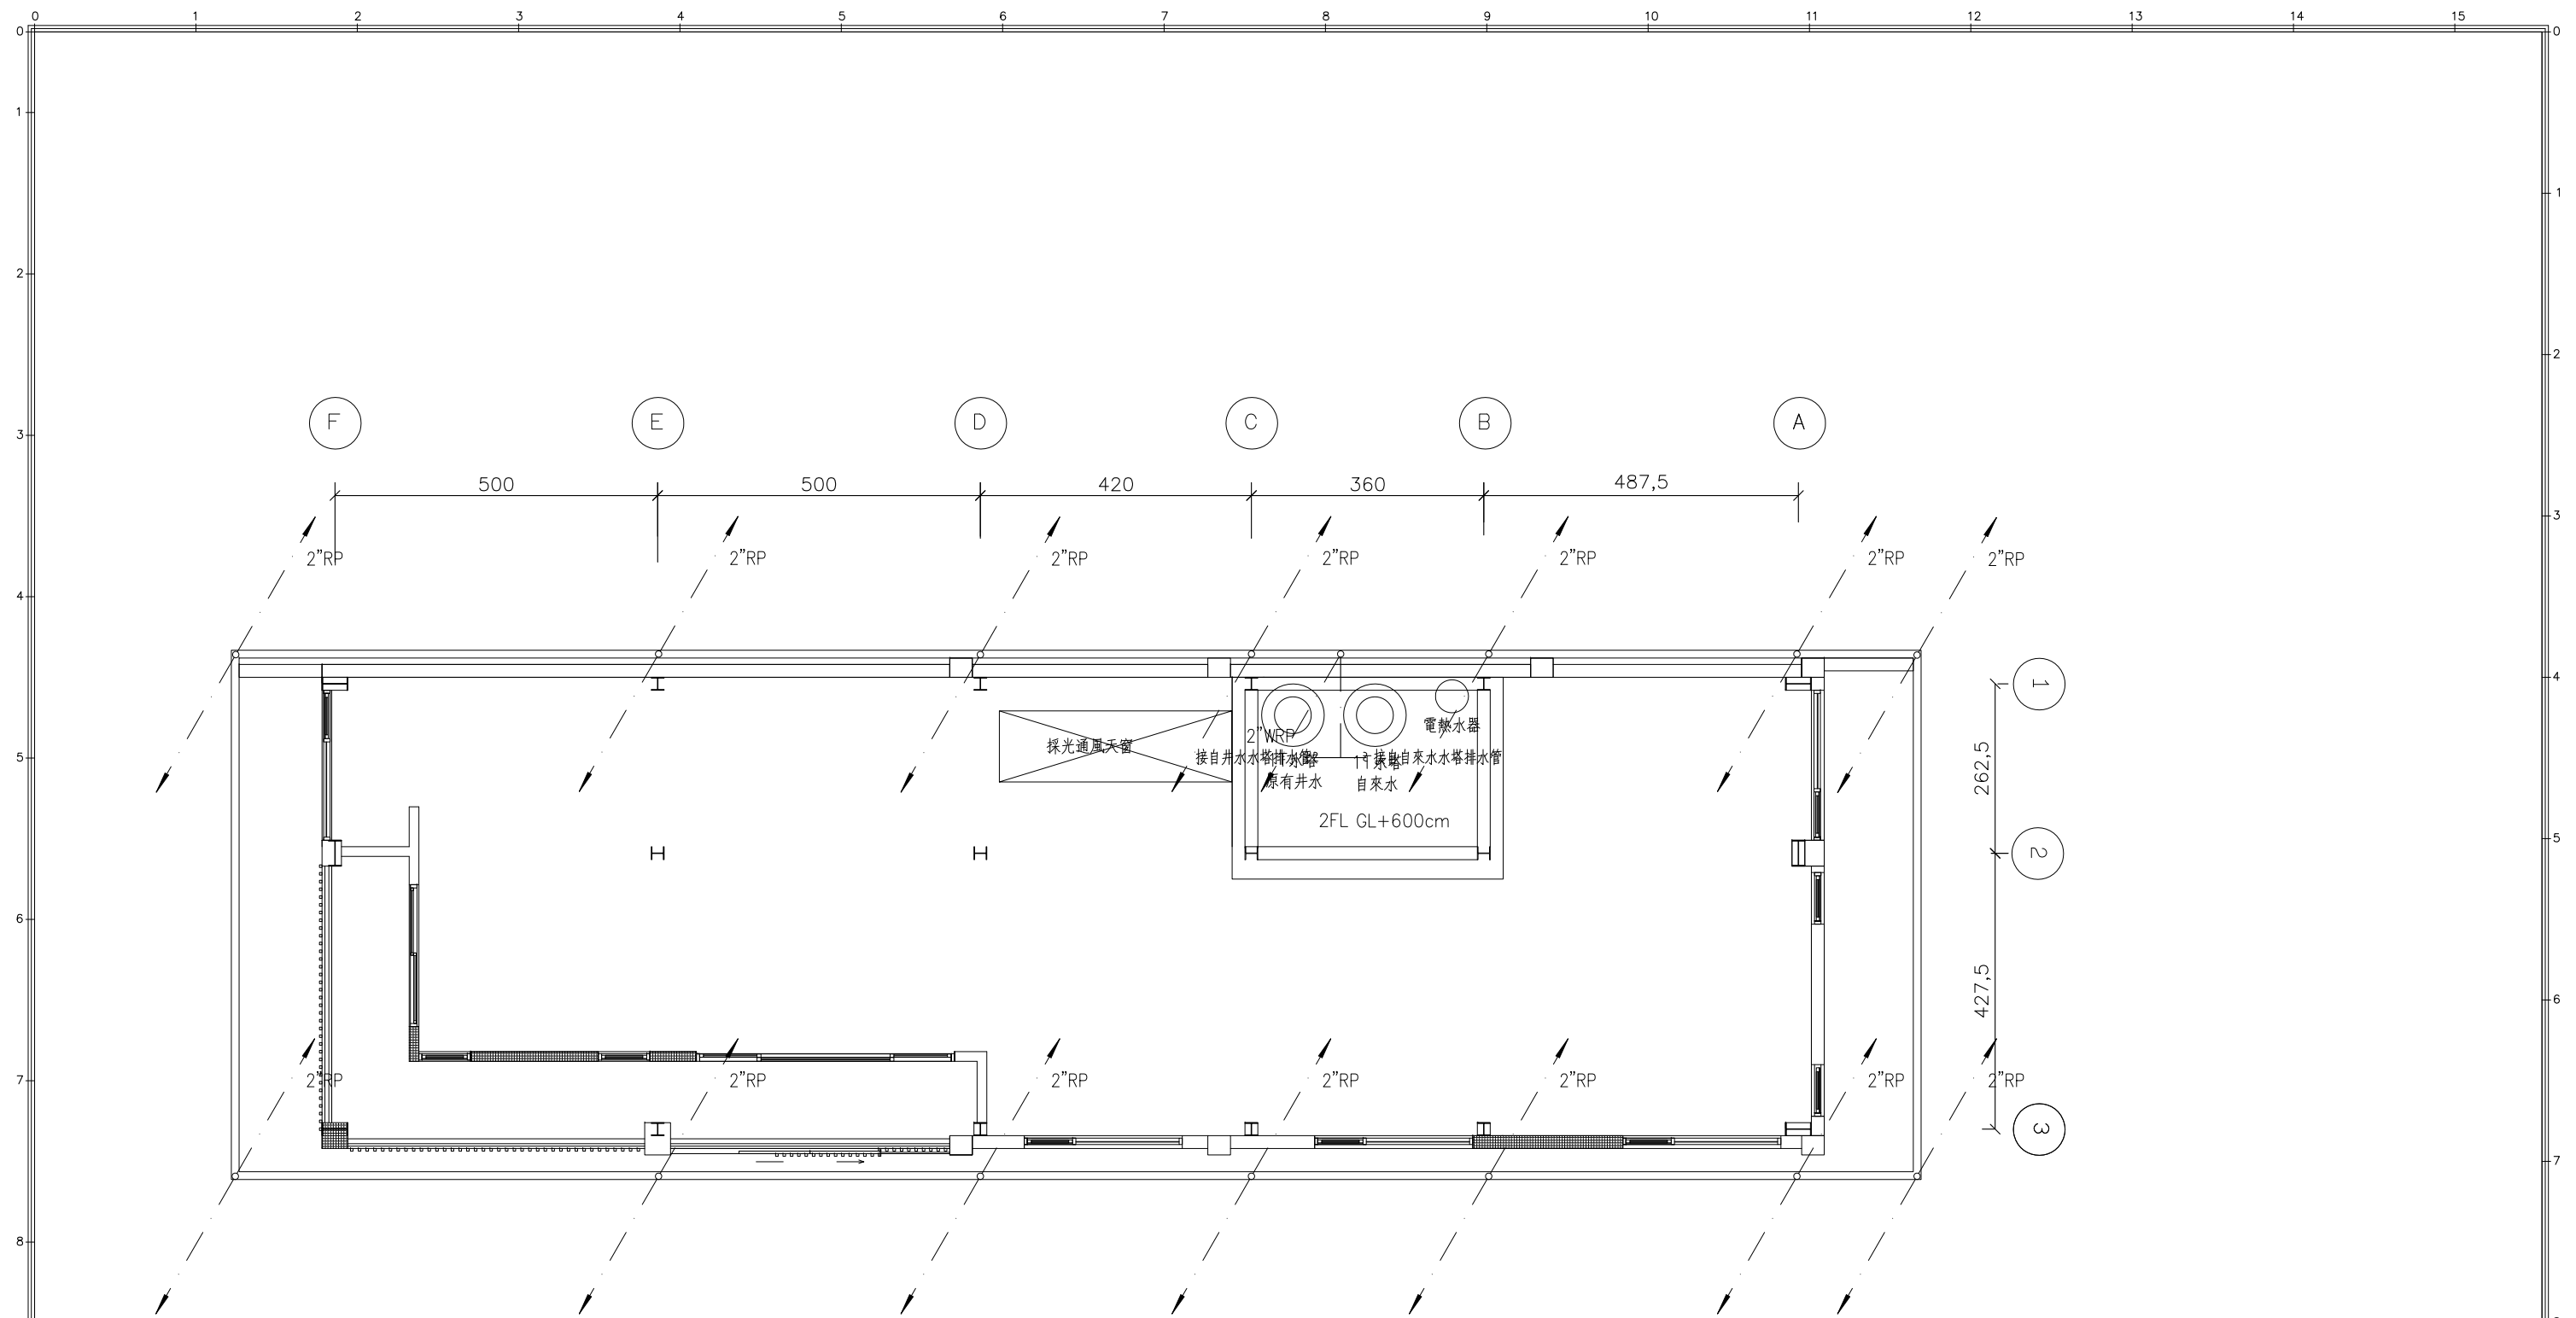

貳層夾層平面圖  
S:1/100(in A3)

圖號 DRAWING NO S-05	業務號 JOB NO 2001	張號 SHEET NO. 05/06	工程名稱 project no. 台南陳公館透天住宅	馬克機電設計	TEL: (0989)180-762 LINE ID: Hung.K.H E-mail: kuanhsueh@gmail.com	繪圖 DRAWN BY	承辦 PROJECT BY	日期 DATE 發行日 109/02/10
			圖名 Title 貳層夾層排水設備平面圖			設計 DESIGNED BY Mark	核對 CHECKED BY	

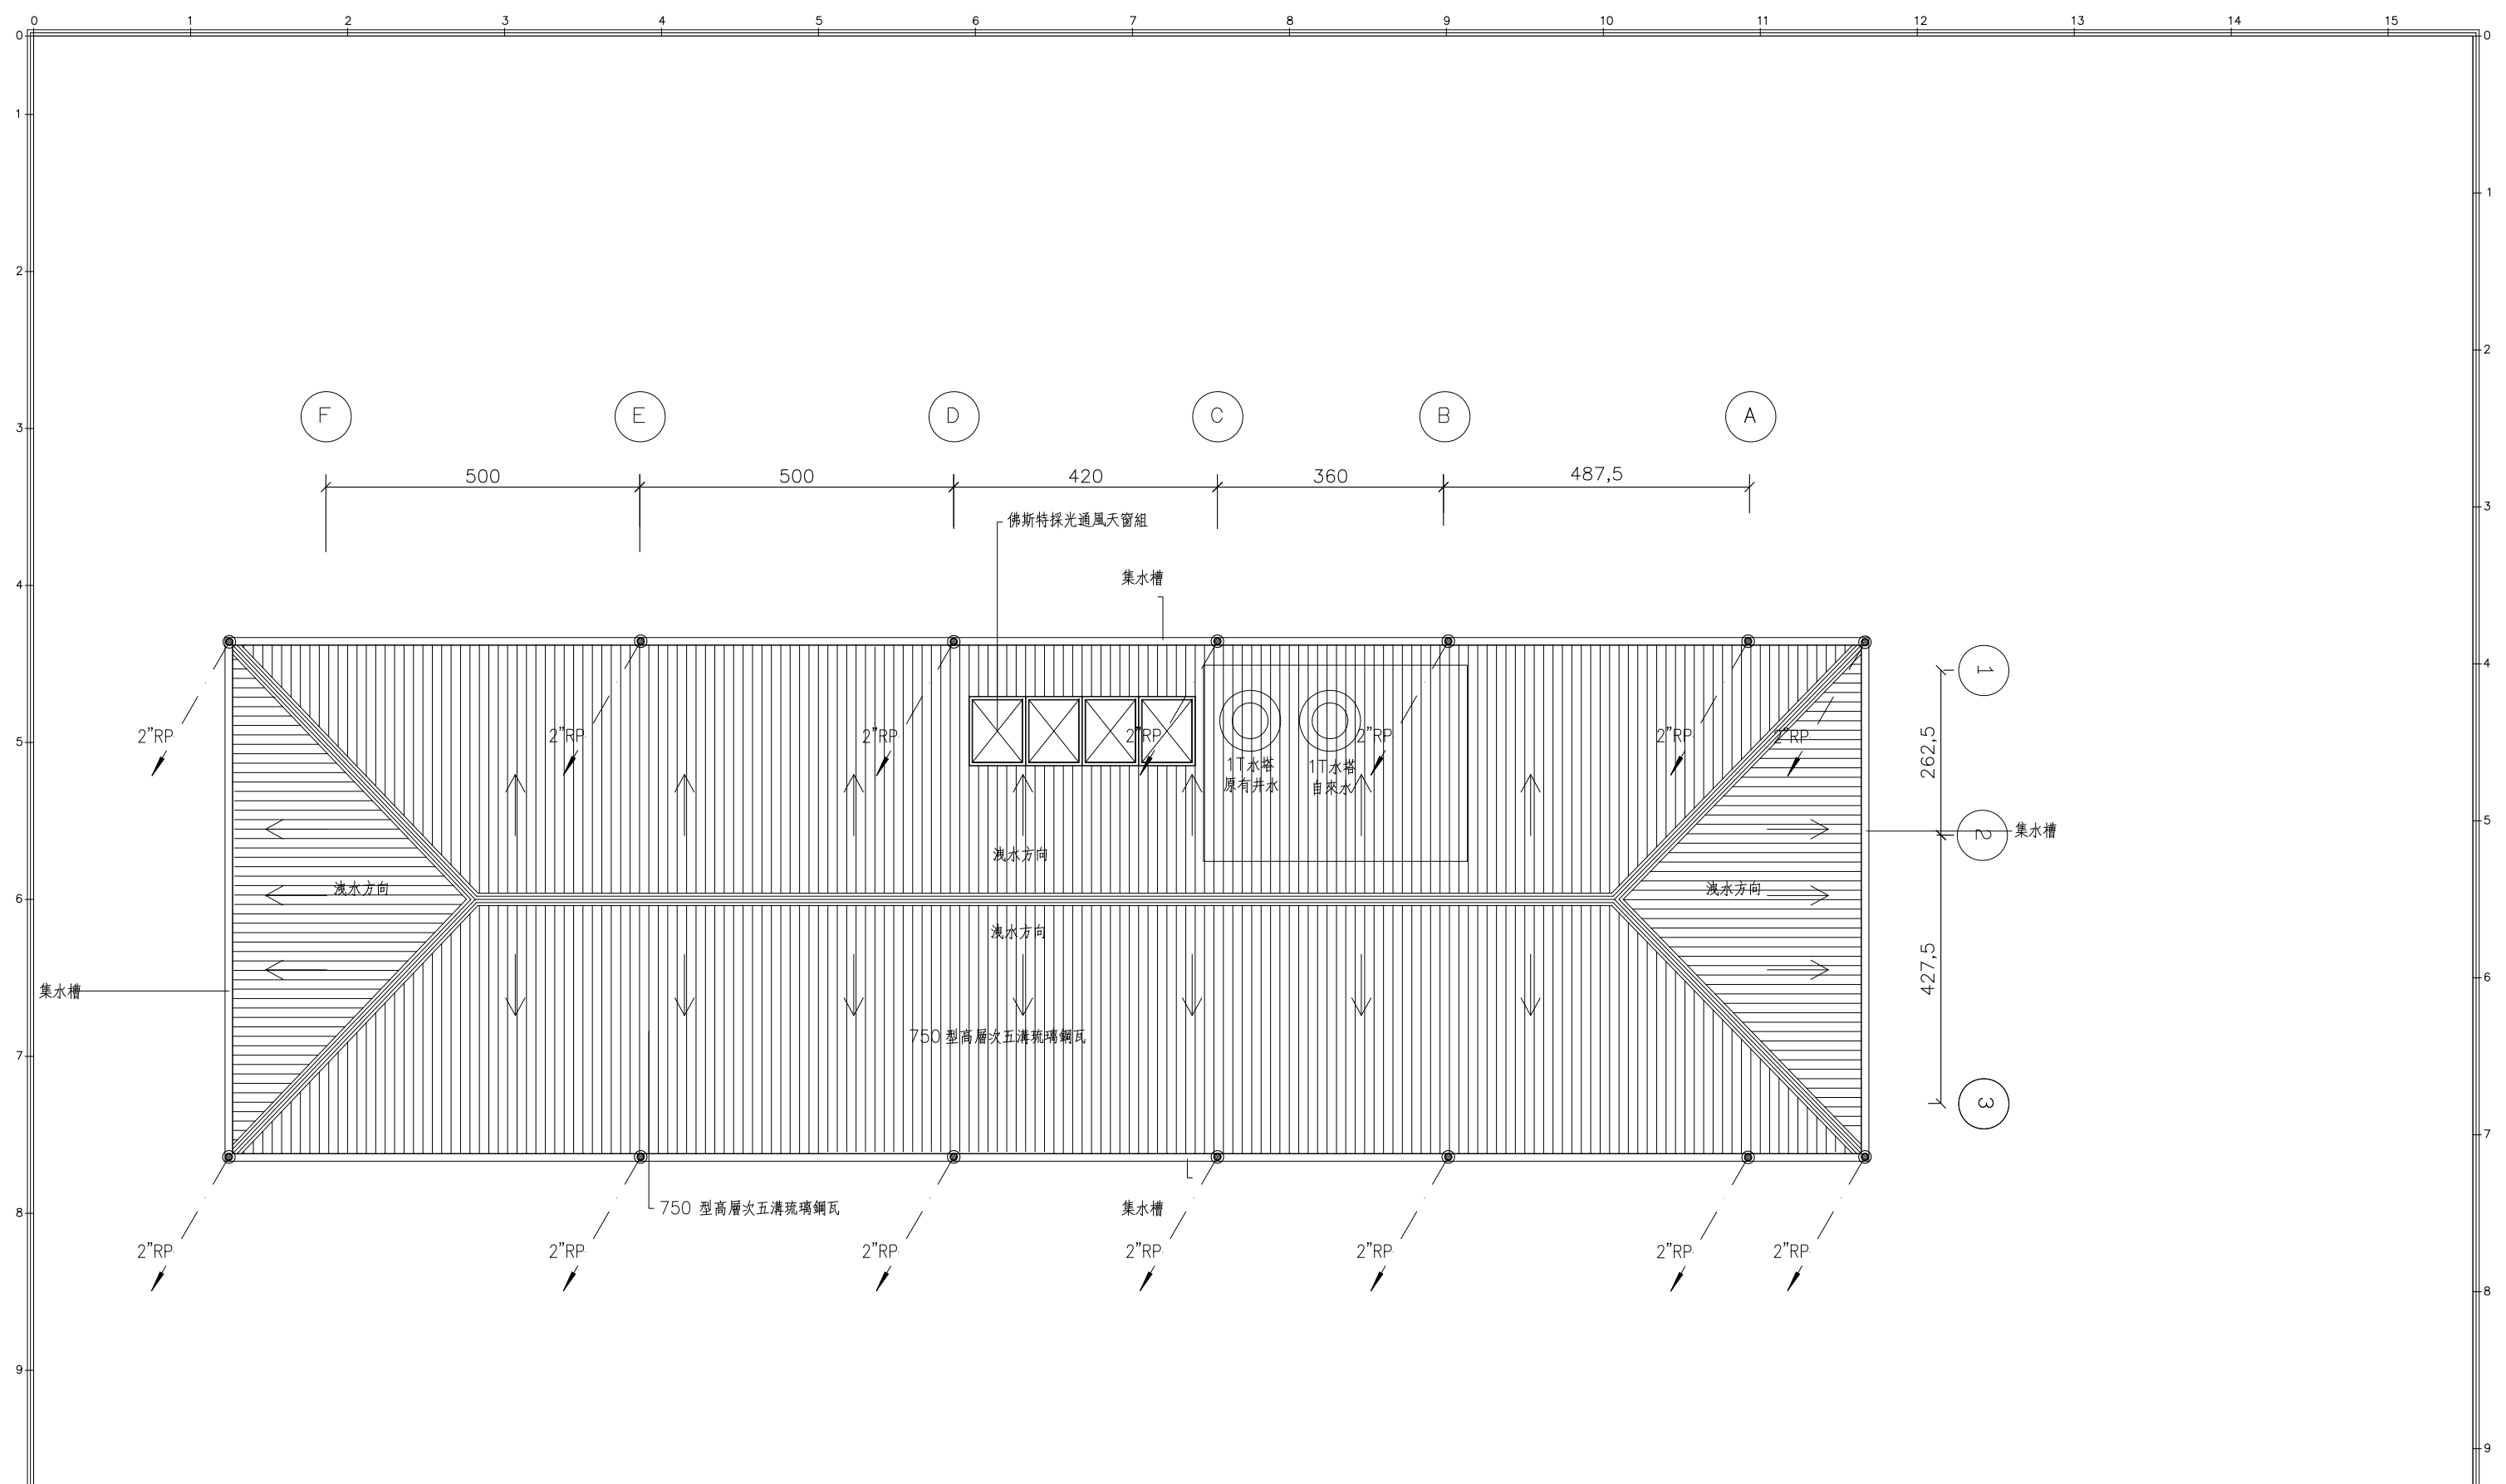

屋頂層平面圖  
S:1/100(in A3)

圖號 DRAWING NO S-06	業務號 JOB NO 2001	張號 SHEET NO. 06/06	工程名稱 project no. 台南陳公館透天住宅	馬克機電設計	TEL: (0989)180-762 LINE ID: Hung.K.H E-mail: kuanhsueh@gmail.com	繪圖 DRAWN BY	承辦 PROJECT BY	日期 DATE 發行日期 109/02/10
圖名 Title 屋頂層排水設備平面圖			設計 DESIGNED BY Mark			核對 CHECKED BY		