

馬克機電設計

環球A18_甜蜜密_Honey Secret 裝修工程
(電力設計圖)

110.12.27

Phone / 0989-180-762

Email / kuanhsueh@gmail.com

Line ID / Hung.K.H



Line



Blog



TEL: (02)2947-9452
FAX: (02)2947-9459
統一編號: 97204894
地址: 新北市永和區永和路二段116號4F

說明 NOTES

備註:
本圖為雅得室內設計之智慧財產, 並受相關之法律保護。

DATE	圖面修正 REVISIONS

工程名稱 PROJECT
甜蜜密_Honey Secret

圖名 DWG. TITLE
工程概要,索引表

設計 DESIGNED	審核 APPROVED
繪圖 DRAWN	
日期 DATE	比例尺 1:50 (A3) SCALE
圖號 DWG. NO.	張號 SHEET NO.
E-01	

電腦目錄: FILING PATH


一. 工程概要

- 1. 工程名稱: 環球A18_甜蜜密_Honey Secret 裝修工程
- 2. 工程地點: 環球百貨A18
- 3. 建物概況:
 - a. 建照: —
 - b. 總面積: —
 - c. 櫃位號碼: M502
- 4. 設戶概況:
 - a. 用電電壓: 220/380V , b. 用電用途: 餐飲
 - c. 既設電號: —
 - d. 用電性質: 一般性質用電

圖號	內容
E-01	工程概要,索引表
E-02	M502單線圖
E-03	R502單線圖
E-04	插座配置圖
E-05	燈具配置圖
E-06	給排水配置圖

from P53-5 M502 Panel

3φ4W 380V/220V
 4-22xLPZ 1-8/G
 IC 15KA

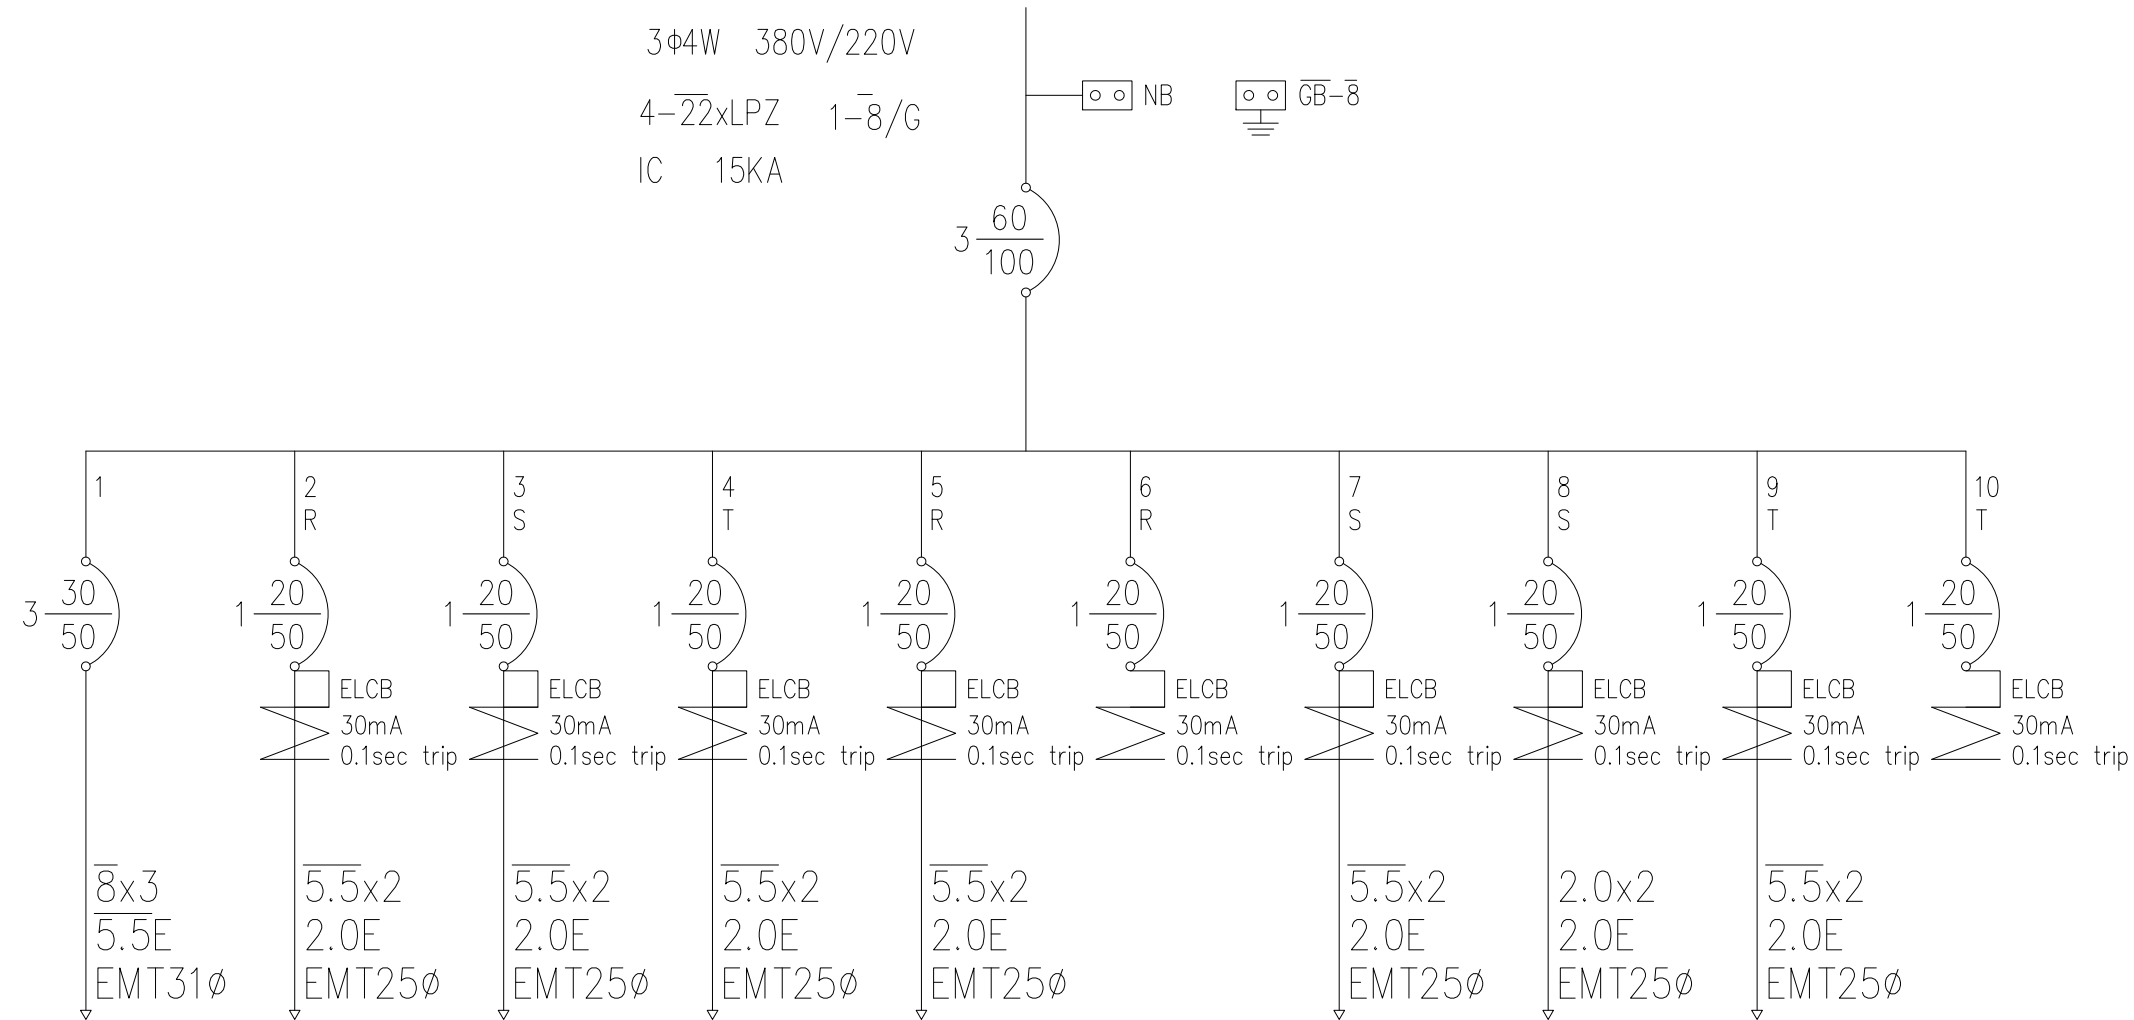

負載編號	M1	M2	M3	M4	M5	M6	M7	M8	M9	M10	合計
R(VA)	5000	1500			1400						7900
S(VA)	5000		1200				1400	252			7852
T(VA)	5000			1400					1400		7800
額定電流(A)	22.7	6.8	5.5	6.4	6.4		6.4	1.1	6.4		35.8
負載名種	15KVA 變壓器	串串雞仔	霜淇淋機	工作台 冰箱	工作台 冰箱	預留	招牌	軌道燈	霓虹燈	預留	總計: 23.552kVA 電流: 35.8A

線材：太平洋
 NFB：士林
 管材：EMT管



TEL: (02)2947-9452
 FAX: (02)2947-9459
 統一編號: 97204894
 地址: 新北市永和區永和路二段116號4F

說明 NOTES

備註:
 本圖為雅得室內設計之智慧財產, 並受相關之法律保護。

DATE	圖面修正 REVISIONS

工程名稱 PROJECT
甜蜜密_Honey Secret



圖名 DWG. TITLE
M502單線圖

設計 DESIGNED
 繪圖 DRAWN
 日期 DATE
 圖號 DWG. NO.

審核 APPROVED
 比例尺 SCALE 1:50 (A3)
 張號 SHEET NO.
E-02

電腦目錄: FILING PATH

from M502 R502 Panel

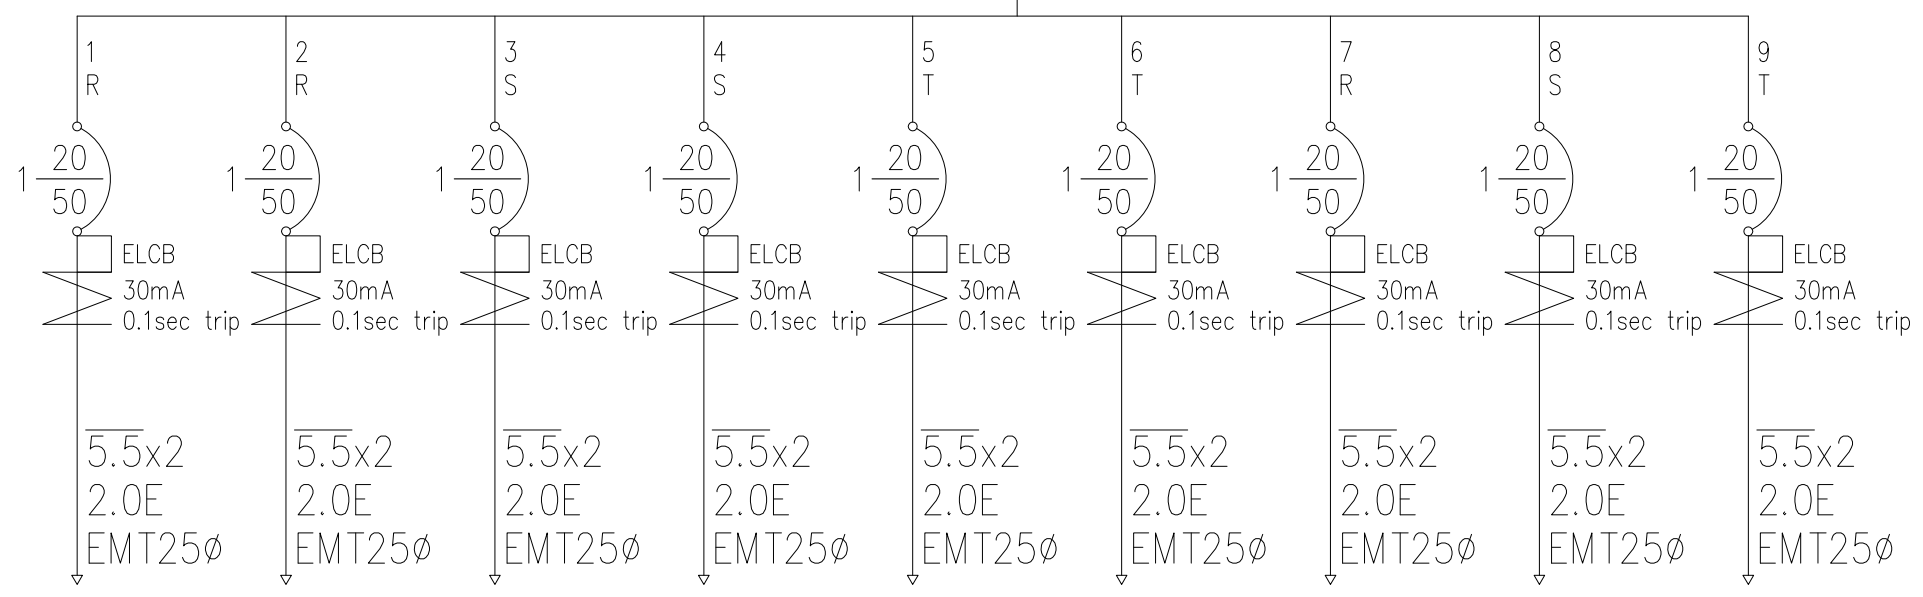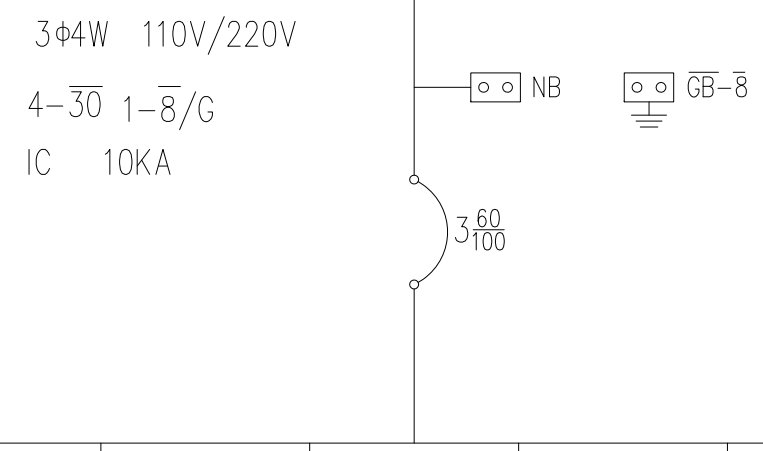

負載編號	R1	R2	R3	R4	R5	R6	R7	R8	R9	合計
R(VA)	1400	1500					500			3400
S(VA)			1400	1500				300		3200
T(VA)					1500	1300			800	3600
額定電流(A)	12.7	13.6	12.7	13.6	13.6	11.8	4.5	2.7	7.3	26.8
負載名種	雞蛋仔機	臥式冷凍 冰箱	雞蛋仔機	濾水器	櫃台 & POS 機	電磁爐	客席插座	叫號機	攪拌機	總計: 10.2kVA 電流: 26.8A

線材: 太平洋
 NFB: 士林
 管材: EMT管

說明 NOTES

備註:
 本圖為雅得室內設計之智慧財產, 並受相關之法律保護。

DATE	圖面修正 REVISIONS

工程名稱 PROJECT


甜蜜密_Honey Secret

圖名 DWG. TITLE

R502單線圖

設計 DESIGNED	審核 APPROVED
繪圖 DRAWN	
日期 DATE	比例尺 1:50 (A3) SCALE
圖號 DWG. NO.	張號 SHEET NO.
E-03	

電腦目錄: FLING PATH

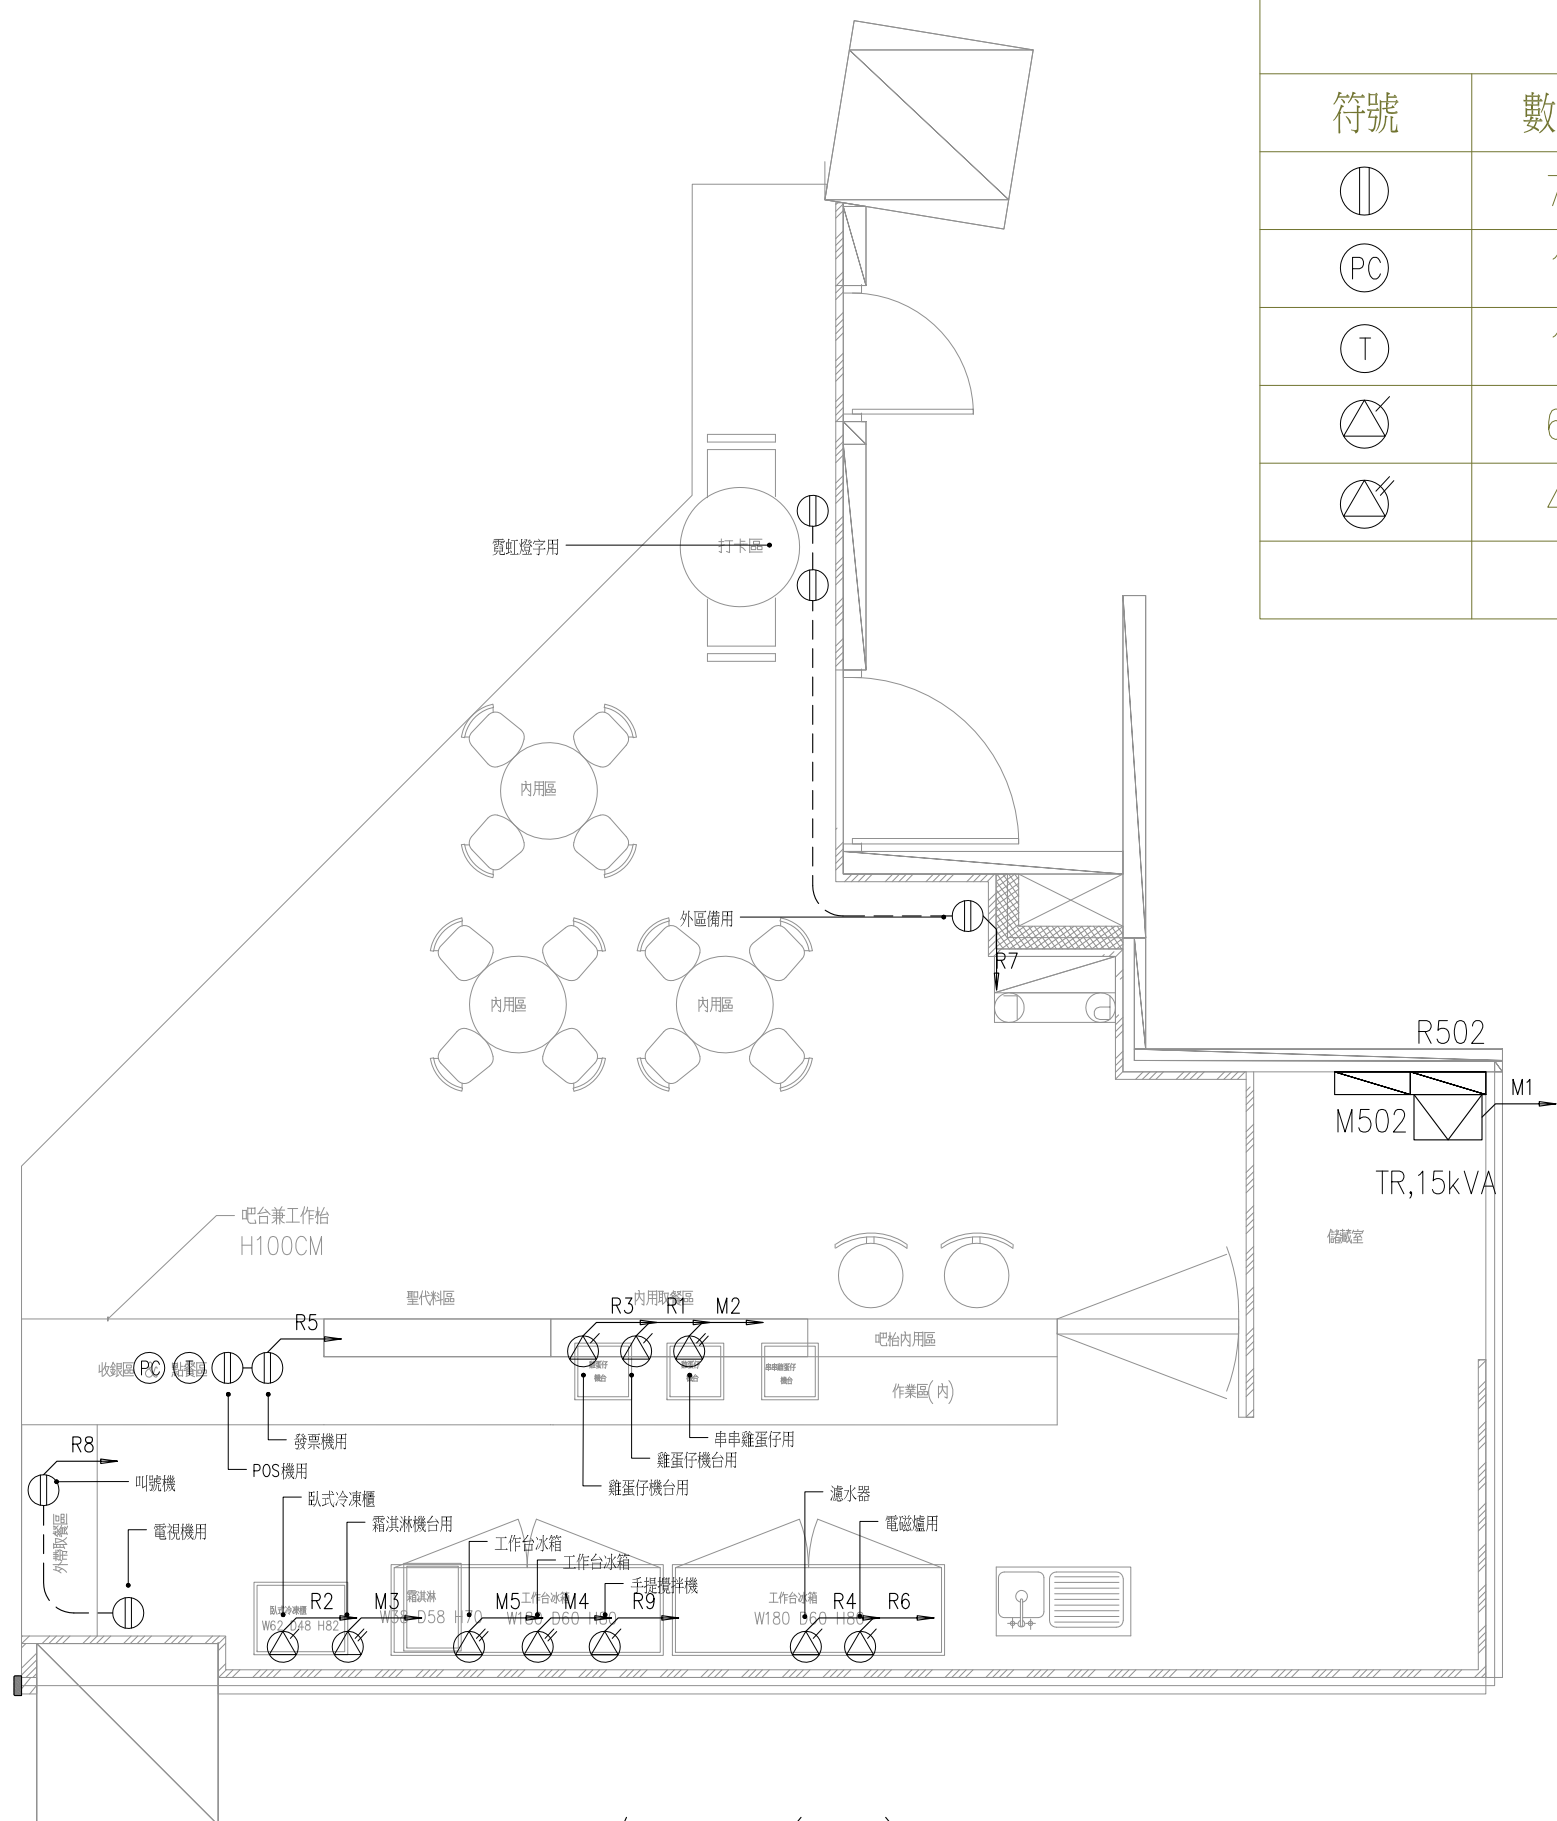

平面配置圖 S/ 1:50(A3)

水電配置		
符號	數量	說明
⊕	7	110V插座
Ⓜ	1	網路
Ⓣ	1	電話線
⊕/△	6	110V專用迴路插座
⊕/△	4	220V專用迴路插座



TEL: (02)2947-9452
 FAX: (02)2947-9459
 統一編號: 97204894
 地址: 新北市永和區永和路二段116號4F

說明 NOTES

備註:
 本圖為雅得室內設計之智慧財產, 並受相關之法律保護。

DATE	圖面修正 REVISIONS

工程名稱 PROJECT

甜蜜密_Honey Secret

圖名 DWG. TITLE

插座配置圖

設計 DESIGNED	審核 APPROVED
繪圖 DRAWN	
日期 DATE	比例尺 SCALE 1:50 (A3)
圖號 DWG. NO.	張號 SHEET NO.
E-04	

電腦目錄 FILING PATH

說明NOTES

備註:
 本圖為雅得室內設計之智慧財產, 並受相關之法律保護。

DATE	圖面修正 REVISIONS

工程名稱 PROJECT

甜蜜密_Honey Secret

圖名 DWG. TITLE

燈具配置圖

設計 DESIGNED 審核 APPROVED

繪圖 DRAWN

日期 DATE 比例尺 1:50 (A3)


圖號 DWG. NO. 張號 SHEET NO.

E-05


電腦目錄: FILE PATH

燈具配置圖

圖例	名稱	數量
	軌道燈軌道	26/m
	9W 軌道燈	28/盞

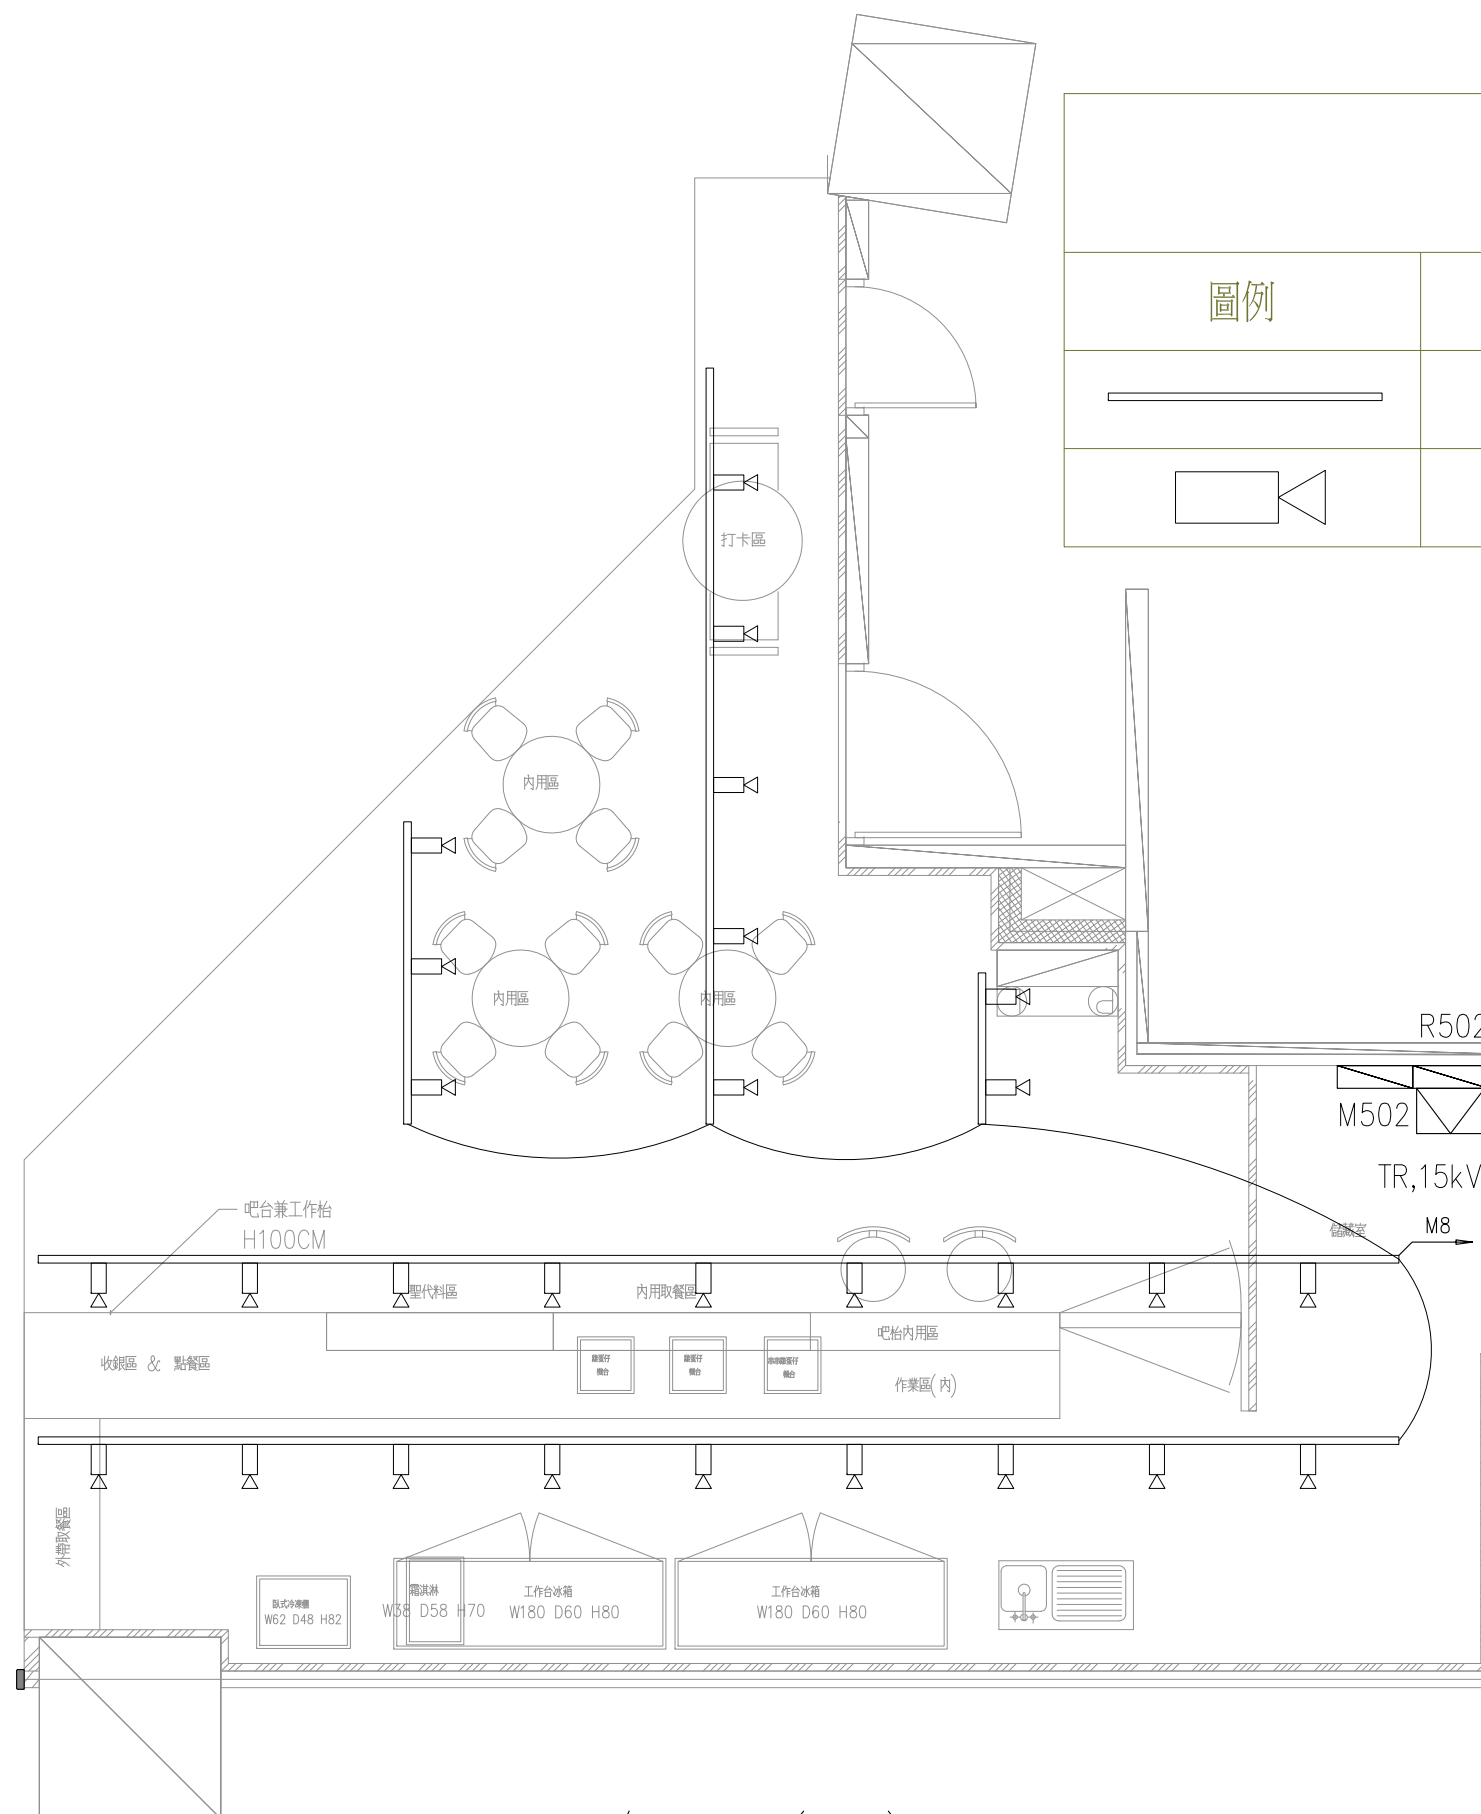

平面配置圖 S/ 1:50(A3)

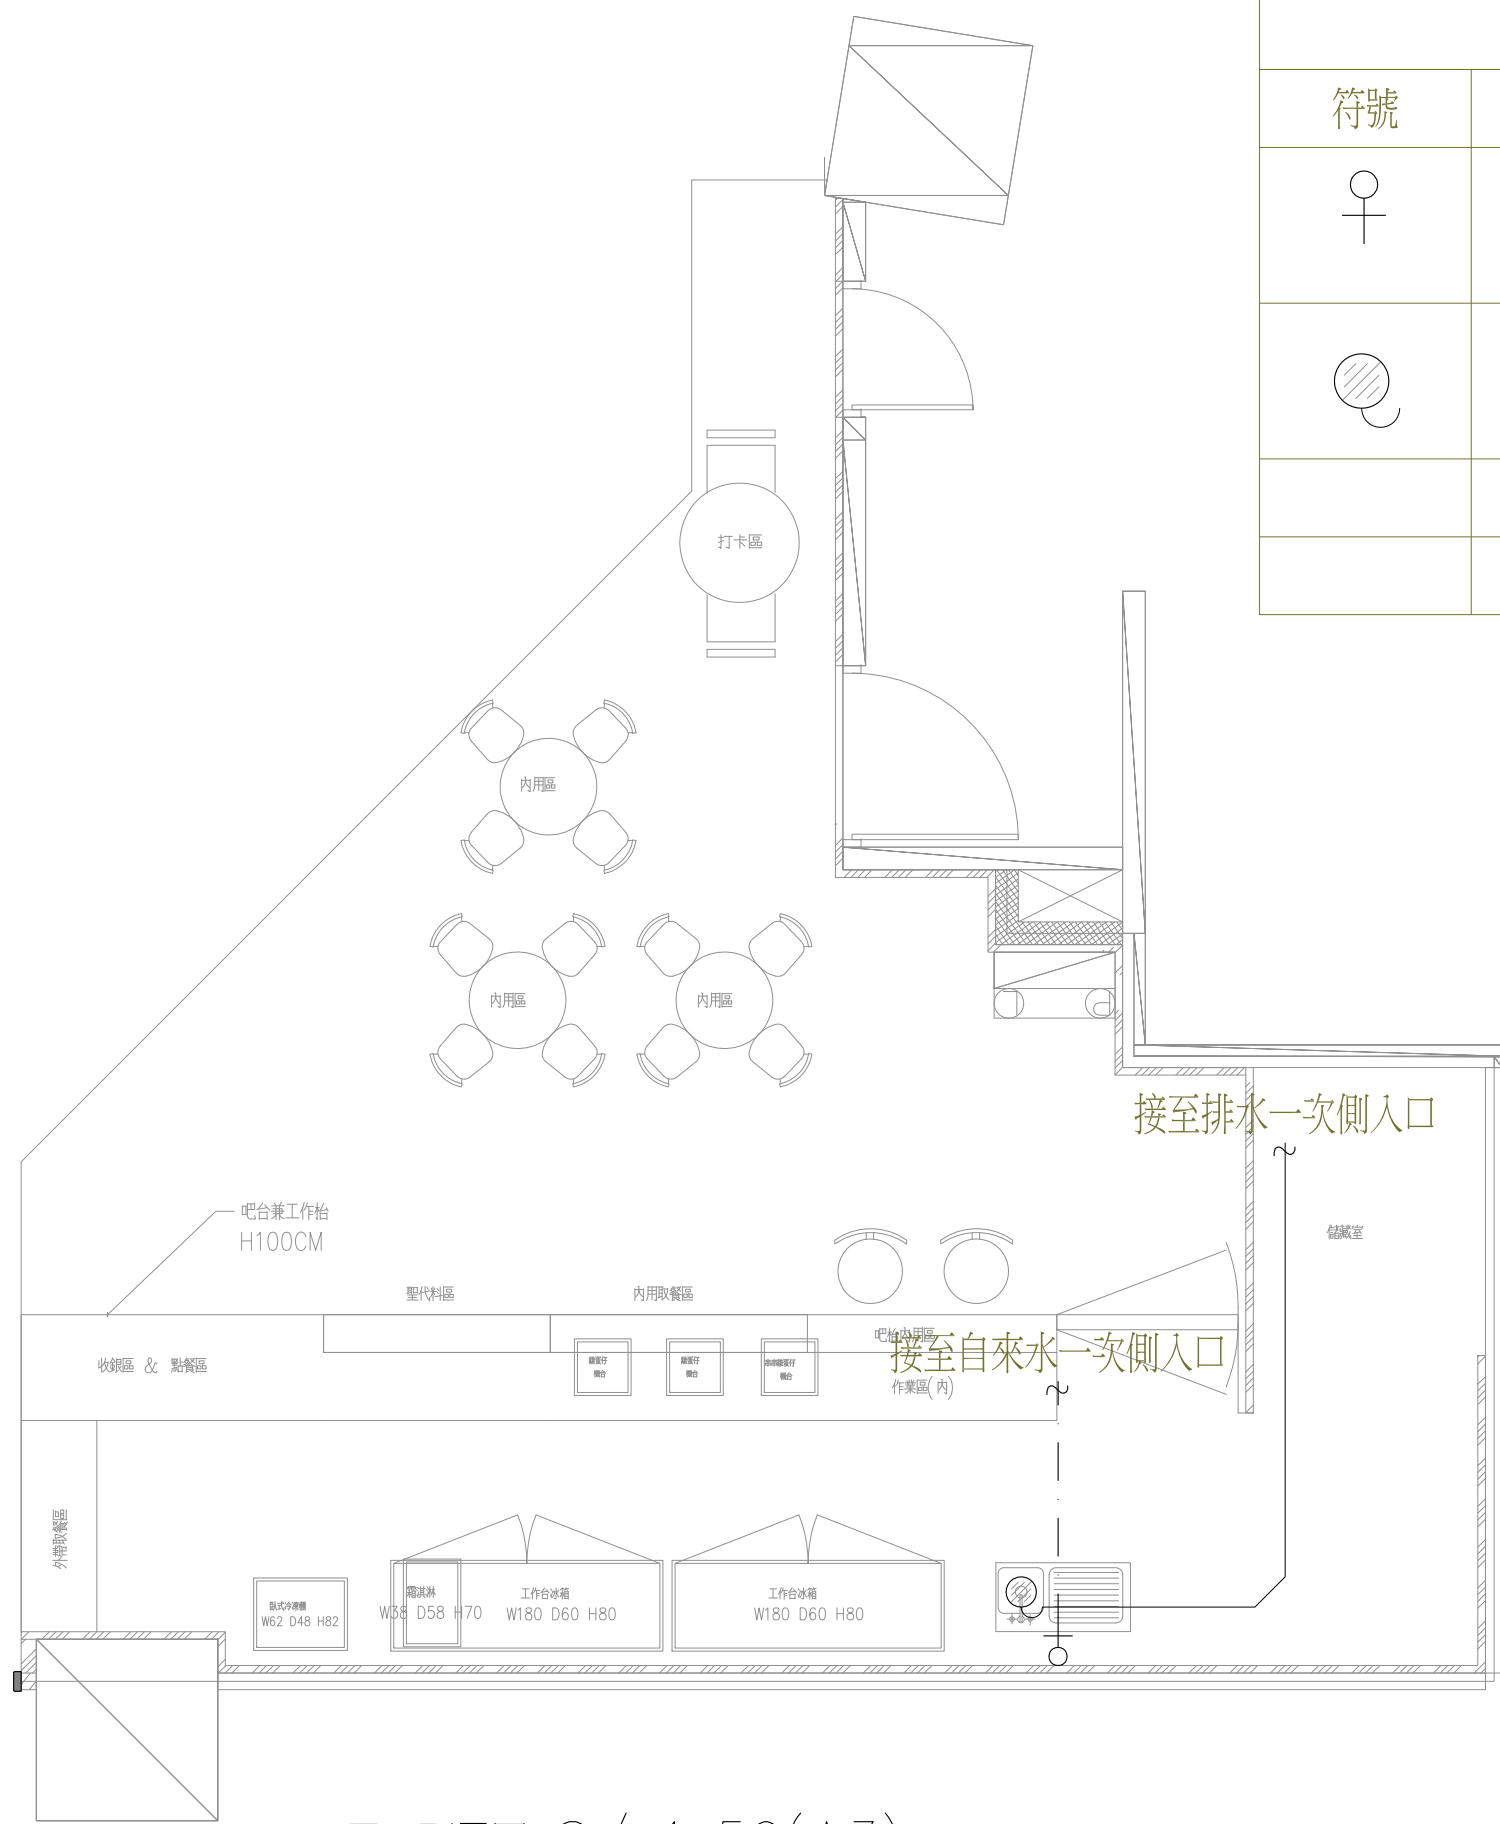

水電配置		
符號	數量	說明
♀	1	3/4"冷水水栓
☉	1	2"排水口



TEL: (02)2947-9452
 FAX: (02)2947-9459
 統一編號: 97204894
 地址: 新北市永和區永和路二段116號4F

說明 NOTES

備註:
 本圖為雅得室內設計之智慧財產, 並受相關之法律保護。

DATE	圖面修正 REVISIONS

工程名稱 PROJECT

甜蜜密_Honey Secret

圖名 DWG. TITLE

給排水配置圖

設計 DESIGNED	審核 APPROVED
----------------	----------------

繪圖
DRAWN

日期 DATE	比例尺 SCALE 1:50 (A3)
------------	------------------------

圖號 DWG. NO.	張號 SHEET NO.
----------------	-----------------

E-06

電腦目錄: FILE PATH

平面配置圖 S/ 1:50(A3)