

Project Name 案名

文山區萬利街  
住宅翻修  
空間設計案

Project No. 案件編號

Drawing Name 圖名

原始平面圖

Scale 比例

1/50

Unit 單位

cm

Date 日期

106.01.22

Drawn by 繪圖


Revised 修改


1...2...3

Remarks 備註

Drawing No. 圖號

0/A

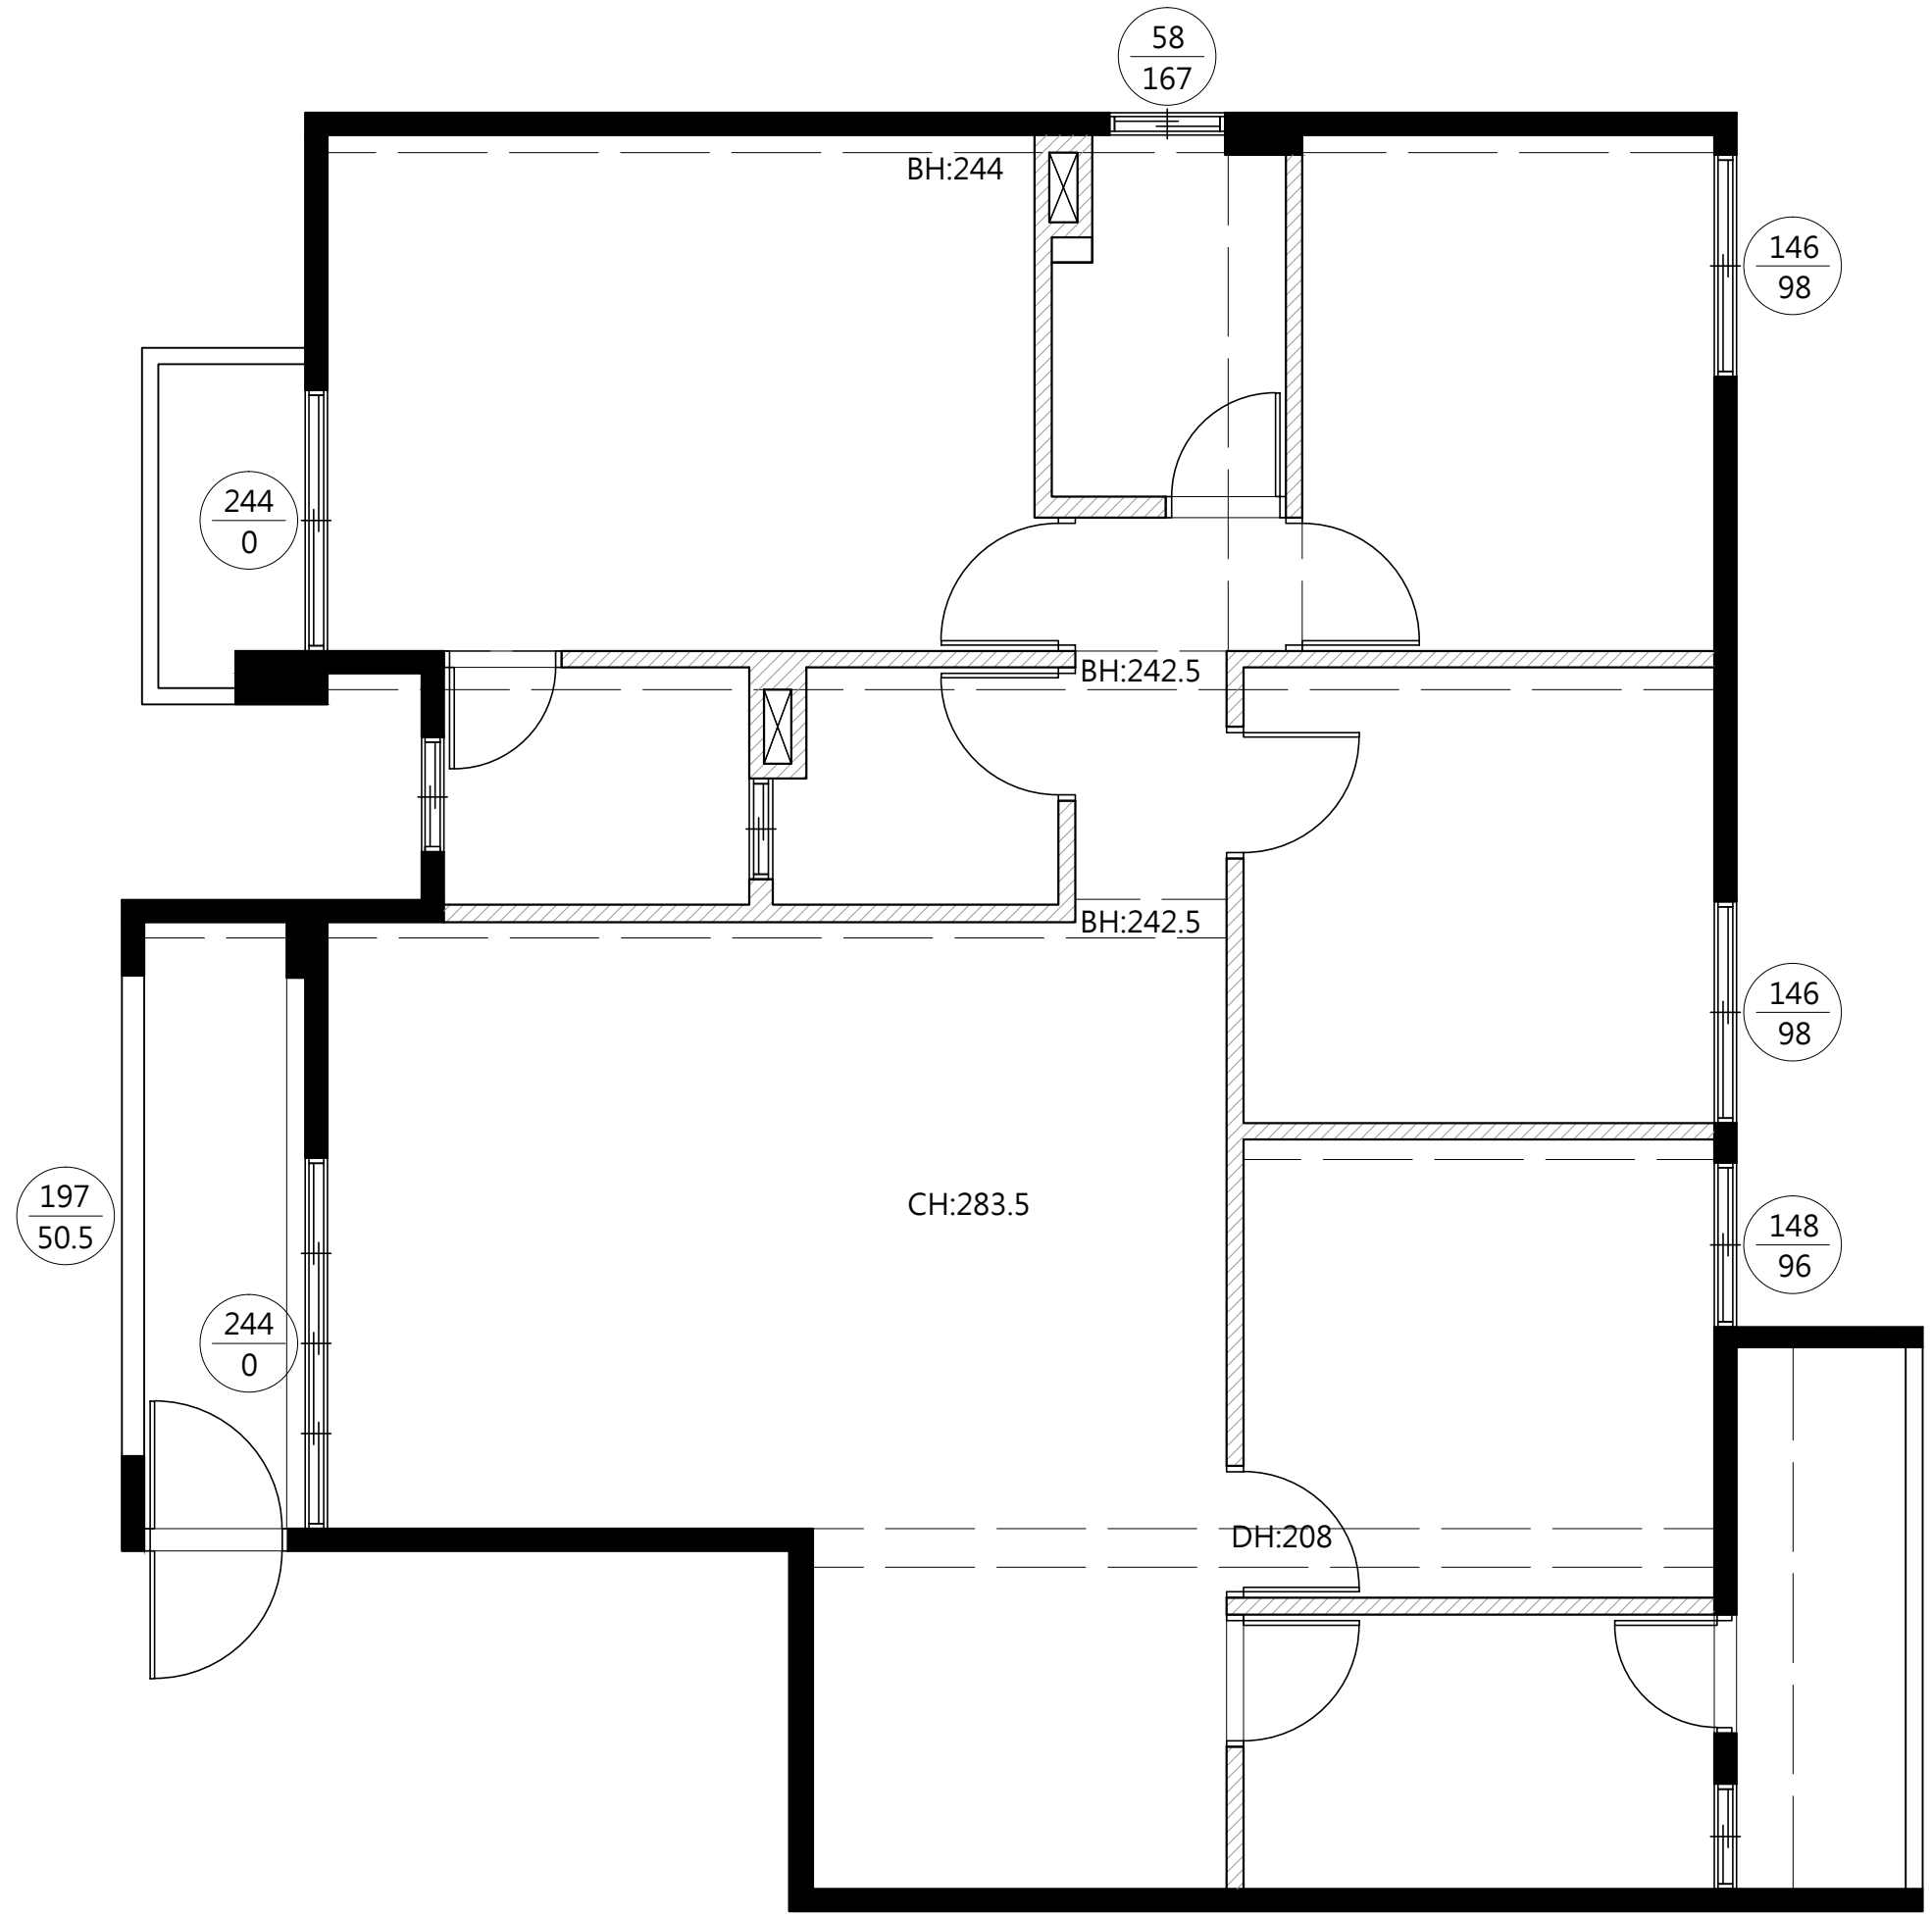

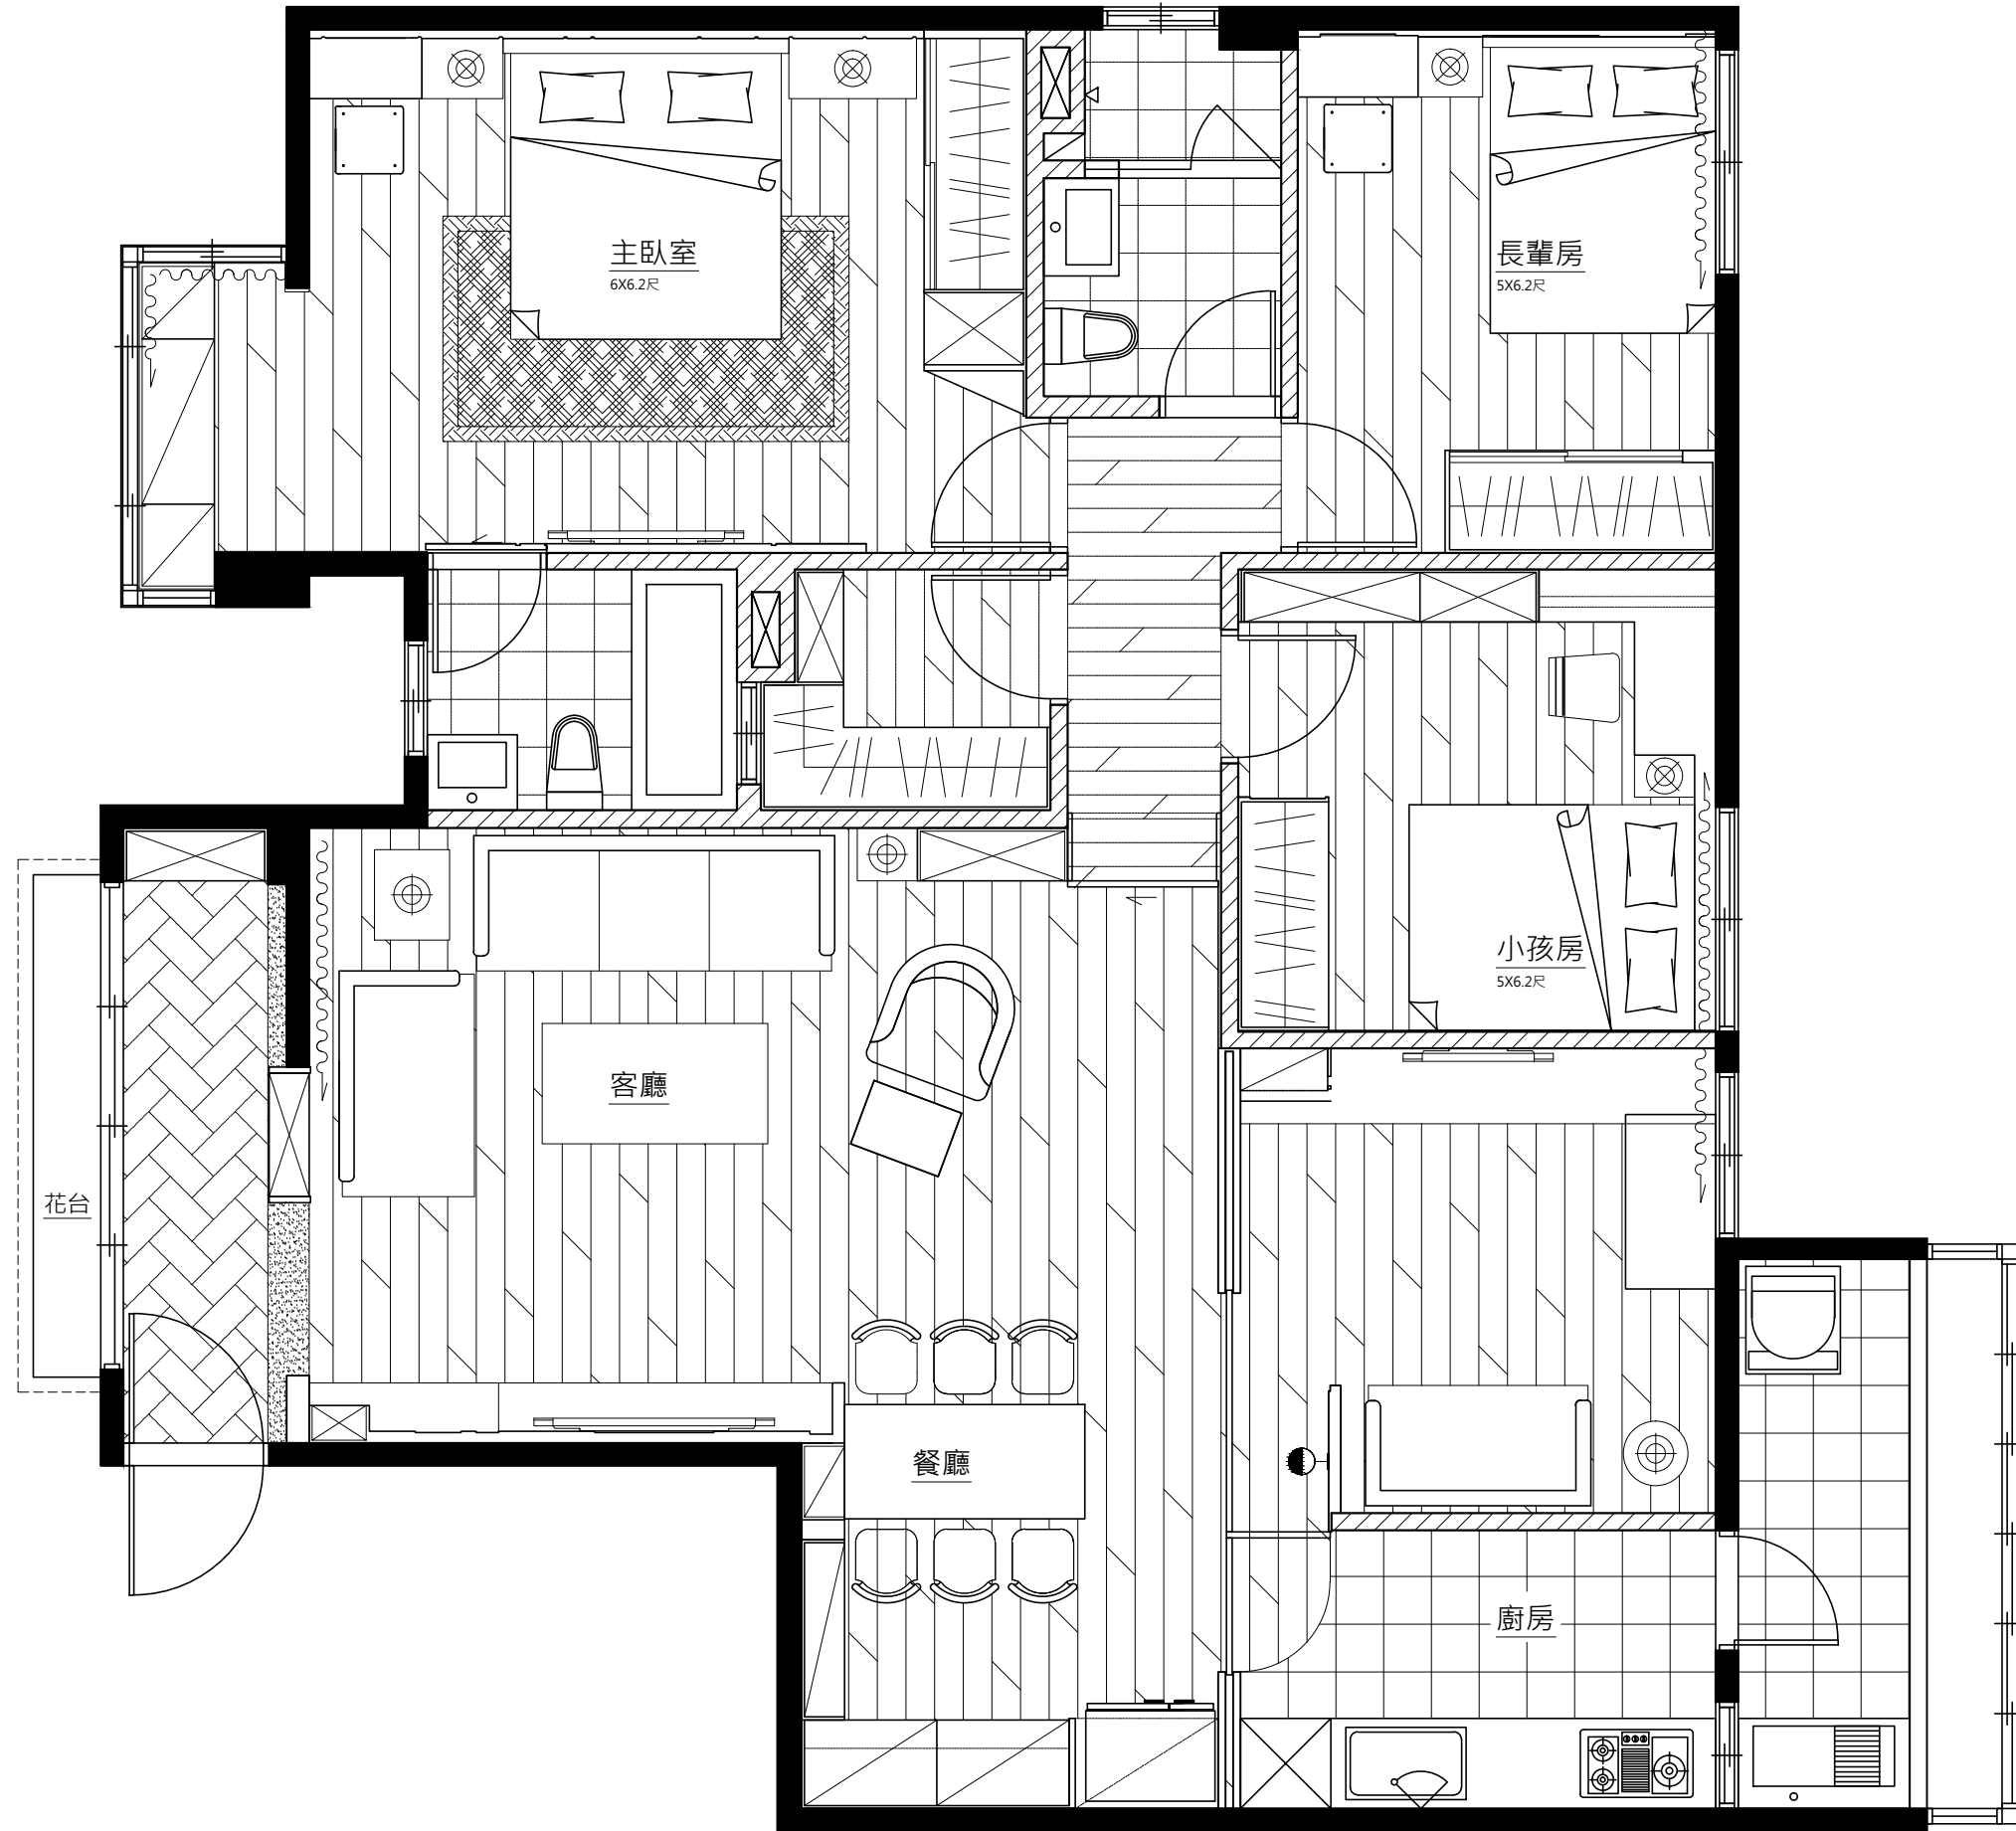

Project Name 案名

文山區萬利街  
住宅翻修  
空間設計案

Project No. 案件編號

Drawing Name 圖名

平面配置圖

Scale 比例

1/50

Unit 單位

cm

Date 日期

106.01.22

Drawn by 繪圖

Revised 修改

1...2...3

Remarks 備註

Drawing No. 圖號

1/A

Project Name 案名

文山區萬利街  
住宅翻修  
空間設計案

Project No. 案件編號

Drawing Name 圖名

拆除平面圖

Scale 比例

1/50

Unit 單位

cm

Date 日期

106.01.22

Drawn by 繪圖


Revised 修改

1...2...3

Remarks 備註


Drawing No. 圖號

2/A

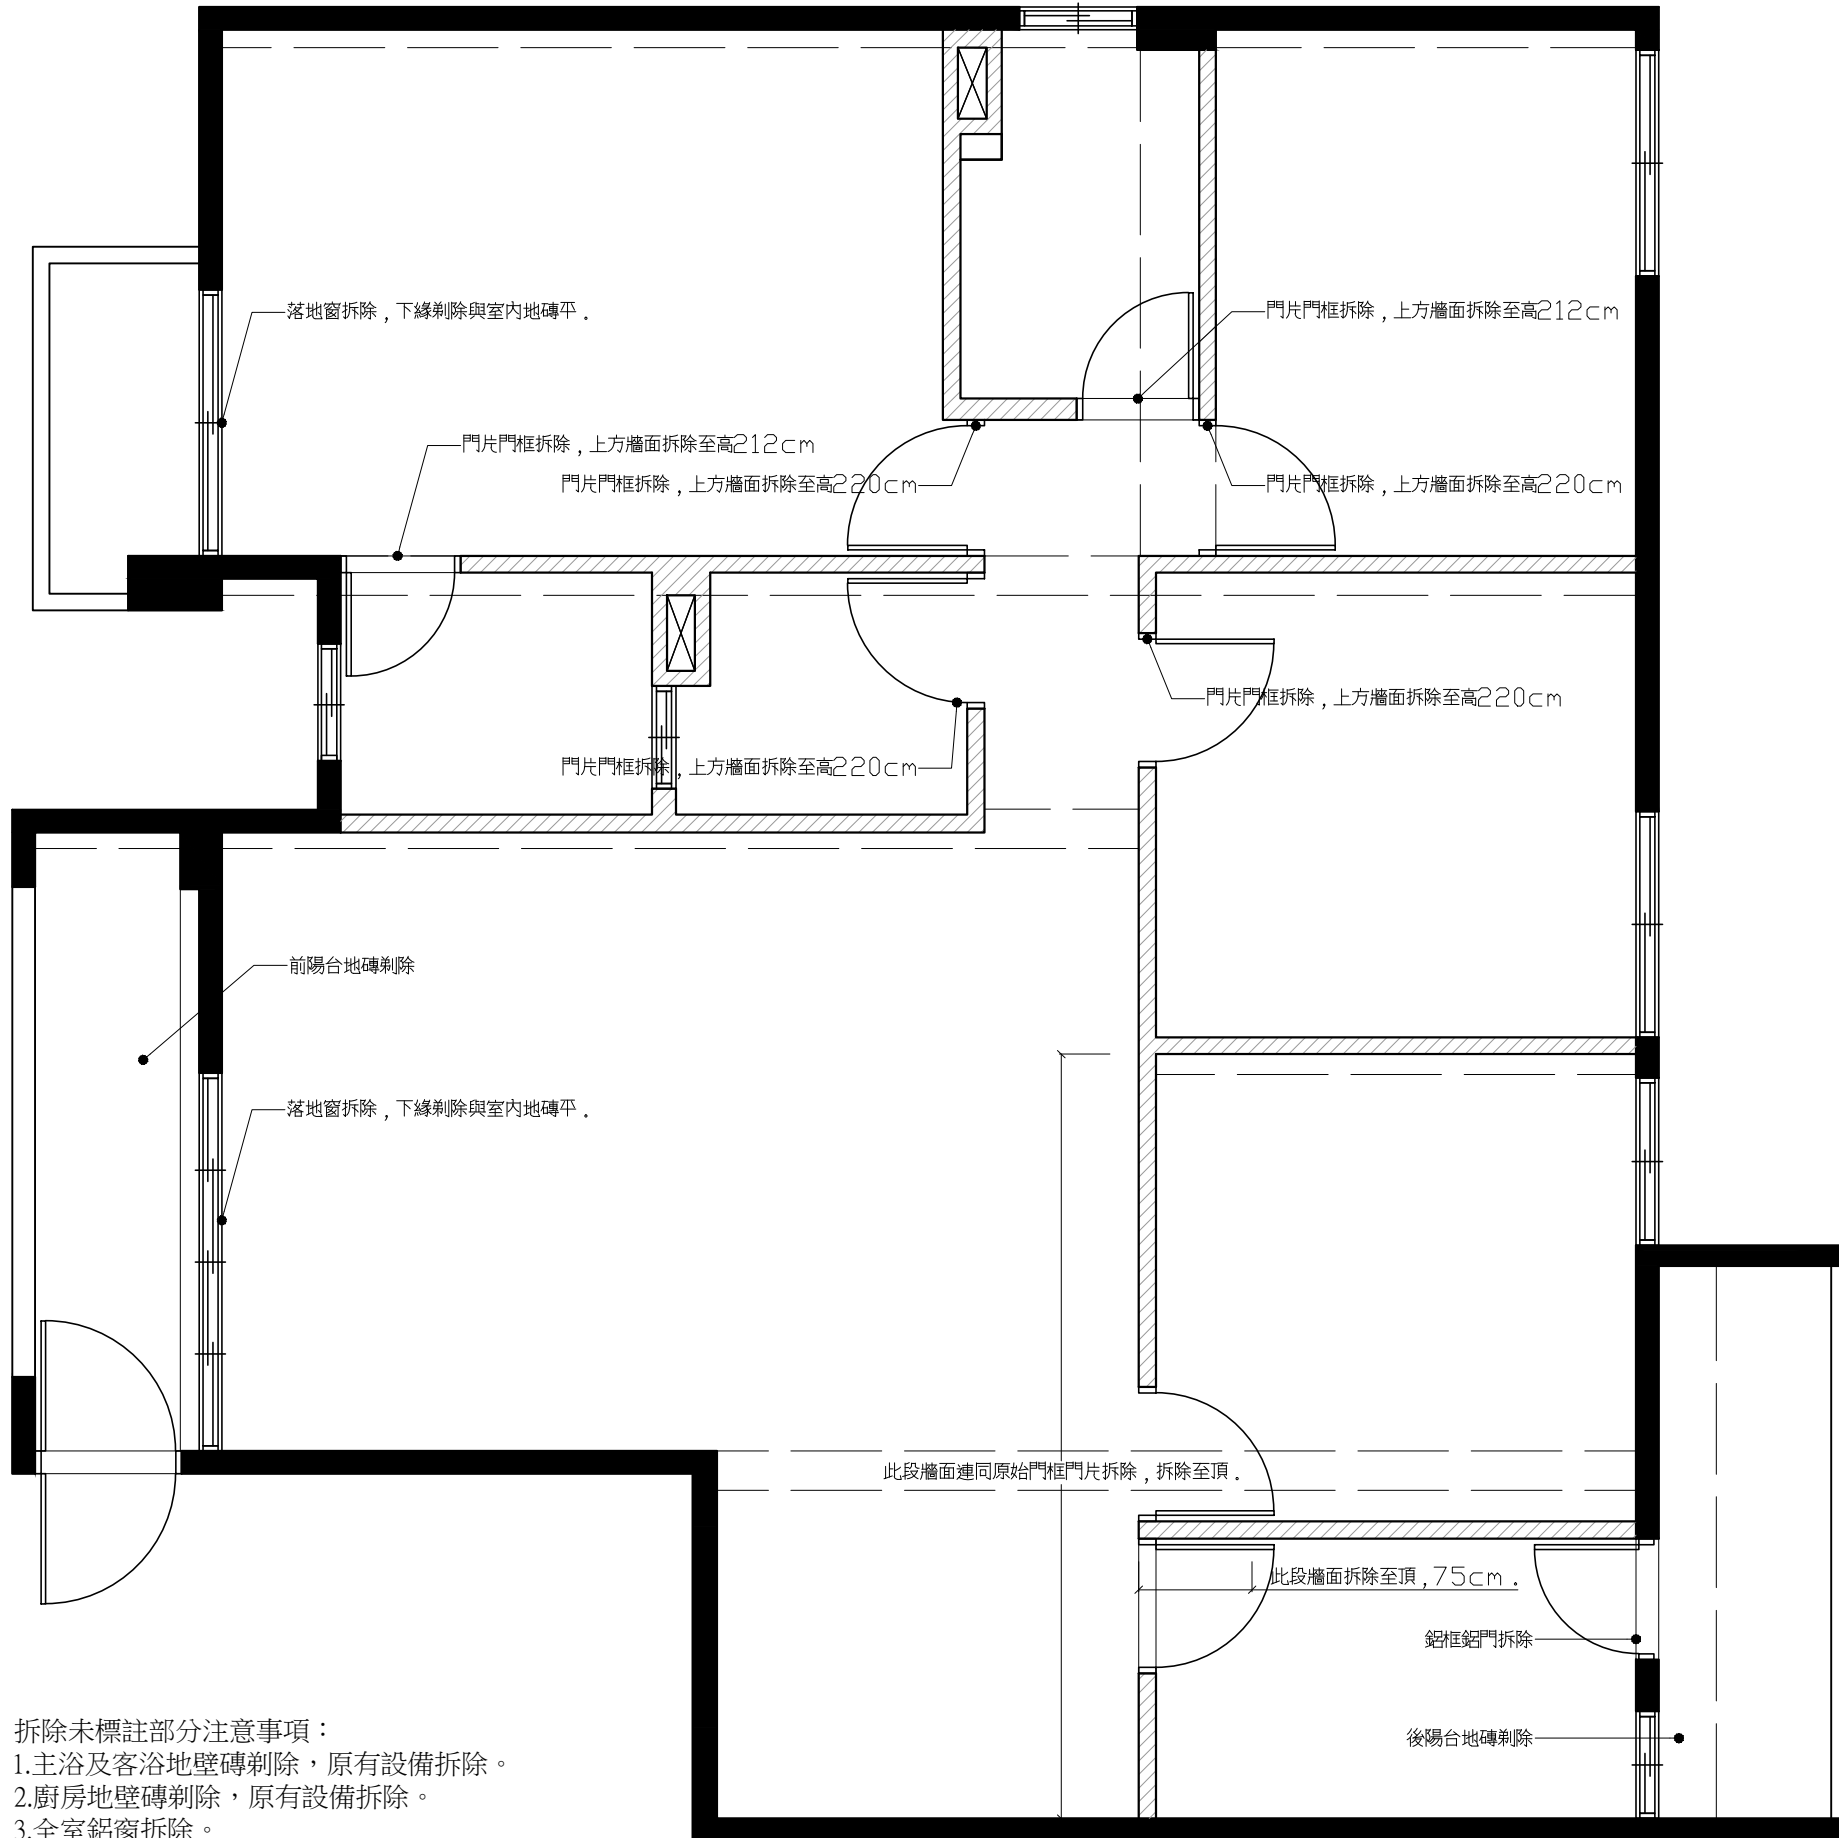

拆除未標註部分注意事項:

1. 主浴及客浴地壁磚剃除, 原有設備拆除。
2. 廚房地壁磚剃除, 原有設備拆除。
3. 全室鋁窗拆除。

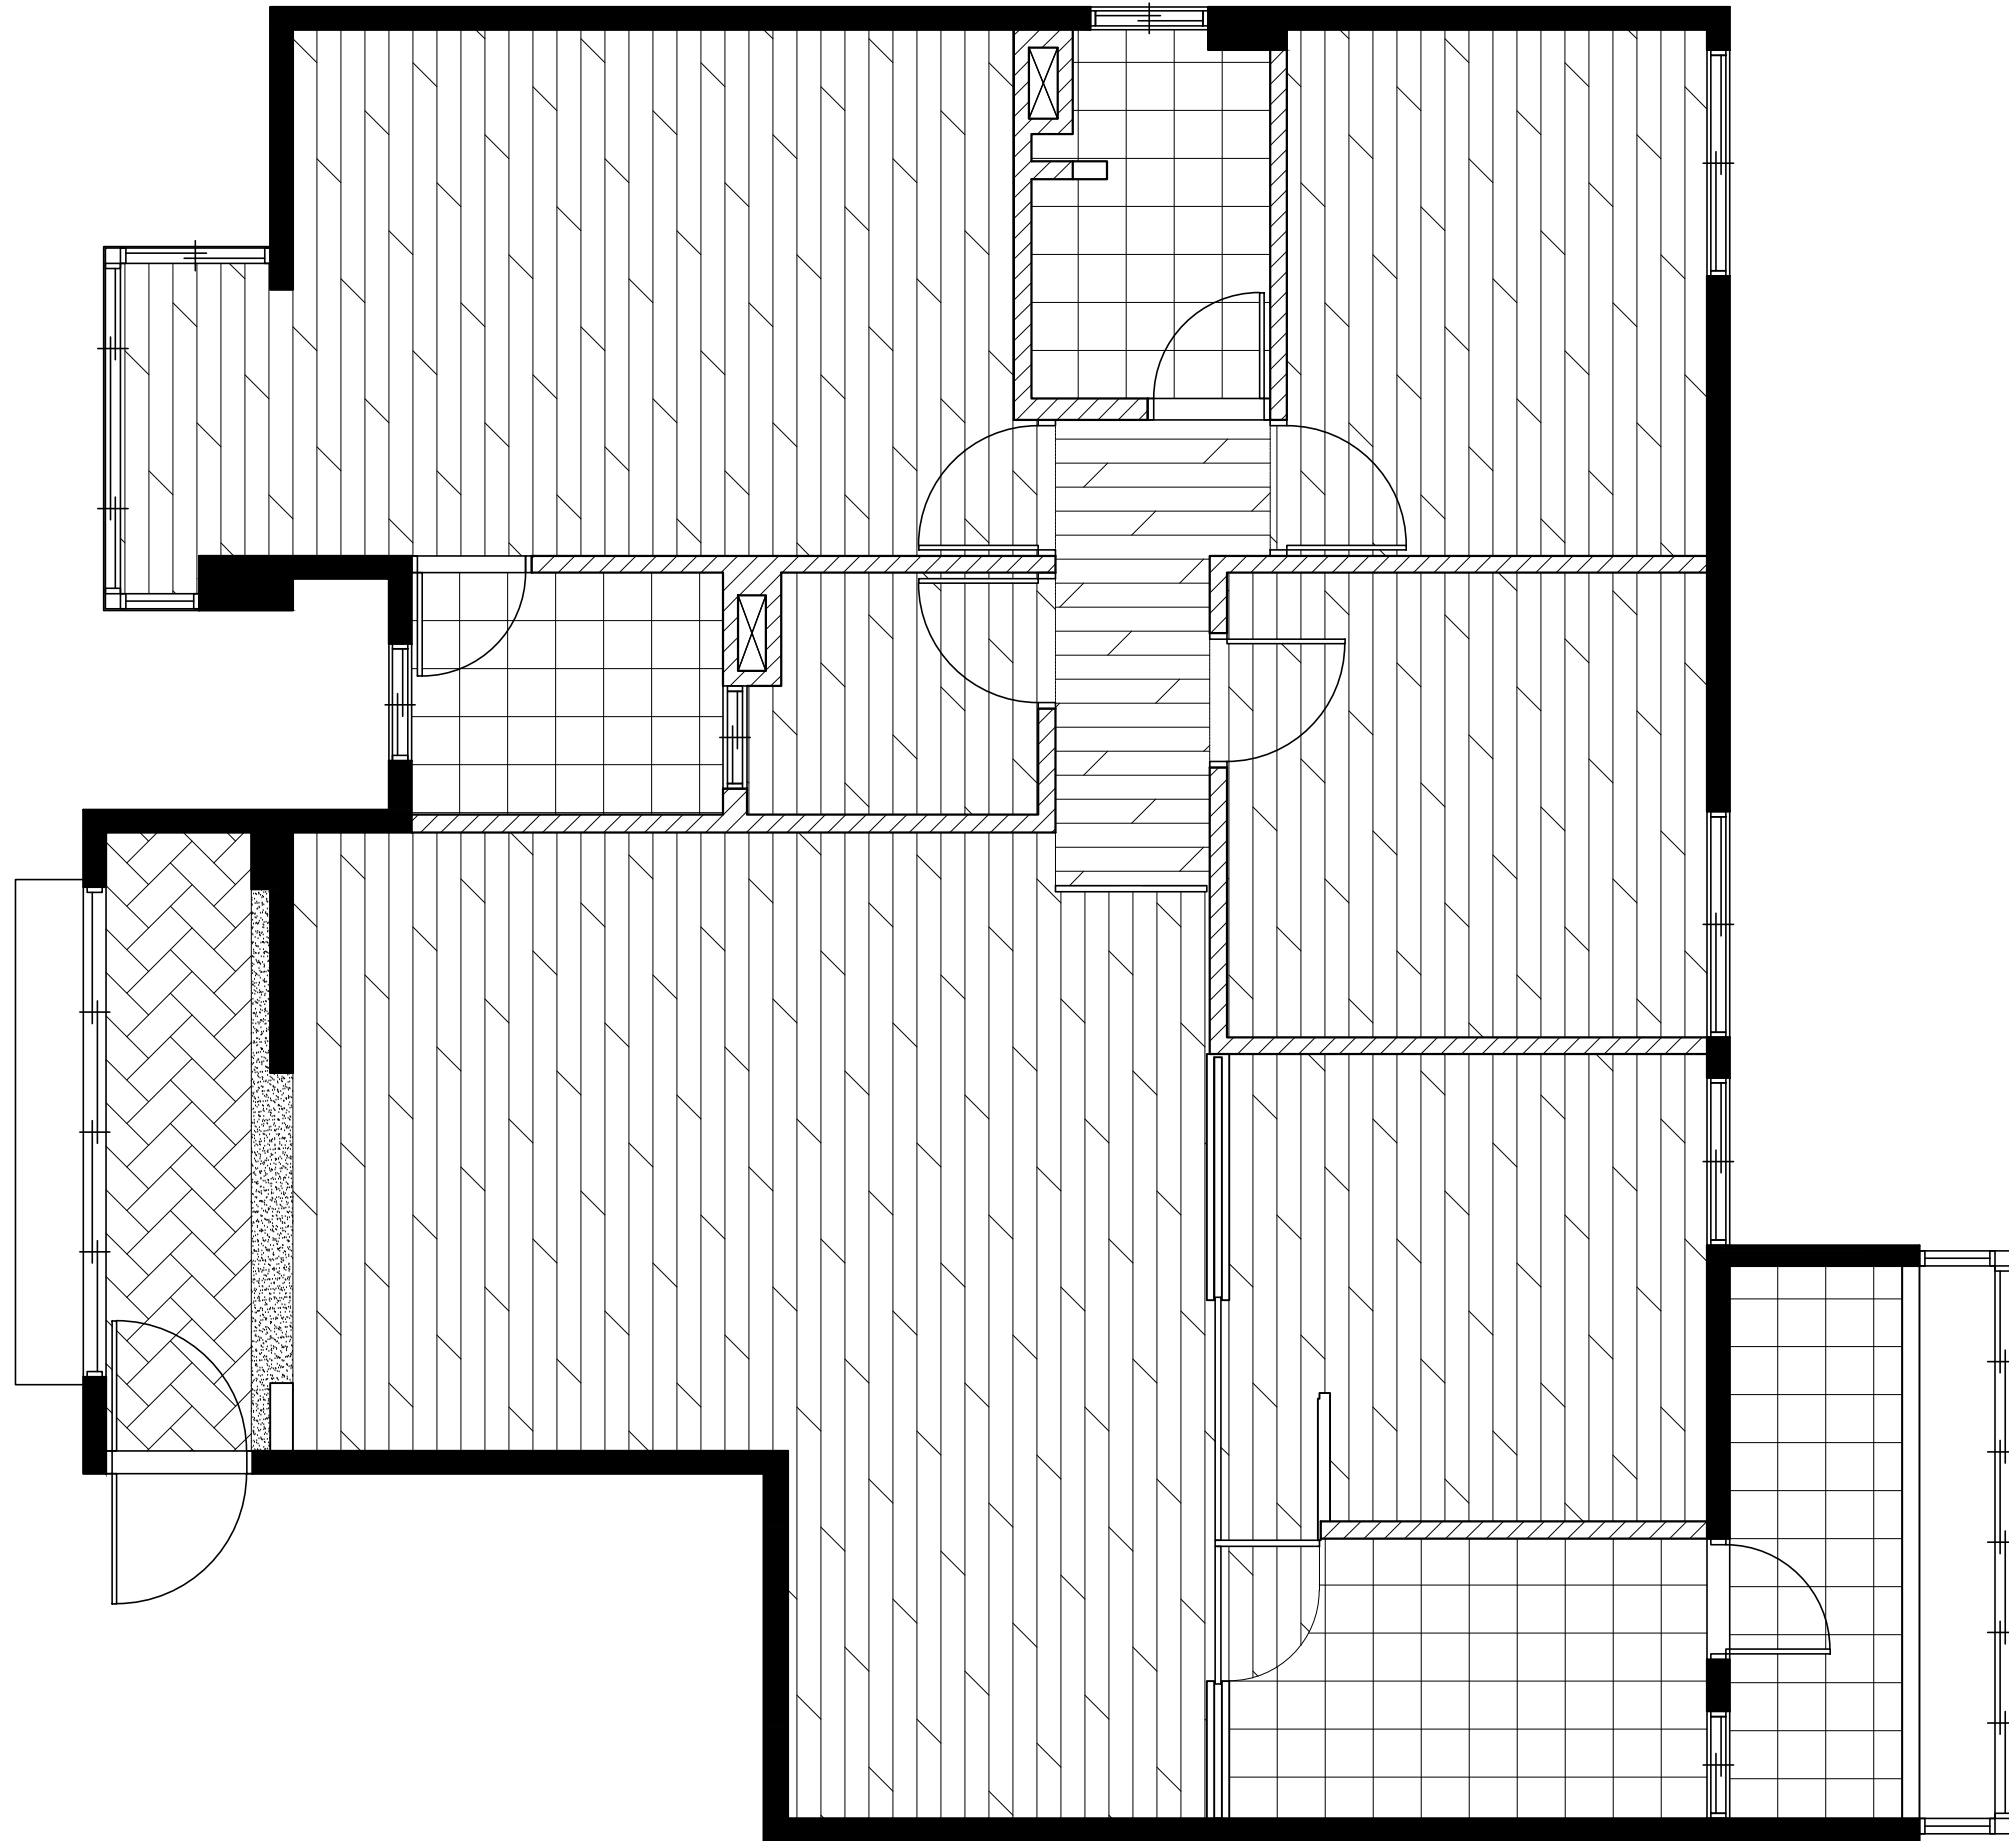

Project Name 案名

文山區萬利街  
住宅翻修  
空間設計案

Project No. 案件編號

Drawing Name 圖名

泥作及地坪  
材質圖

Scale 比例

1/50

Unit 單位

cm

Date 日期

106.01.22

Drawn by 繪圖

Revised 修改

1...2...3

Remarks 備註

Drawing No. 圖號

3  
A

Project Name 案名

文山區萬利街  
住宅翻修  
空間設計案

Project No. 案件編號

Drawing Name 圖名

水電配置圖

Scale 比例

1/50

Unit 單位

cm

Date 日期

106.01.22

Drawn by 繪圖


Revised 修改

1...2...3

Remarks 備註

Drawing No. 圖號

4/A

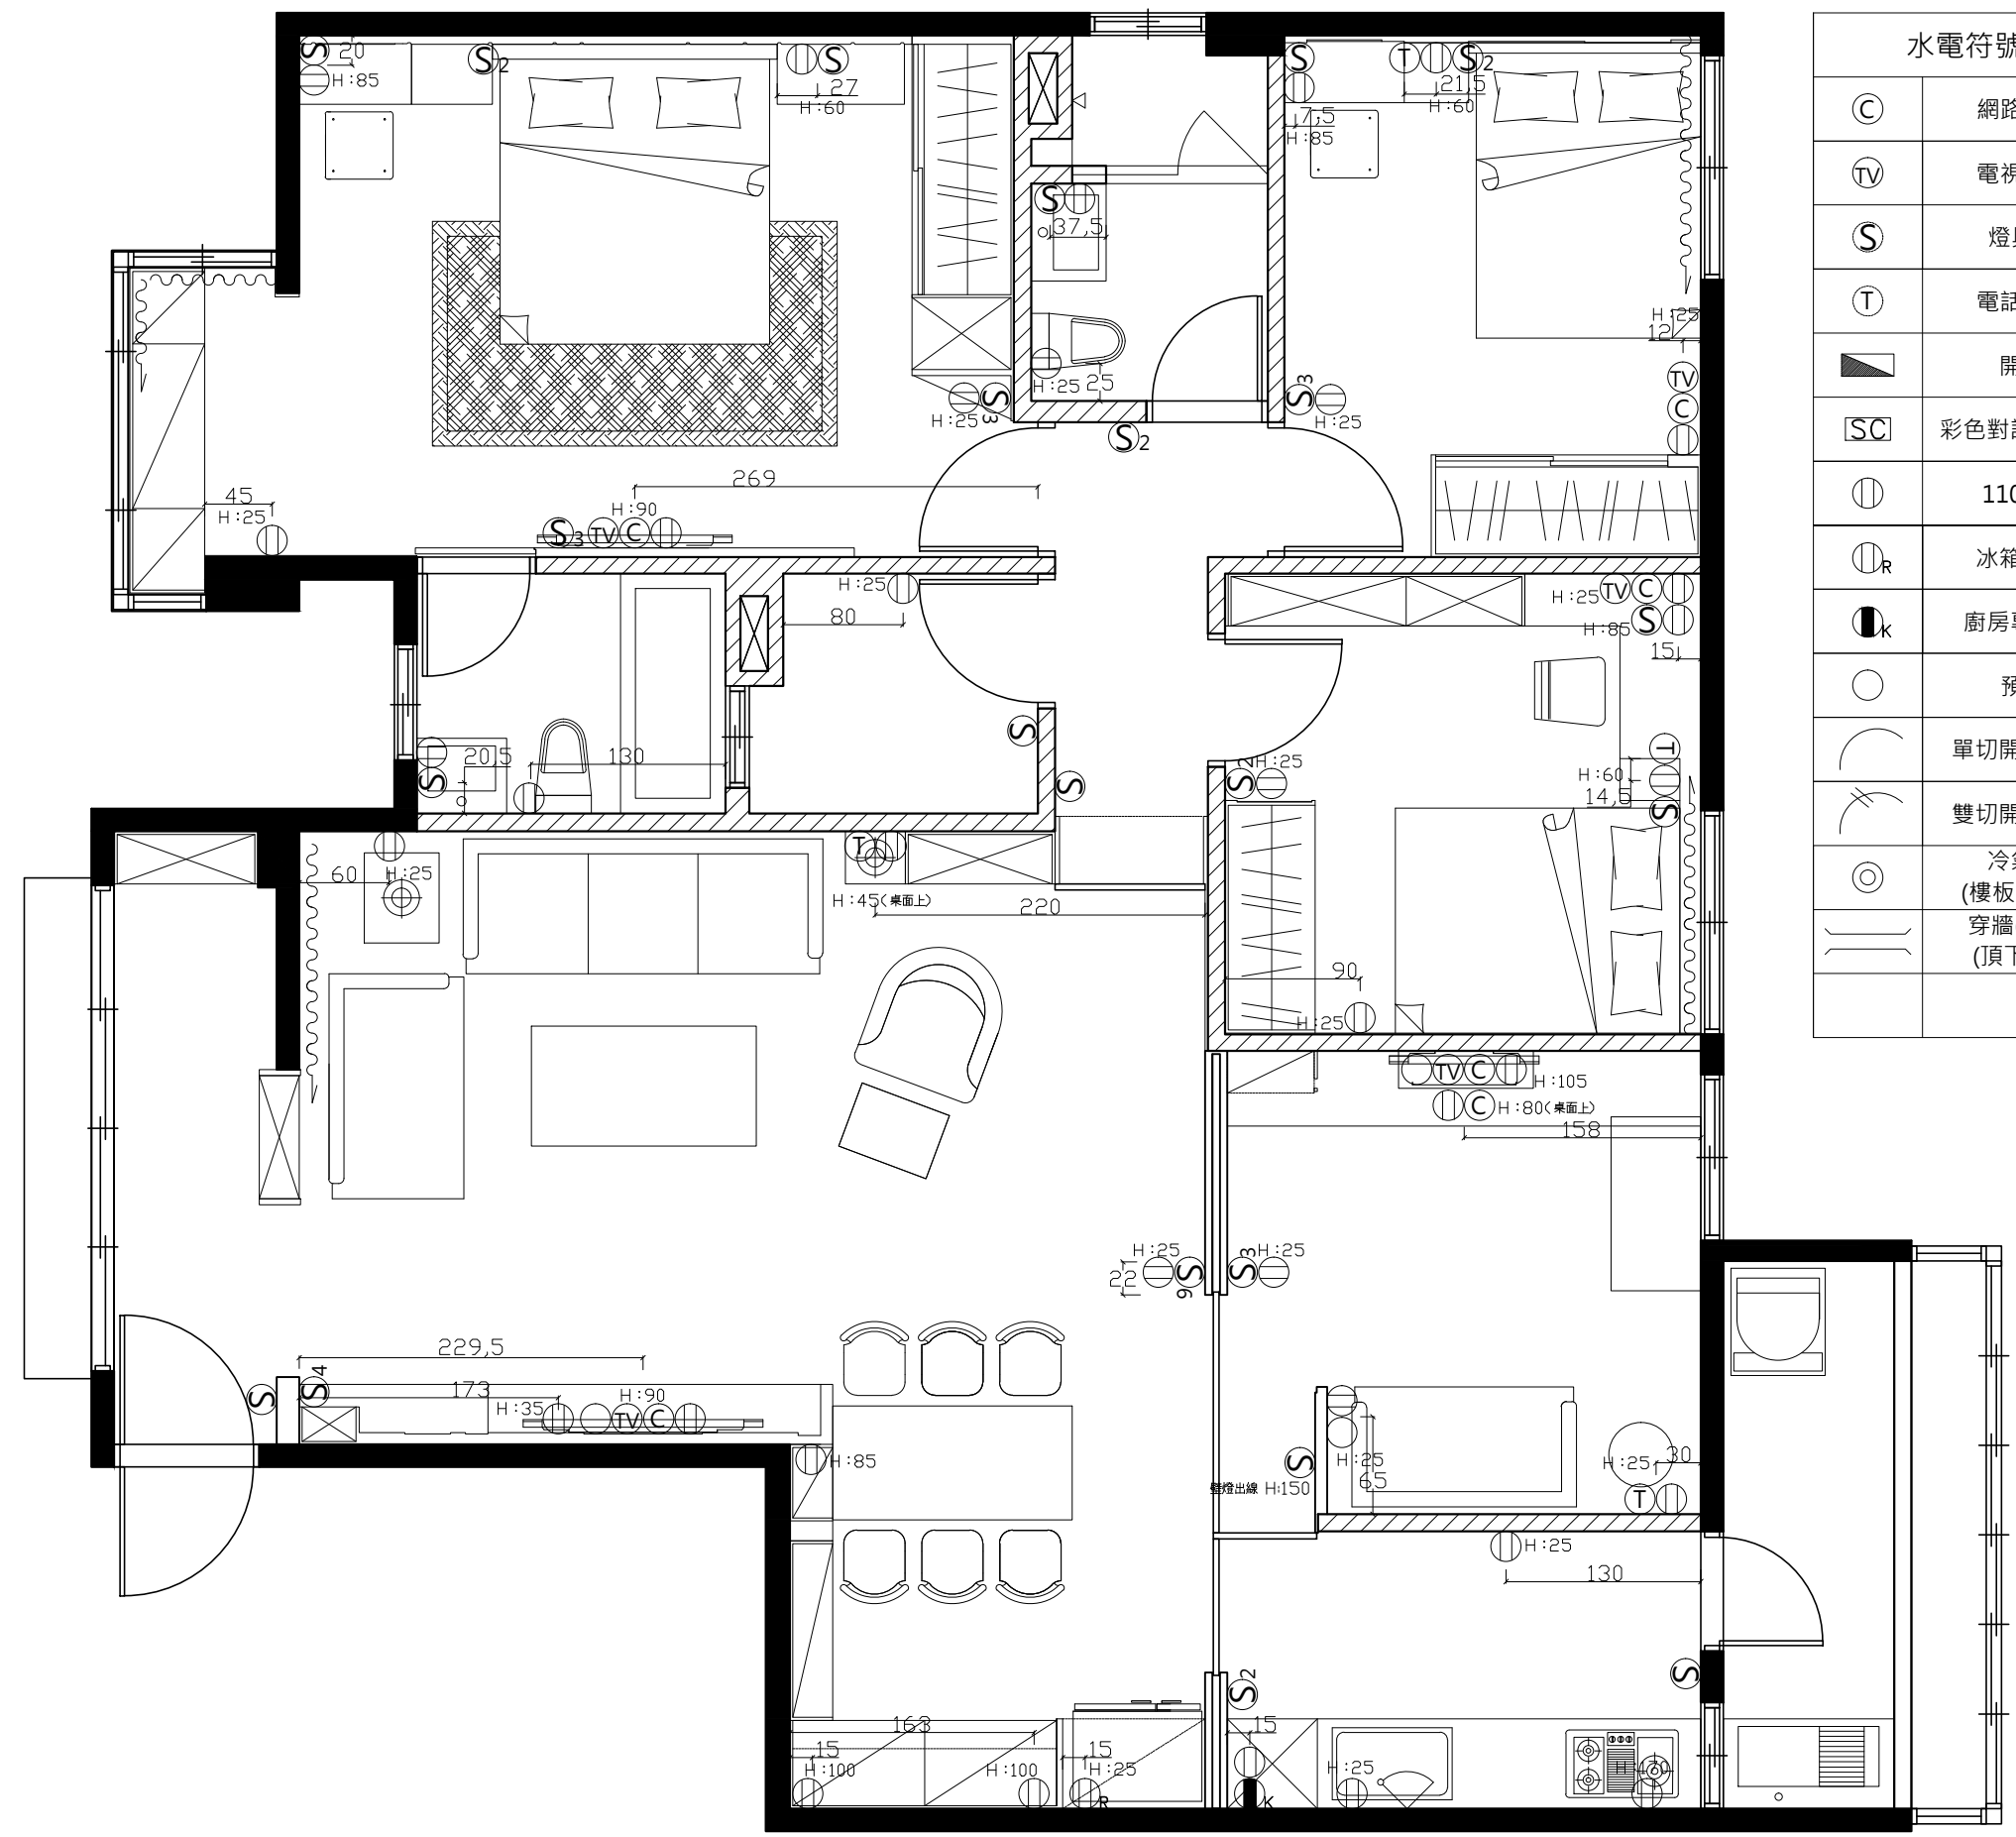

Ⓢ	網路出線口
Ⓣ	電視出線口
Ⓢ	燈具開關
Ⓣ	電話出線口
▴	開關箱
Ⓢ	彩色對講防盜主機
Ⓢ	110V插座
Ⓢ <sub>R</sub>	冰箱用插座
Ⓢ <sub>k</sub>	廚房專用插座
○	預留口
⌒	單切開關回路線
⌒	雙切開關回路線
⊙	冷氣排水 (樓板下42cm)
	穿牆(樑)套管 (頂下10cm)

Project Name 案名

文山區萬利街  
住宅翻修  
空間設計案

Project No. 案件編號

Drawing Name 圖名

天花板平面圖

Scale 比例

1/50

Unit 單位

cm

Date 日期

106.01.22

Drawn by 繪圖


Revised 修改

1...2...3

Remarks 備註

Drawing No. 圖號

5/A

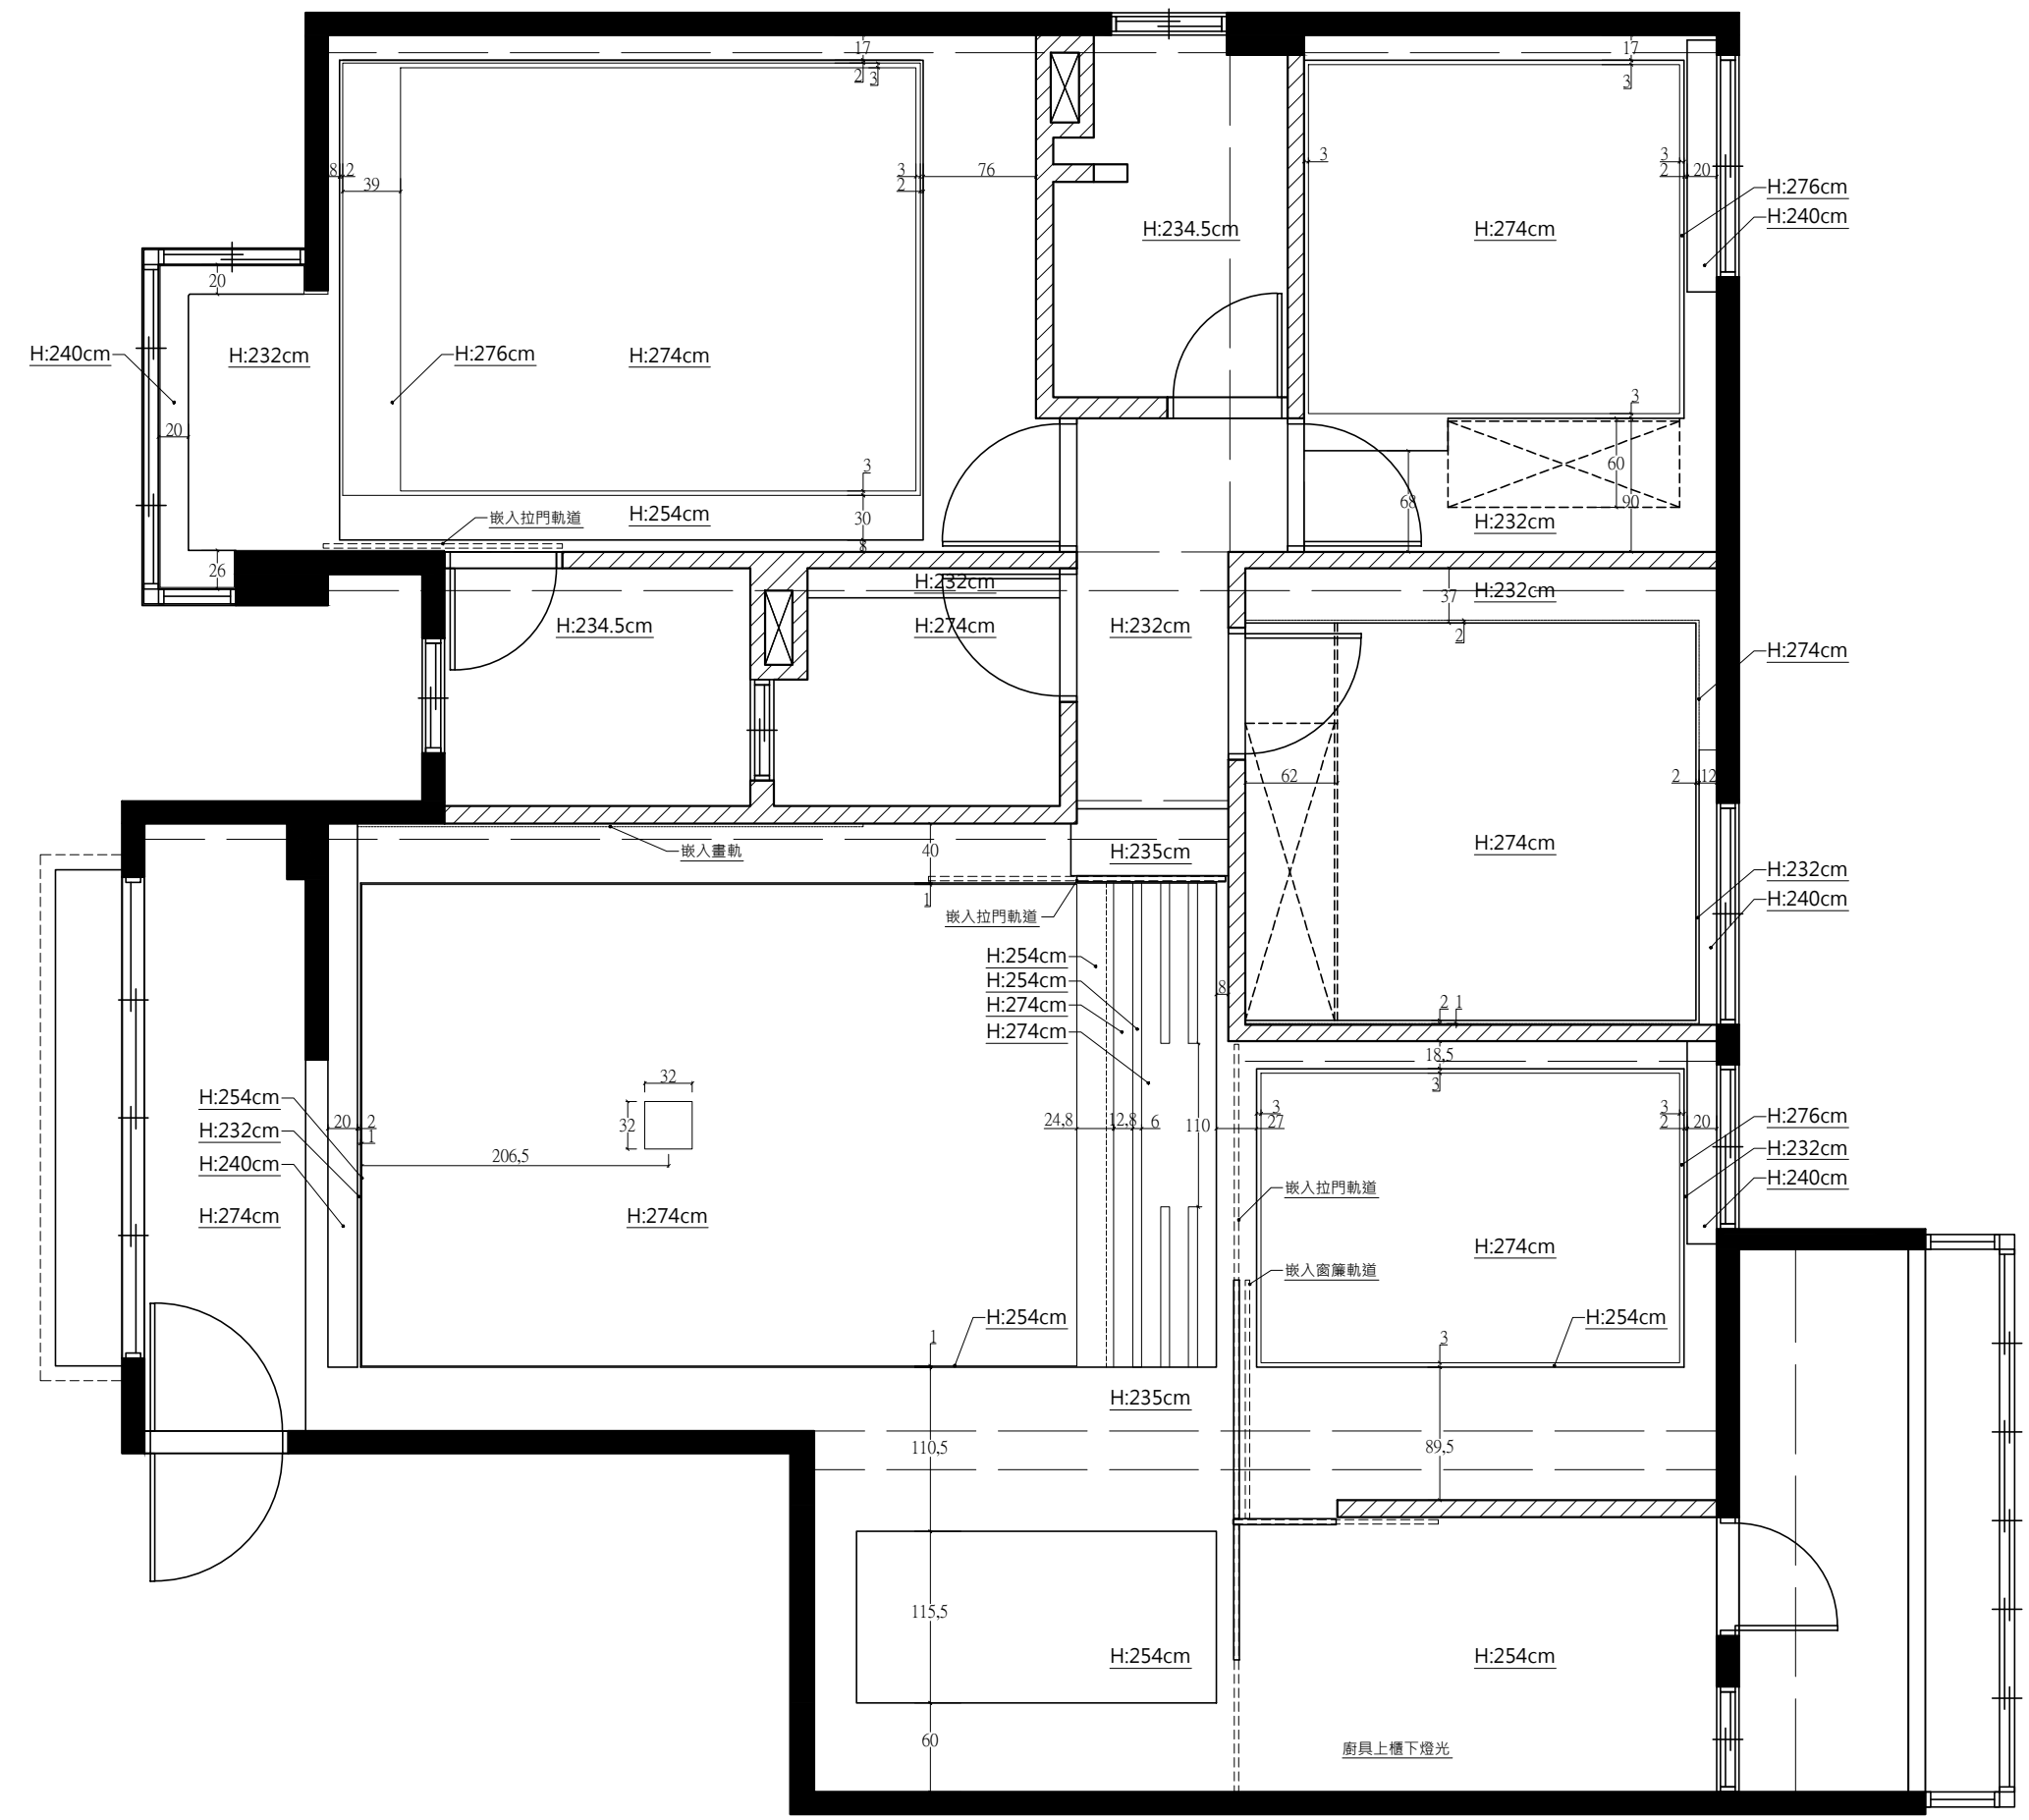

Project Name 案名

文山區萬利街  
住宅翻修  
空間設計案

Project No. 案件編號

Drawing Name 圖名

天花板燈具  
位置圖

Scale 比例

1/50

Unit 單位

cm

Date 日期

106.01.22

Drawn by 繪圖


Revised 修改

1...2...3

Remarks 備註

Drawing No. 圖號

6/A

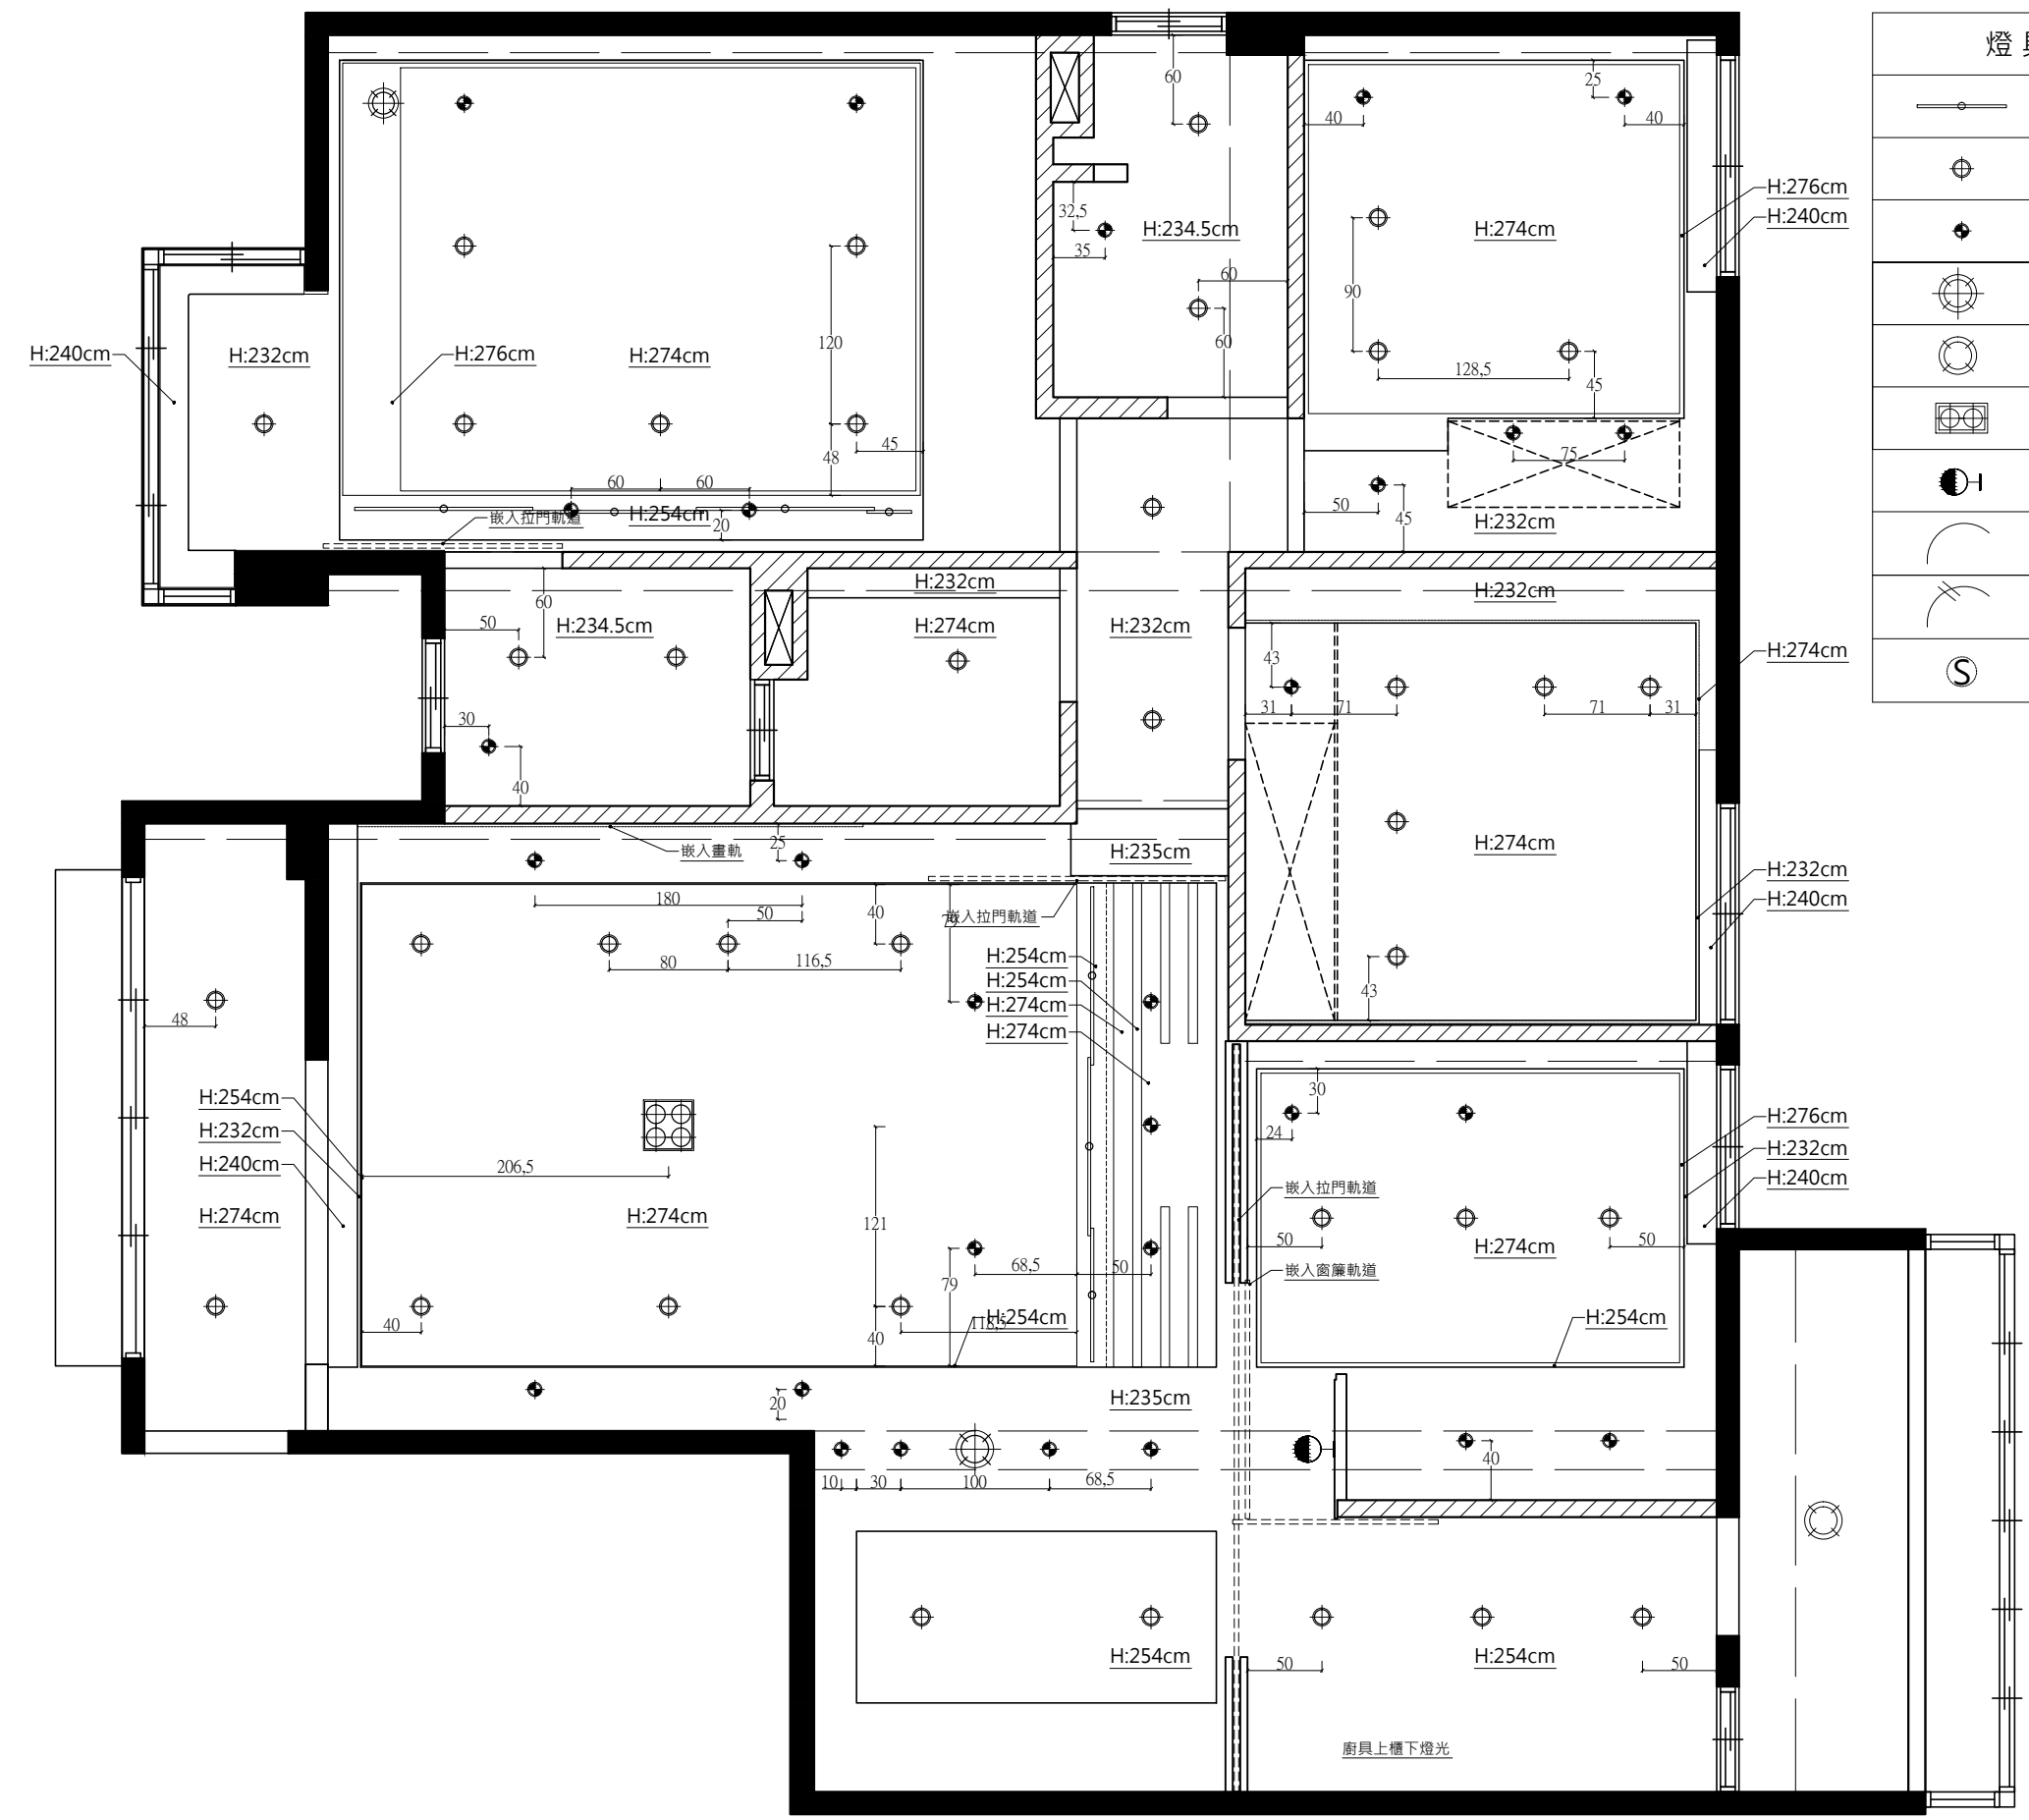

燈具符號表	
	T5電子式層板燈
	12cm嵌燈(LED)
	9.5cm嵌燈(LED)
	吊燈
	吸頂燈
	AR-111(LED有框)
	壁燈(H:150cm)
	單切開關回路線
	雙切開關回路線
	燈具開關

Project Name 案名

文山區萬利街  
住宅翻修  
空間設計案

Project No. 案件編號

Drawing Name 圖名

天花板燈具  
迴路圖

Scale 比例

1/50

Unit 單位

cm

Date 日期

106.01.22

Drawn by 繪圖


Revlced 修改

1...2...3

Remarks 備註

Drawing No. 圖號

7/A

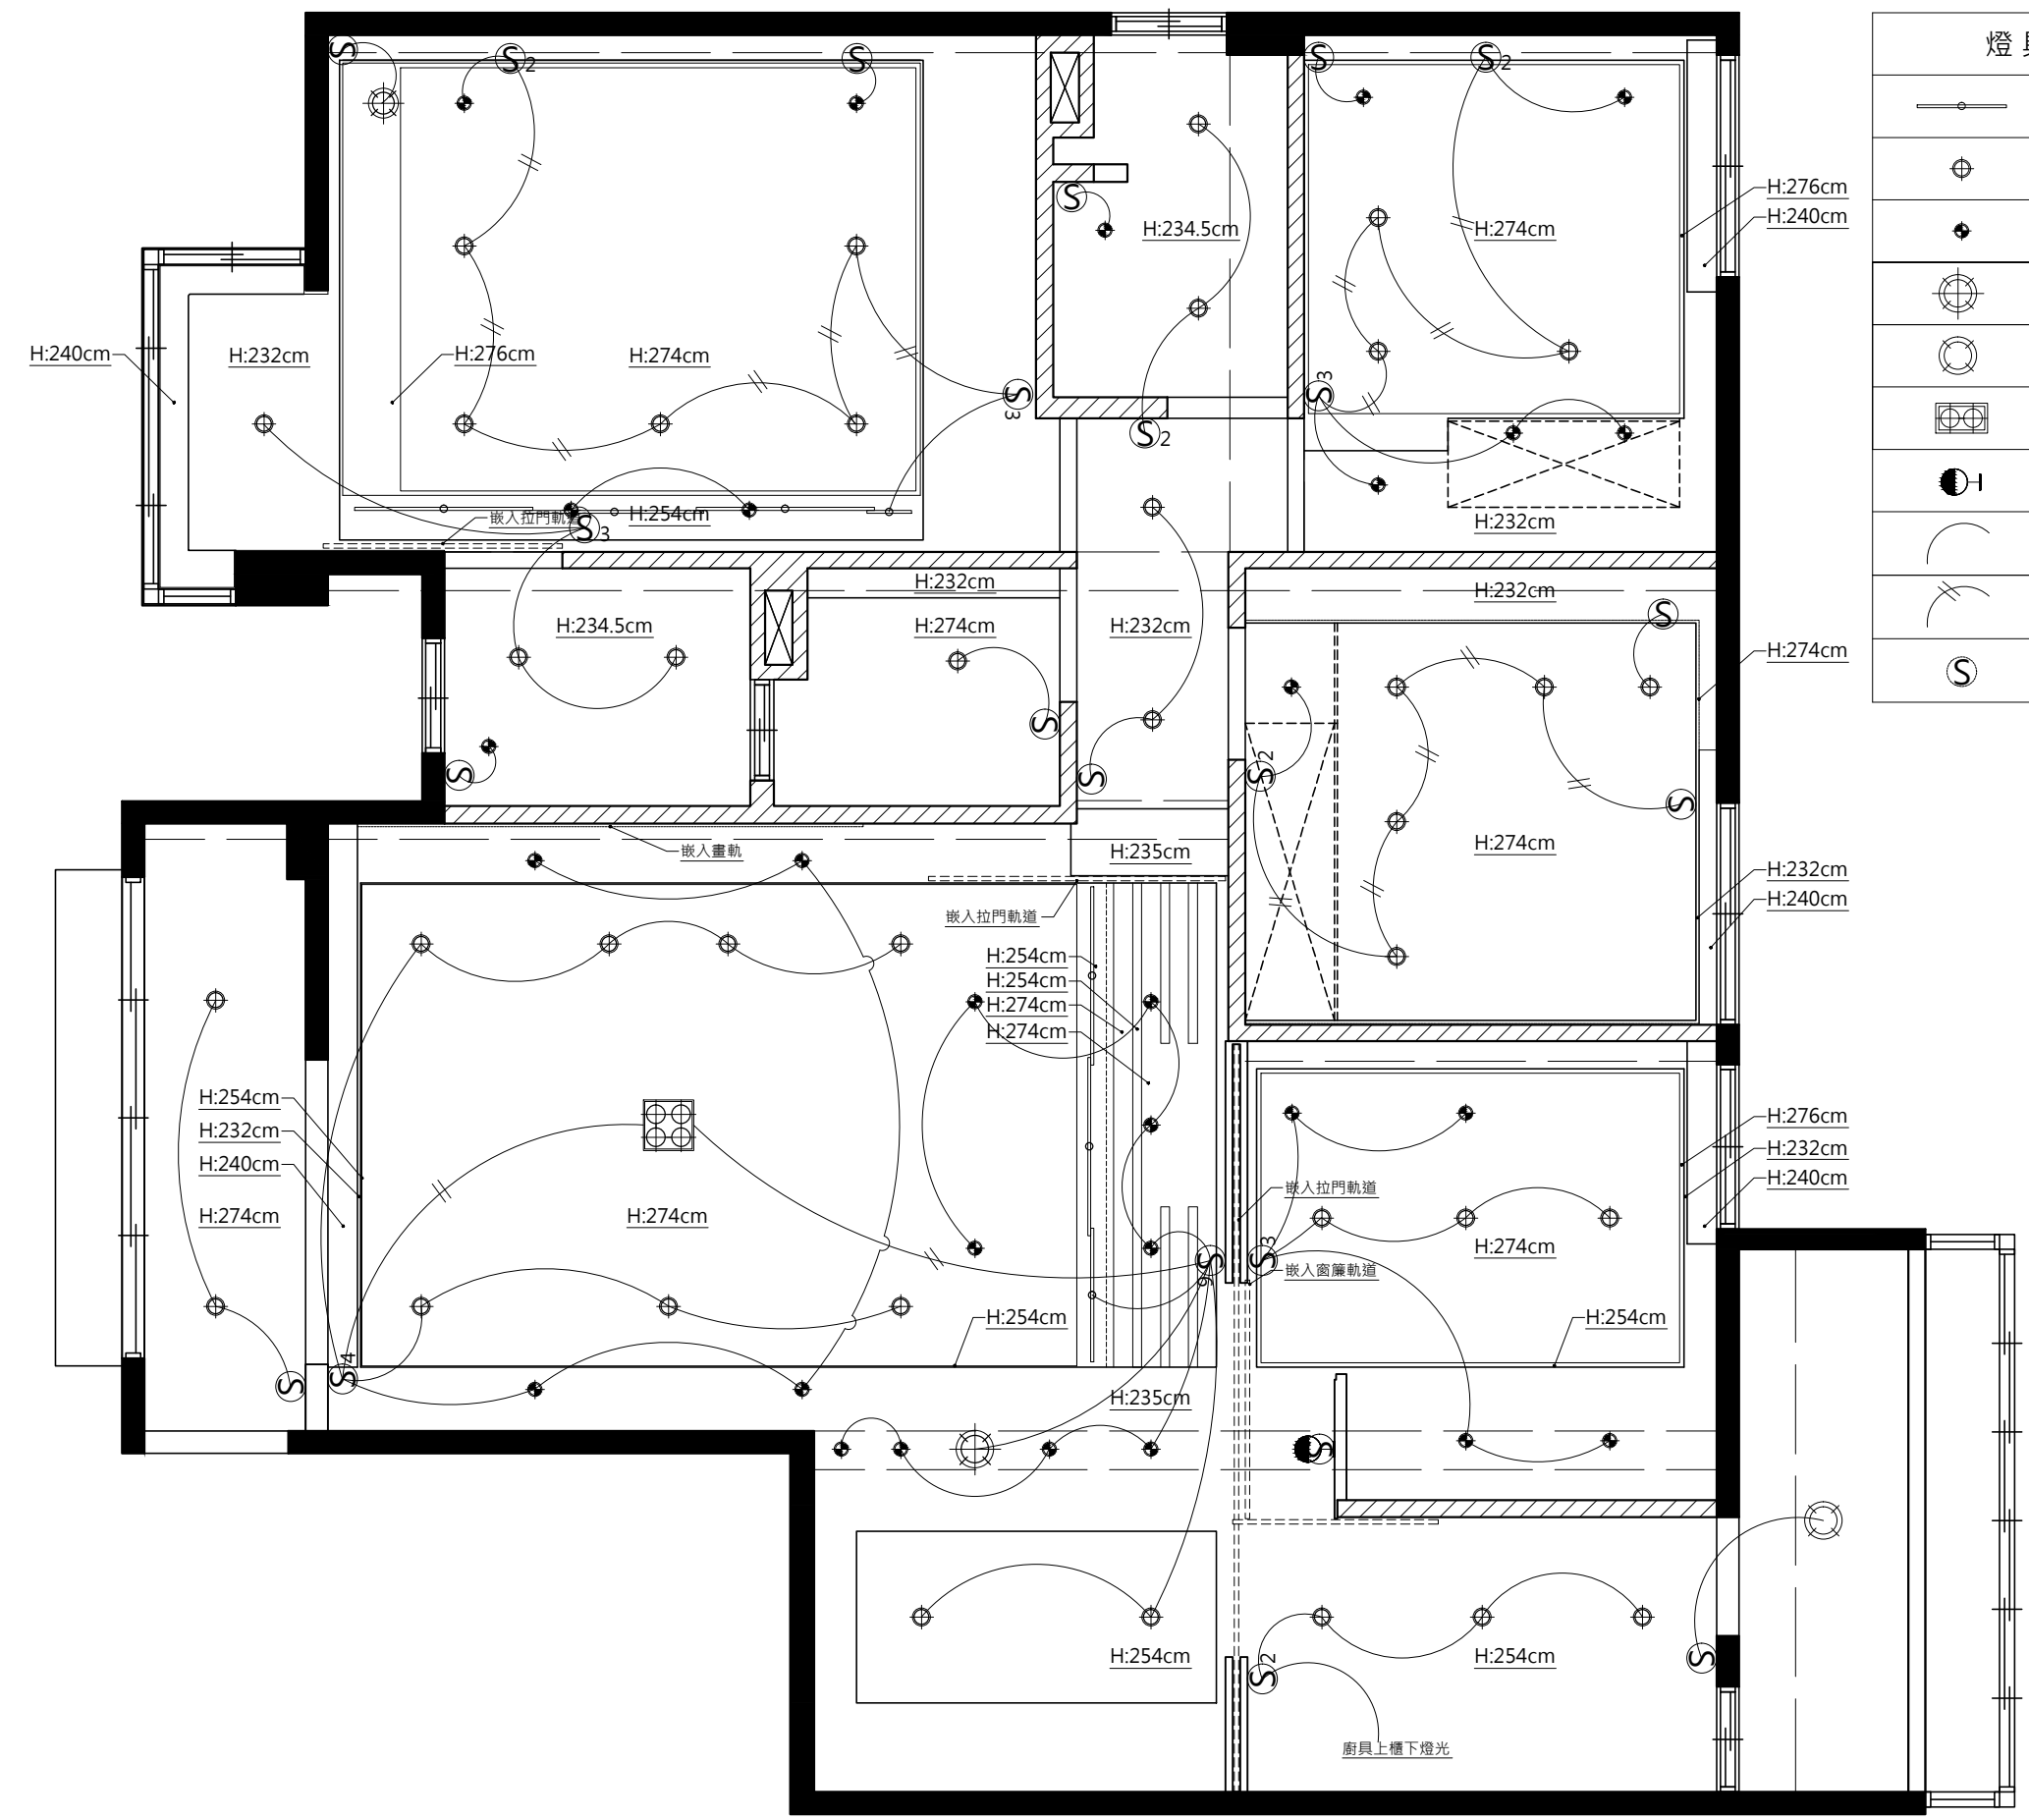

	T5電子式層板燈
	12cm嵌燈(LED)
	9.5cm嵌燈(LED)
	吊燈
	吸頂燈
	AR-111(LED有框)
	壁燈(H:150cm)
	單切開關回路線
	雙切開關回路線
	燈具開關



Project Name 案名

文山區萬利街  
住宅翻修  
空間設計案

Project No. 案件編號

Drawing Name 圖名

空調位置圖

Scale 比例

1/50

Unit 單位

cm

Date 日期

106.01.22

Drawn by 繪圖


Revised 修改

1...2...3

Remarks 備註

Drawing No. 圖號

8/A

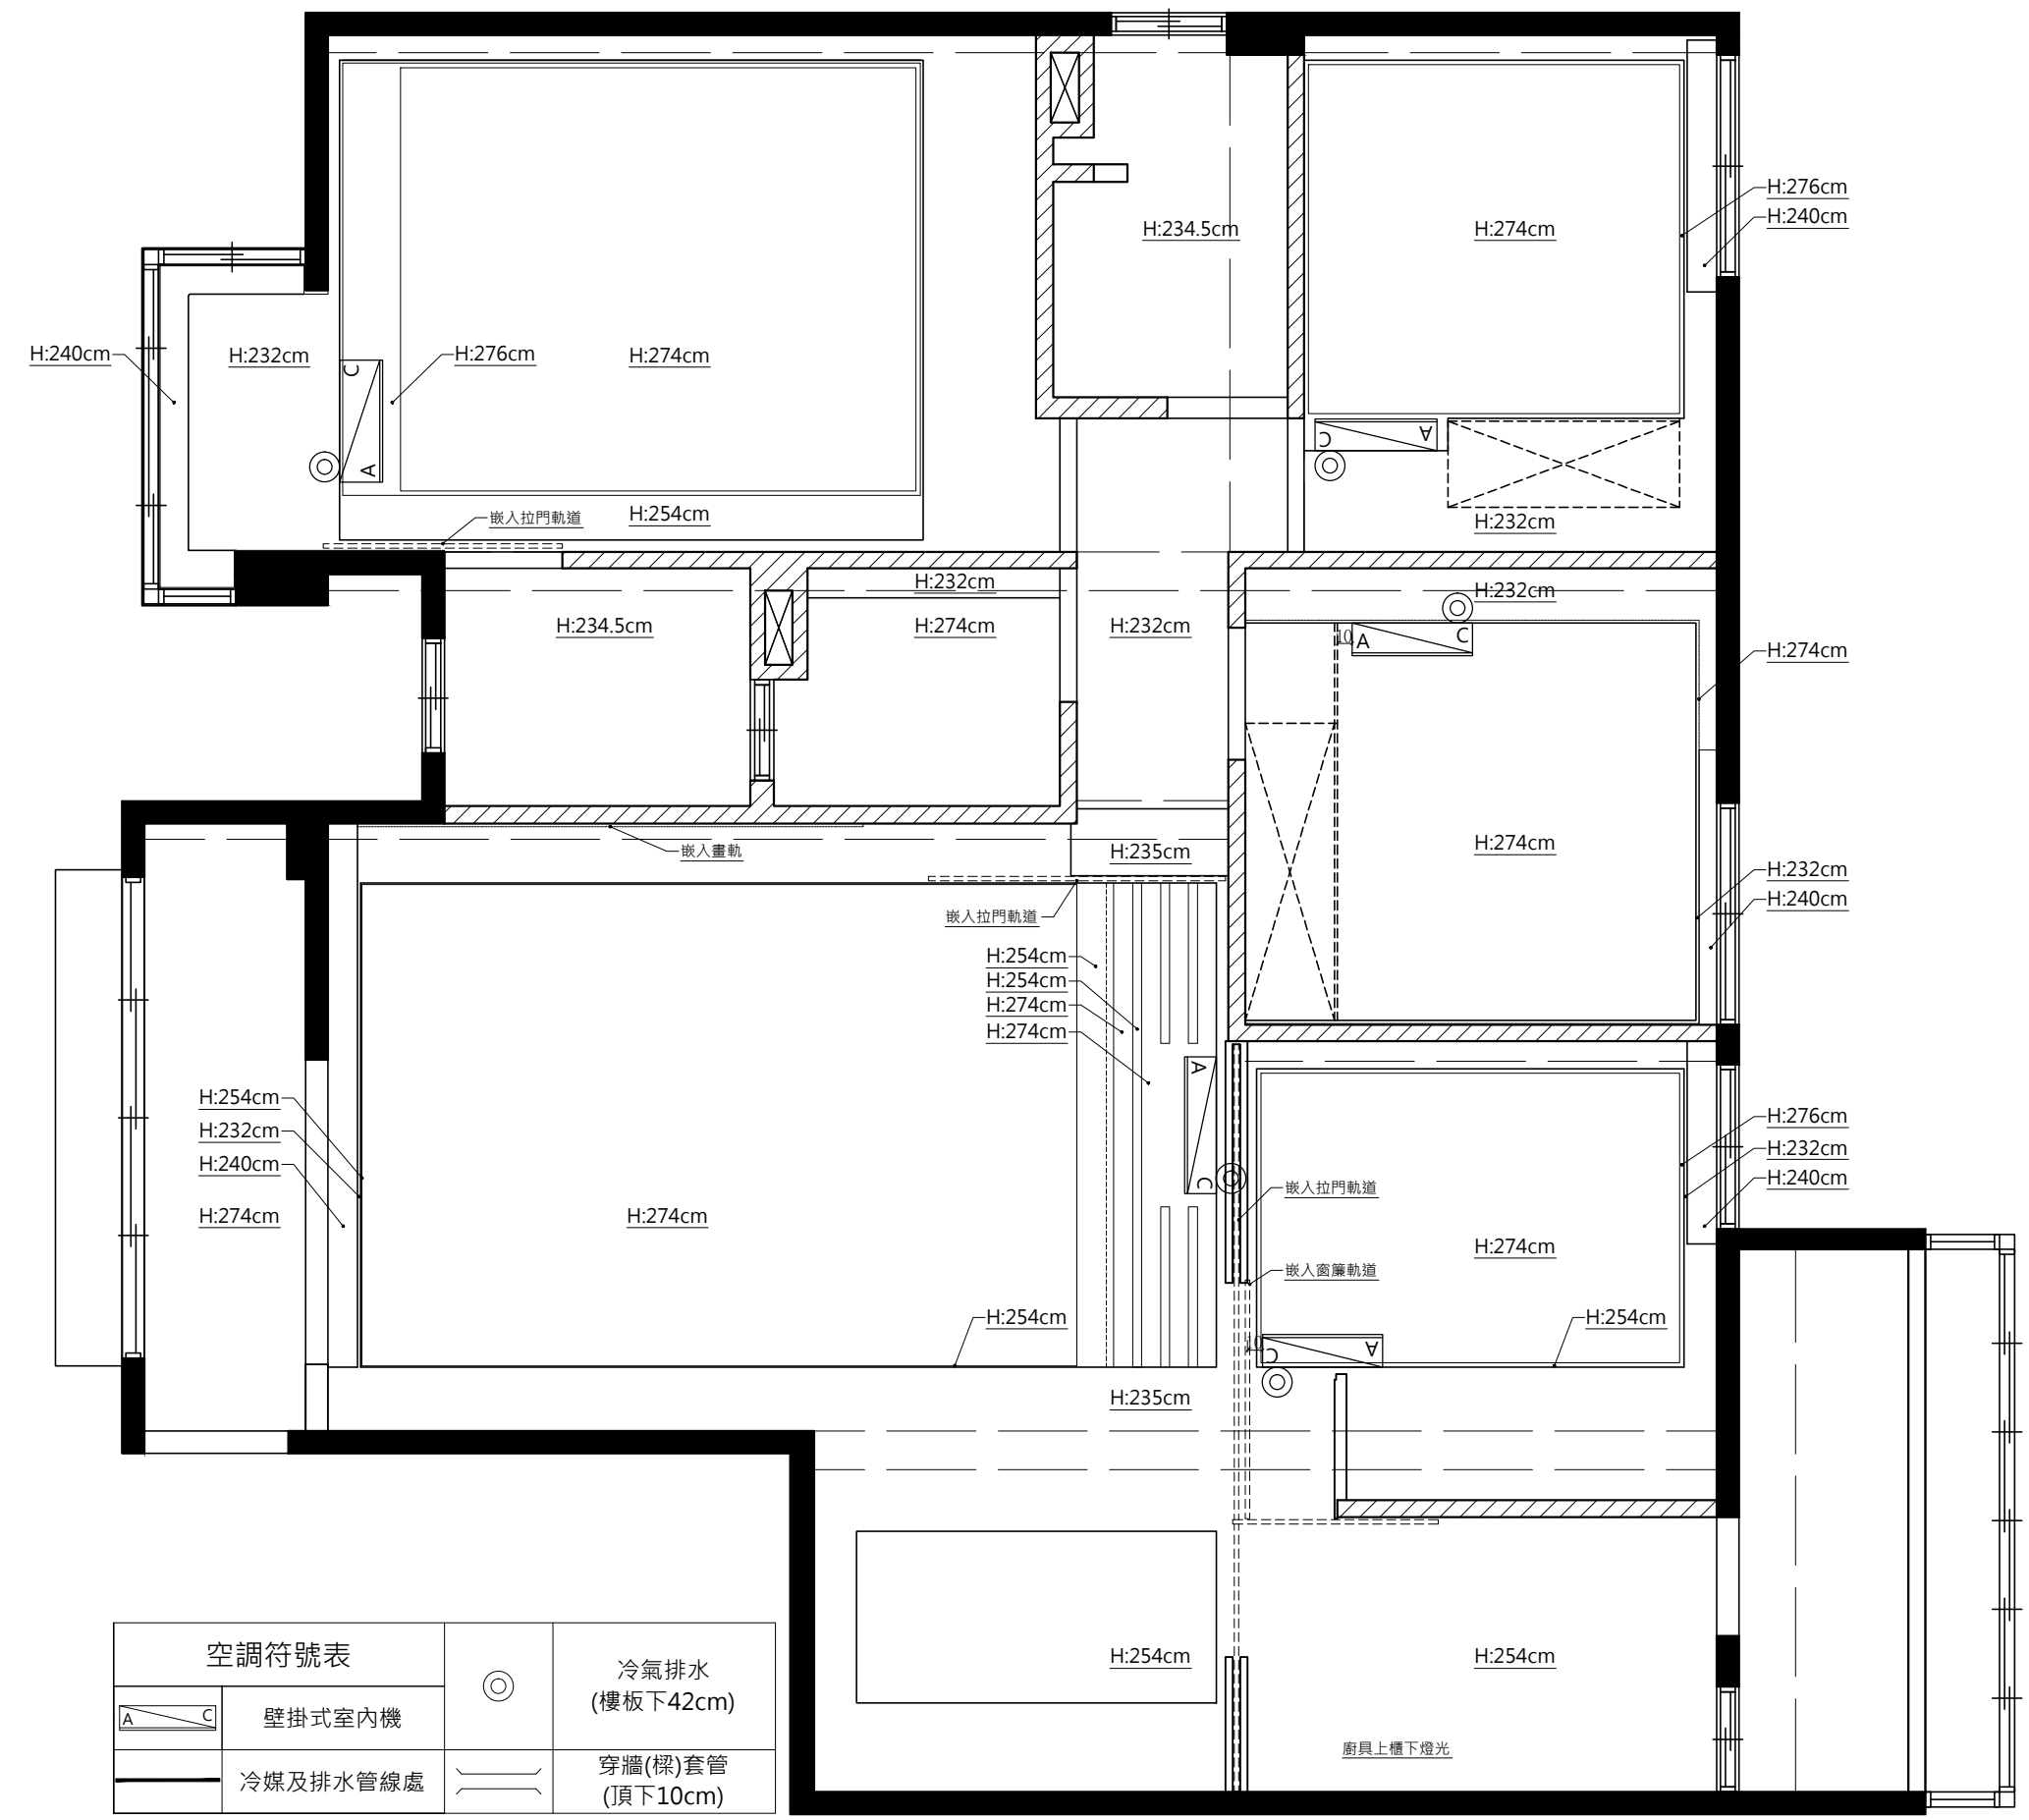

空調符號表			
	壁掛式室內機		冷氣排水 (樓板下42cm)
	冷媒及排水管線處		穿牆(樑)套管 (頂下10cm)